


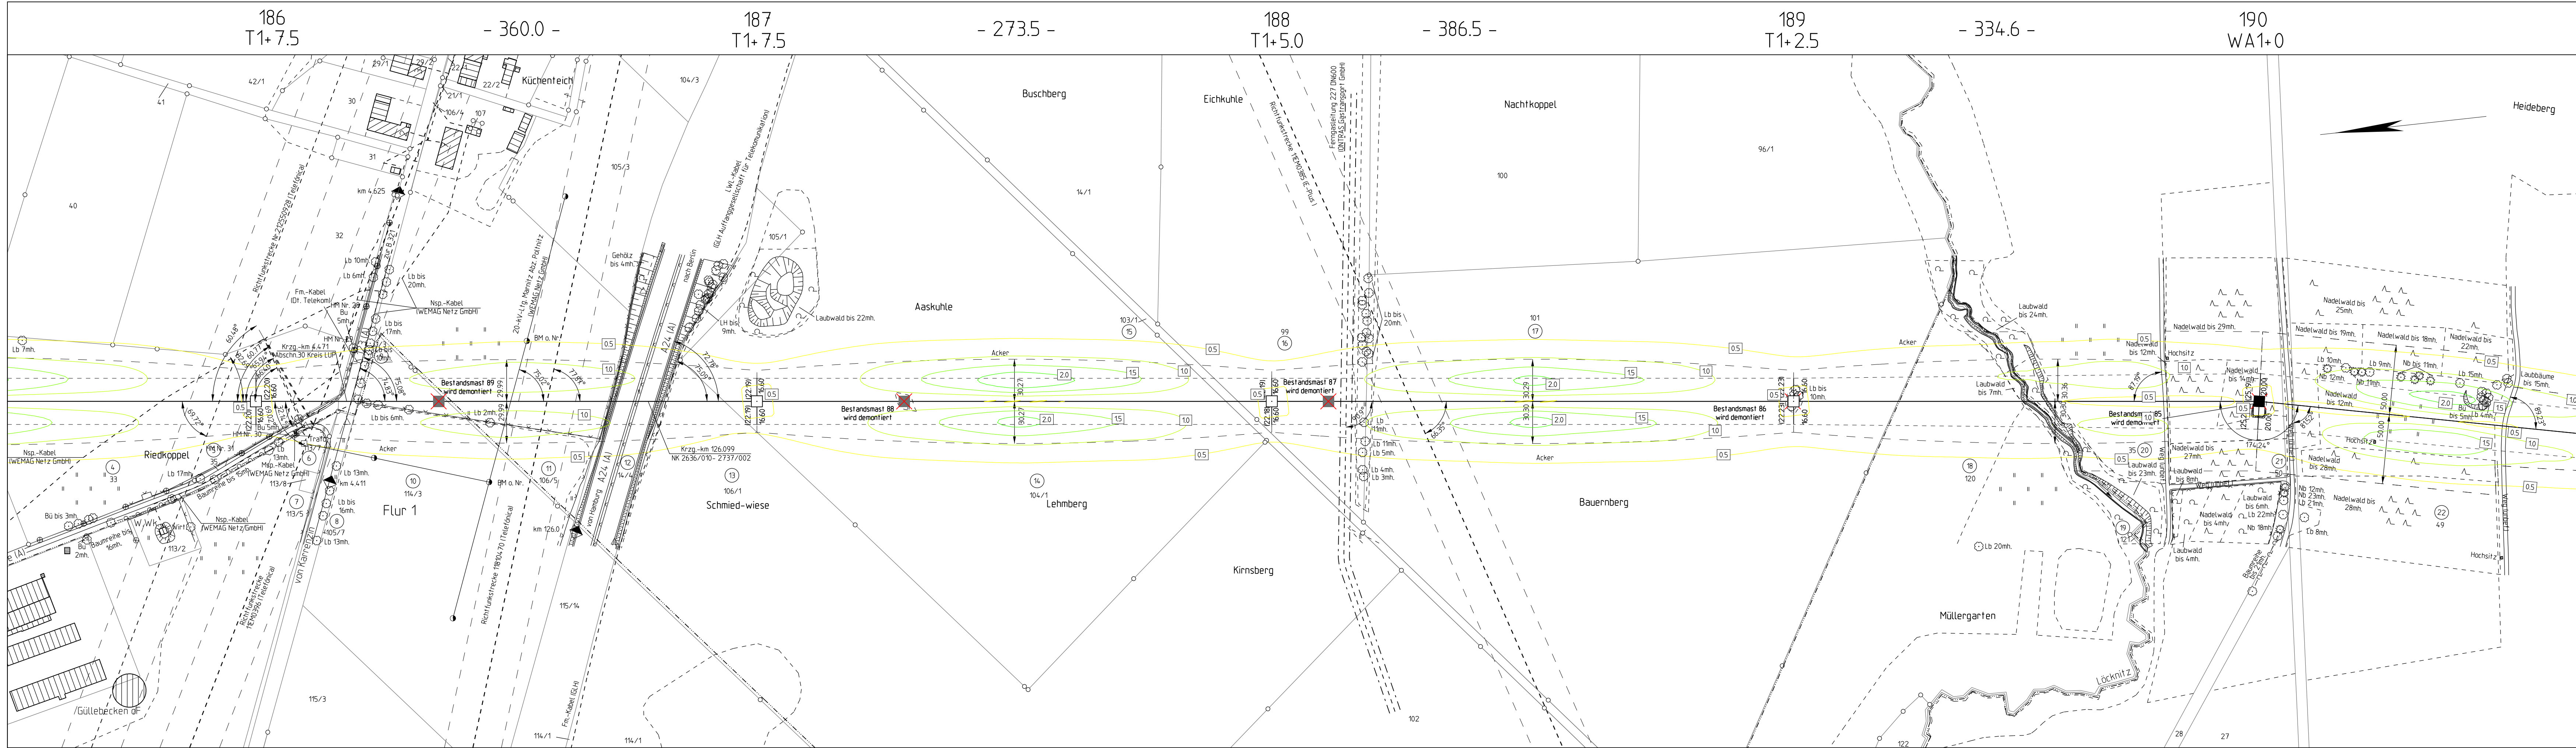

Planfeststellungsverfahren

Netzverstärkung Güstrow - Wolmirstedt
380-kV-Ersatzneubau Parchim Süd - Perleberg

Abschnitt: **Mecklenburg - Vorpommern**

Titel: **Lageplan elektrische Feldstärke M 186 - M 190**

Unterlage: 12.1.3

Blatt: 9/18

Maßstab: 1:2000

Legende:

Wohnbebauung im Expositionsbereich

Land

Reg. Bez.

Kreis

Stadt/Gem.

Gemarkung

Flur

Flurstück

Nutzungsartengrenze

LSG / NSG

WSG

Sondergebiete

ISO-Linien elektrisch

17 Ordnungszahl

Abspannmast

Tragmast

Bestandsmast wird demonitiert

Planfeststellung im benachbarten Bundesland

Maßstabort

Flurstücksgrenze

Flurstücknummer

alte Leitungsschleife (wird demonitiert)

elektrische Feldstärke in kV/m

0,0 0,5 1,0 1,5 2,0 2,5 3,0 3,5 4,0 4,5 >5,0

© GeobasisDE/M-V (2017)

Vorhabensträger: 50Hertz Transmission GmbH
Heidestraße 2
D-10557 Berlin

Bearbeitung: SPIE
Waller Weg 66, 38112 Braunschweig

Nr.	Änderung	Datum	Name

aufgestellt: 30.05.2018

i. A. M. Steffen

M. Steffen

M. Wildgrube