

156
WA1+7.5

-289.8-

119b
WE3-2.5

Planfeststellungsverfahren
Netzverstärkung Güstrow - Wolmirstedt
380-kV-Ersatzneubau Güstrow - Parchim Süd



Abschnitt: **Mecklenburg - Vorpommern**

Titel: **Lageplan Schallpegel M 156 - M 119b**

Unterlage: 13.2.2

Blatt: 44/44

Maßstab: 1:2000

 

Legende:

Wohnbebauung im Expositionsbereich



Grenzen:

- Land: [Symbol]
- Reg. Bez.: [Symbol]
- Kreis: [Symbol]
- Stadt/Gem.: [Symbol]
- Gemarkung: [Symbol]
- Flur: [Symbol]
- Flurstück: [Symbol]
- Nutzungsartengrenze: [Symbol]
- LSG / NSG: [Symbol]
- WSG: [Symbol]
- Sondergebiete: [Symbol]

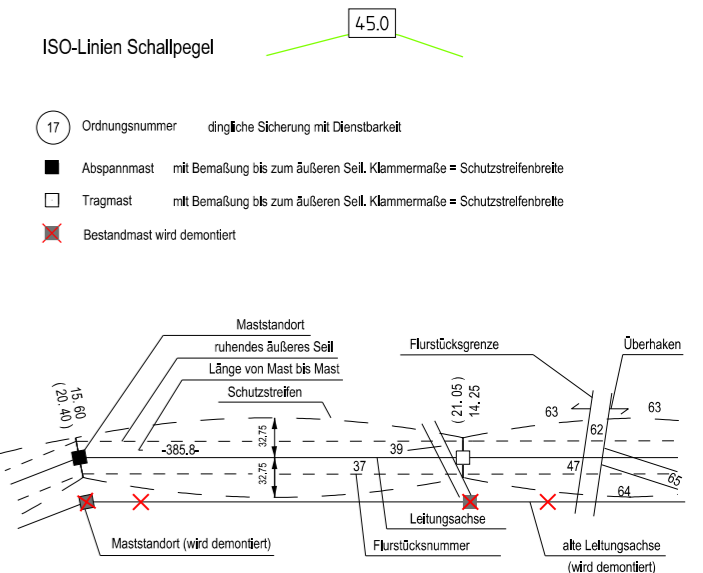

© GeobasisDE/M-V (2017)

Vorhabensträger: **50Hertz Transmission GmbH**
Heidestraße 2
D-10557 Berlin

Bearbeitung: **SPiE**
Waller Weg 66, 38112 Braunschweig

Nr.	Änderung	Datum	Name

aufgestellt: 15.11.2019
i. A. M. Steffen i. A. M. Wildgrube
M. Steffen M. Wildgrube

