



Lageplan:  
M 1 : 200

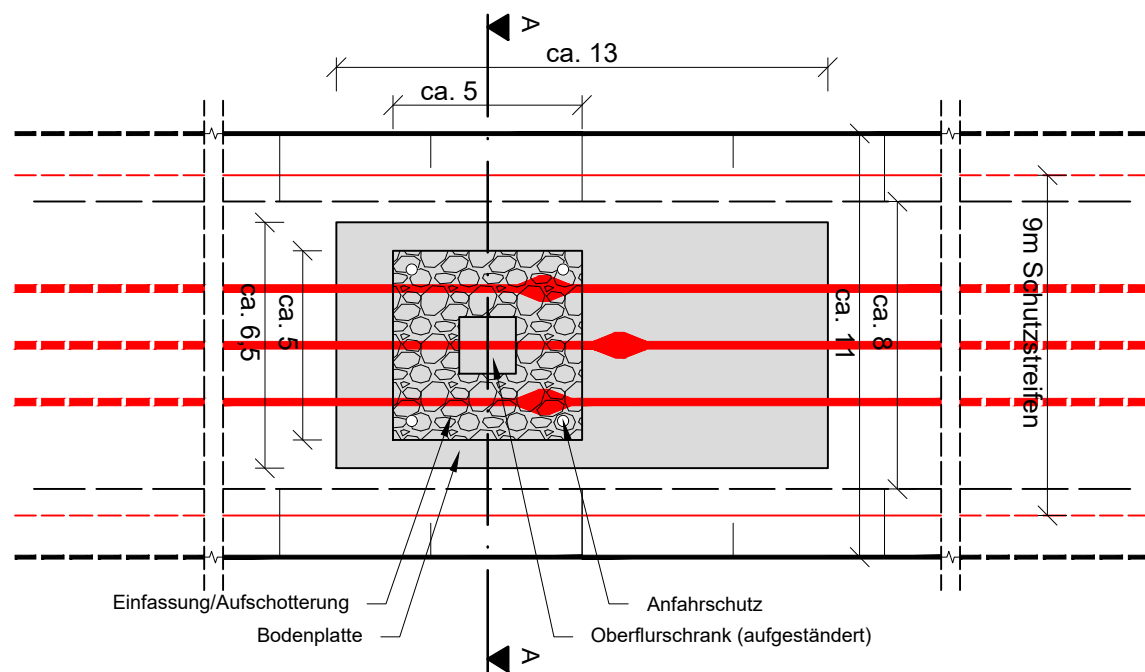

Disclaimer:  
Der genaue Standort des Oberflurschranks innerhalb des Schutzstreifens wird im Zuge der Ausführung festgelegt.



Querschnitt A-A:  
M 1 : 100

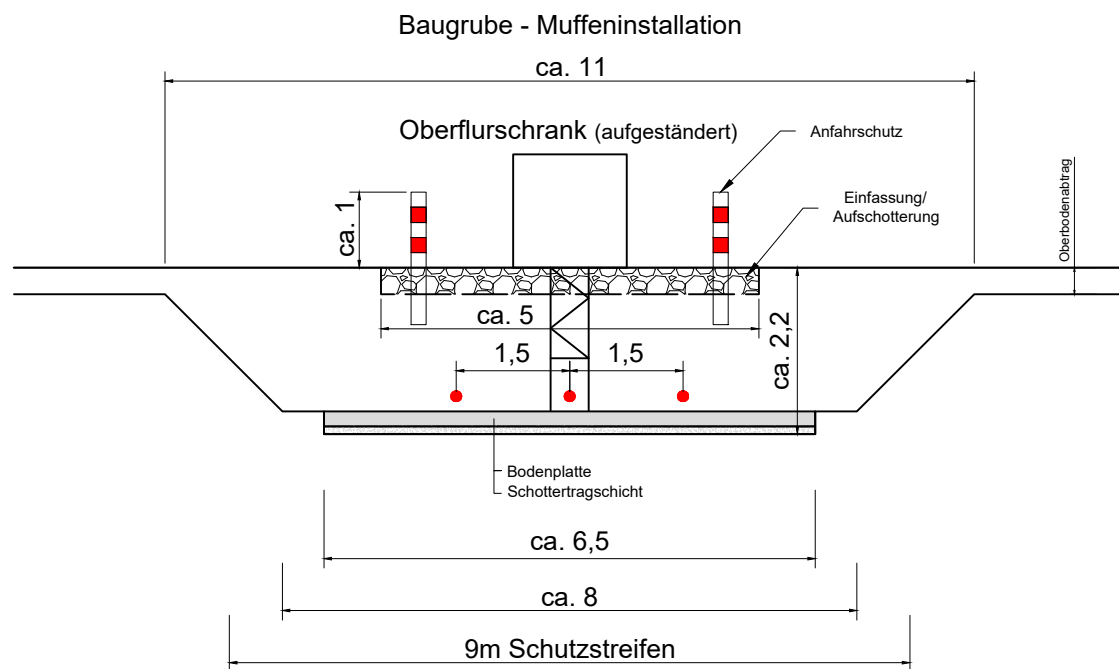

## Planfeststellungsverfahren



Ostwind 4: Errichtung und Betrieb des HGÜ-  
Netzanbindungssystems OST-2-4 (525 kV) zur  
Anbindung eines Windparks auf der Fläche O-2.2  
Abschnitt Land

Titel:  
Regelplan Übergangsverbindungsmuffe

Unterlage: D 2.10 Blatt: 1 / 1 Maßstab: 1 : 200, 1 : 100

Legende:

- Systemkabel
- Schutzstreifen
- Muffe
- Bodenplatte
- Einfassung/Aufschotterung

Vorhabenträgerin:  
 50Hertz Transmission GmbH  
Heidestraße 2  
D-10557 Berlin

Bearbeitung:  
 G.E.O.S. Ingenieurgesellschaft mbH  
Schwarze Kiefern 2  
D-09633 Halsbrücke

Änderung	Datum	Name

aufgestellt: Berlin, den 31.07.2025

50Hertz Transmission GmbH  
Heidestraße 2  
10557 Berlin

gez.: Anke Hofmann Dr. Moritz Wüstenberg

geändert:

genehmigt:

20-L-BF-817\_-817\_-KA02

Stand: 31.07.2025