


94n
T1+12 JE-09

-231.24-

95
WE1-2 JE-09

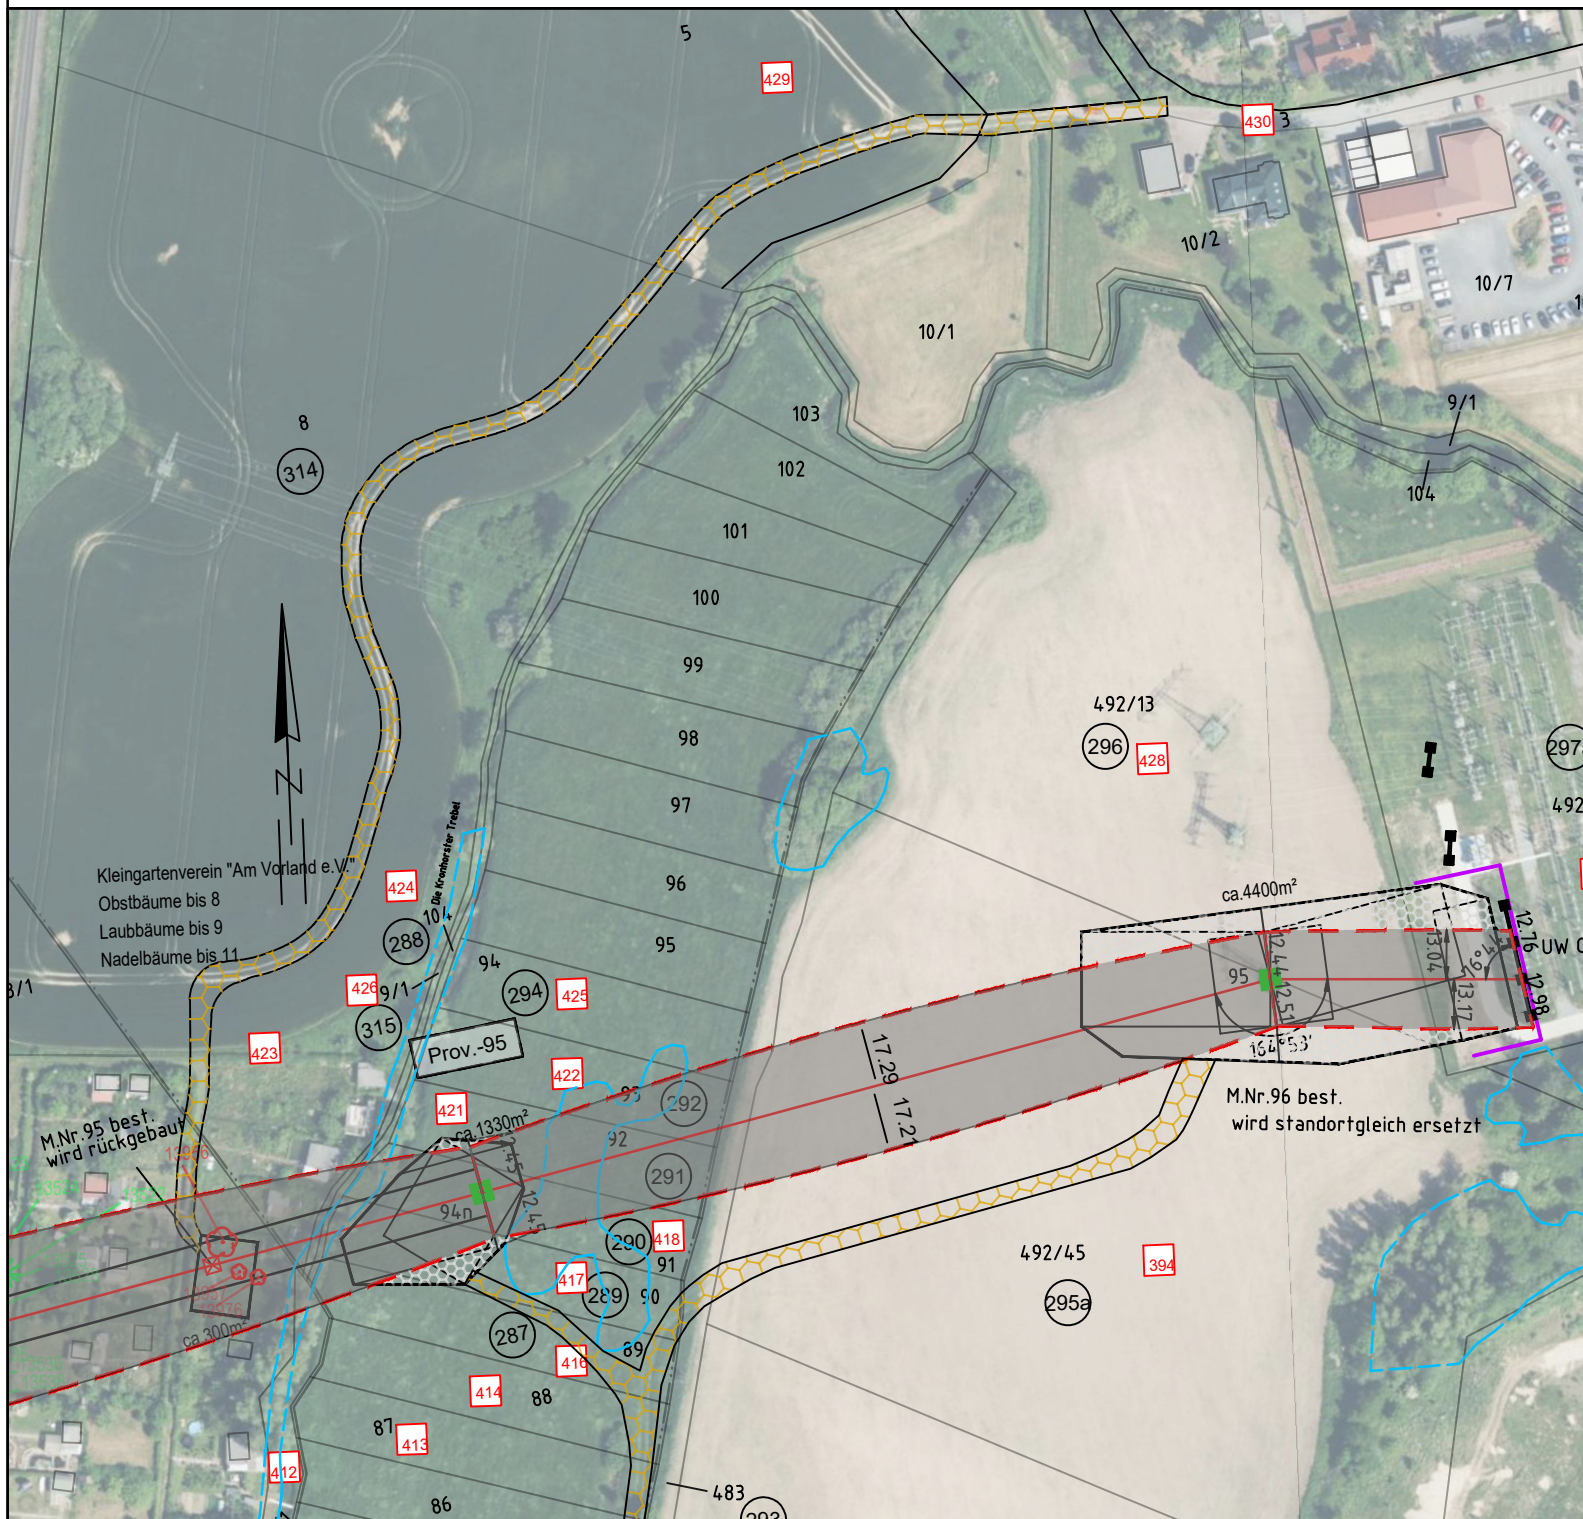


e.dis

110-kV Freileitung HT-0018 Siedenbrünzow - Grimmen

Mast Nr.94n - Mast Nr.95

Legende:

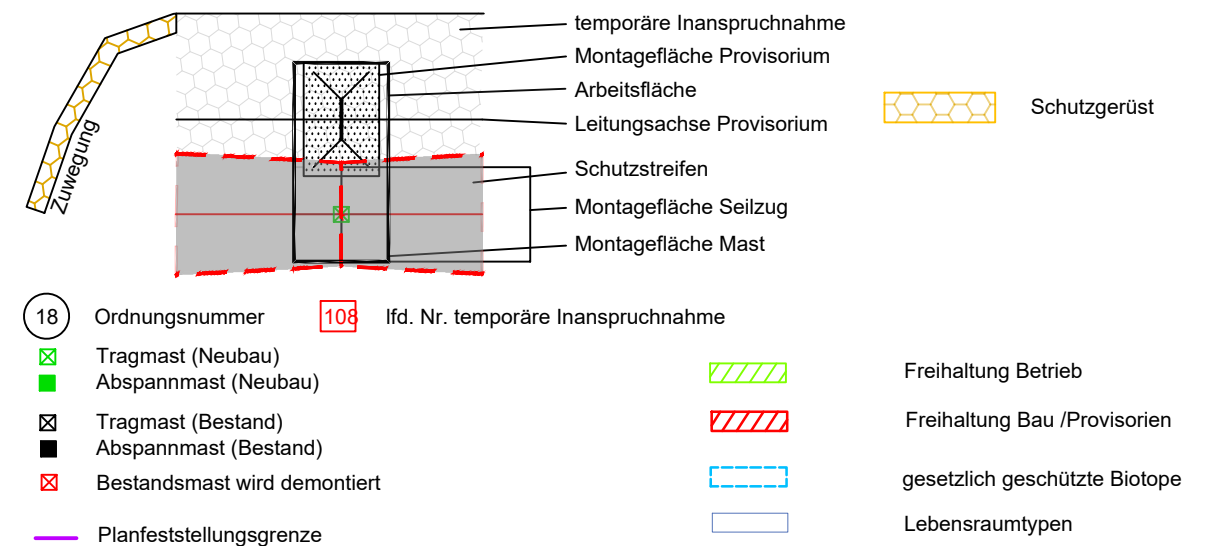

Bezugssystem Lage: ETRS89, UTM Zone 33
Kartengrundlage: ALK, Stand 12.2023
GeoBasis-DE/M-V, 2023

| | | | | | |
|----------------------|----------|--------------------|----------------------|--|----------|
| Baufirma: | | Trassierungsfirma: | | Auftraggeber: | |
| | | | | E.DIS Netz GmbH Langewahler Straße 60 15517 Fürstenwalde/Spree | |
| Revision: | | Trassierung: | | Maßstab: | |
| Aufg. | | Aufg. | 05/2014 SPIE/Arnhold | Lageplan: Maßstab 1:2000 | |
| Gez. | | Gez. | 05/2024 Brauner | | |
| Gepr. | | Gepr. | 05/2024 Schmidt | | |
| Fortführungsoriginal | | Bearb. | | Benennung: | |
| | | Gepr. | | Topografischer Baulageplan | |
| | | Datum | | Zeichnungsnummer: | |
| | | Name | | Topo_Bau_HT0018_0094n-0095 | |
| | | | | Blatt: 31 | |
| | | | | Blatt: 31 von 32 | |
| Zust. | Änderung | Datum | Name | Urspr. | Ers. f.: |
| | | | | | Ers. d.: |

Landkreis Vorpommern-Rügen
Stadt Grimmen
Gemarkung Groß Lehmhagen
Flur 2

Landkreis Vorpommern-Rügen
Stadt Grimmen
Gemarkung Grimmen
Flur 2