

56 (alt57)
WA2-2 JE-09

-288.32-

57 (alt58)
T1+0 JE-09

-290.16-

58 (alt59)
T1-2 JE-09

-274.84-


59 (alt60)
T1-2 JE-09



110-kV-Freileitung HT0018 Siedenbrünzow - Grimmen

Mast Nr. 56 (alt57) - Mast Nr. 59 (alt60)


- befestigte Zuwegung (Weg / Straße)
- unbefestigte Zuwegung mit möglichem Wegebau
- schwerer Wegebau
- Arbeitsfläche (Mastmontage- / Seilzug- / Abankerungsflächen)
- gesetzlich geschütztes Biotop / Wasserschutzgebiet
- Lebensraumtypen

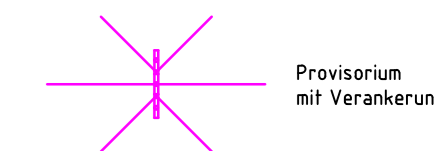

Gemarkung: Klein Rakow Flur: 1 Mast Nr. 56 - Mast Nr. 59

Errichtervorschrift: DIN EN 50341-2-4:2019-09
Mastkopf: JE-09 (W3/E2)

Bezugssystem Lage: ETRS89, UTM Zone 33
Kartengrundlage: ALK, Stand 12.2023
© GeoBasis-DE/M-V, 2023

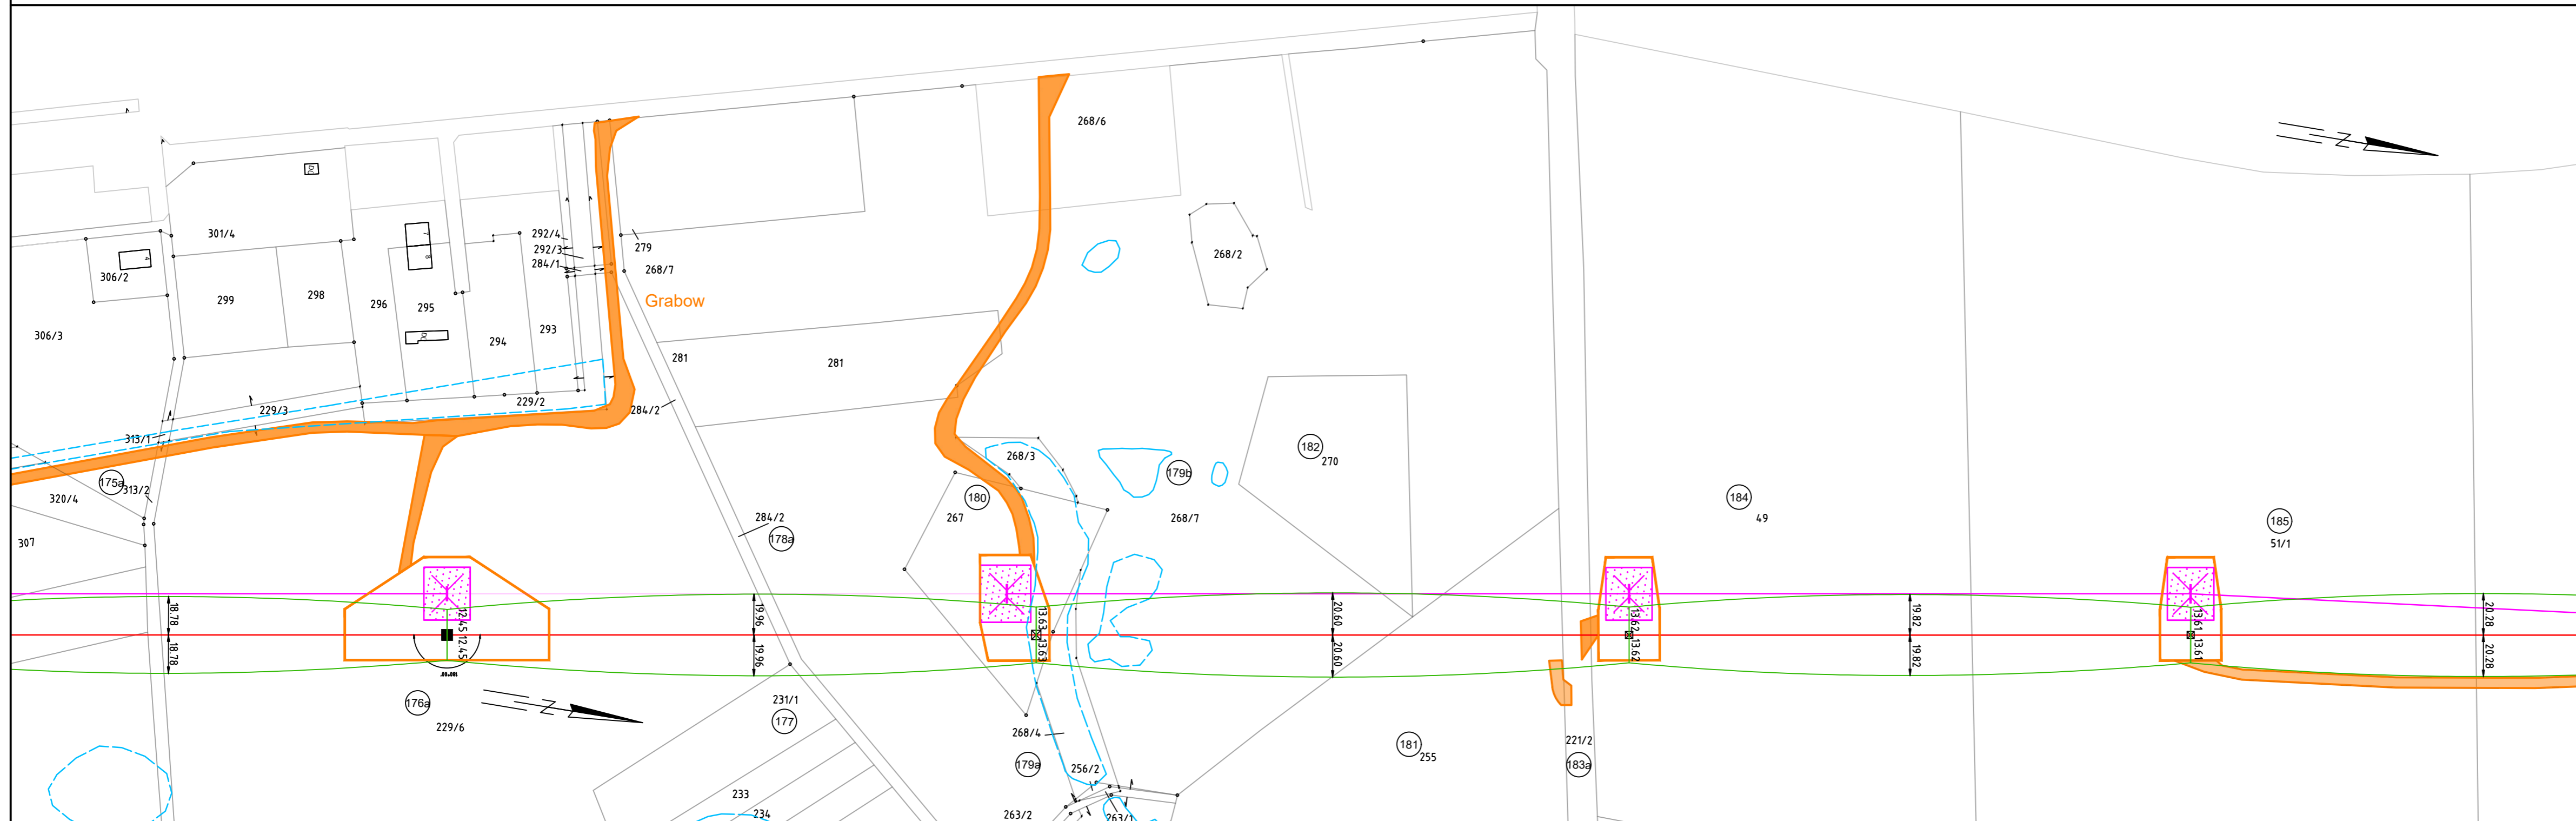

Landkreis Vorpommern-Rügen
Gemeinde Süderholz
Gemarkung Klein Rakow
Flur 1

Baufirma		Trassierfirma 		E.DIS Netz GmbH Langewahler Straße 60 15517 Fürstenwalde/Spree	
Revision		Trassierung		Maßstab: 1 : 2000	
Aufg.		Aufg.	05.2014	SPIE/Arnhold	
Gez.		Gez.	02.2019	SPIE/Märker	
Gepr.		Gepr.	12.2023	Makkie	
Fortführungsoriginal			Bearb.		Benennung Anfahrplan (S-Lageplan)
			Gepr.		
			Datum Name		
					Zeichnungsnummer AP_HT0018_0056-0059_Zusatz
			Ers. f.:		
Zust.	Änderung	Datum	Name	Urspr.	Blatt: 23 Bl. 40
				Ers. d.:	