


1 WE1-2 JE-09 -299.07- 2 WA2-2 JE-09

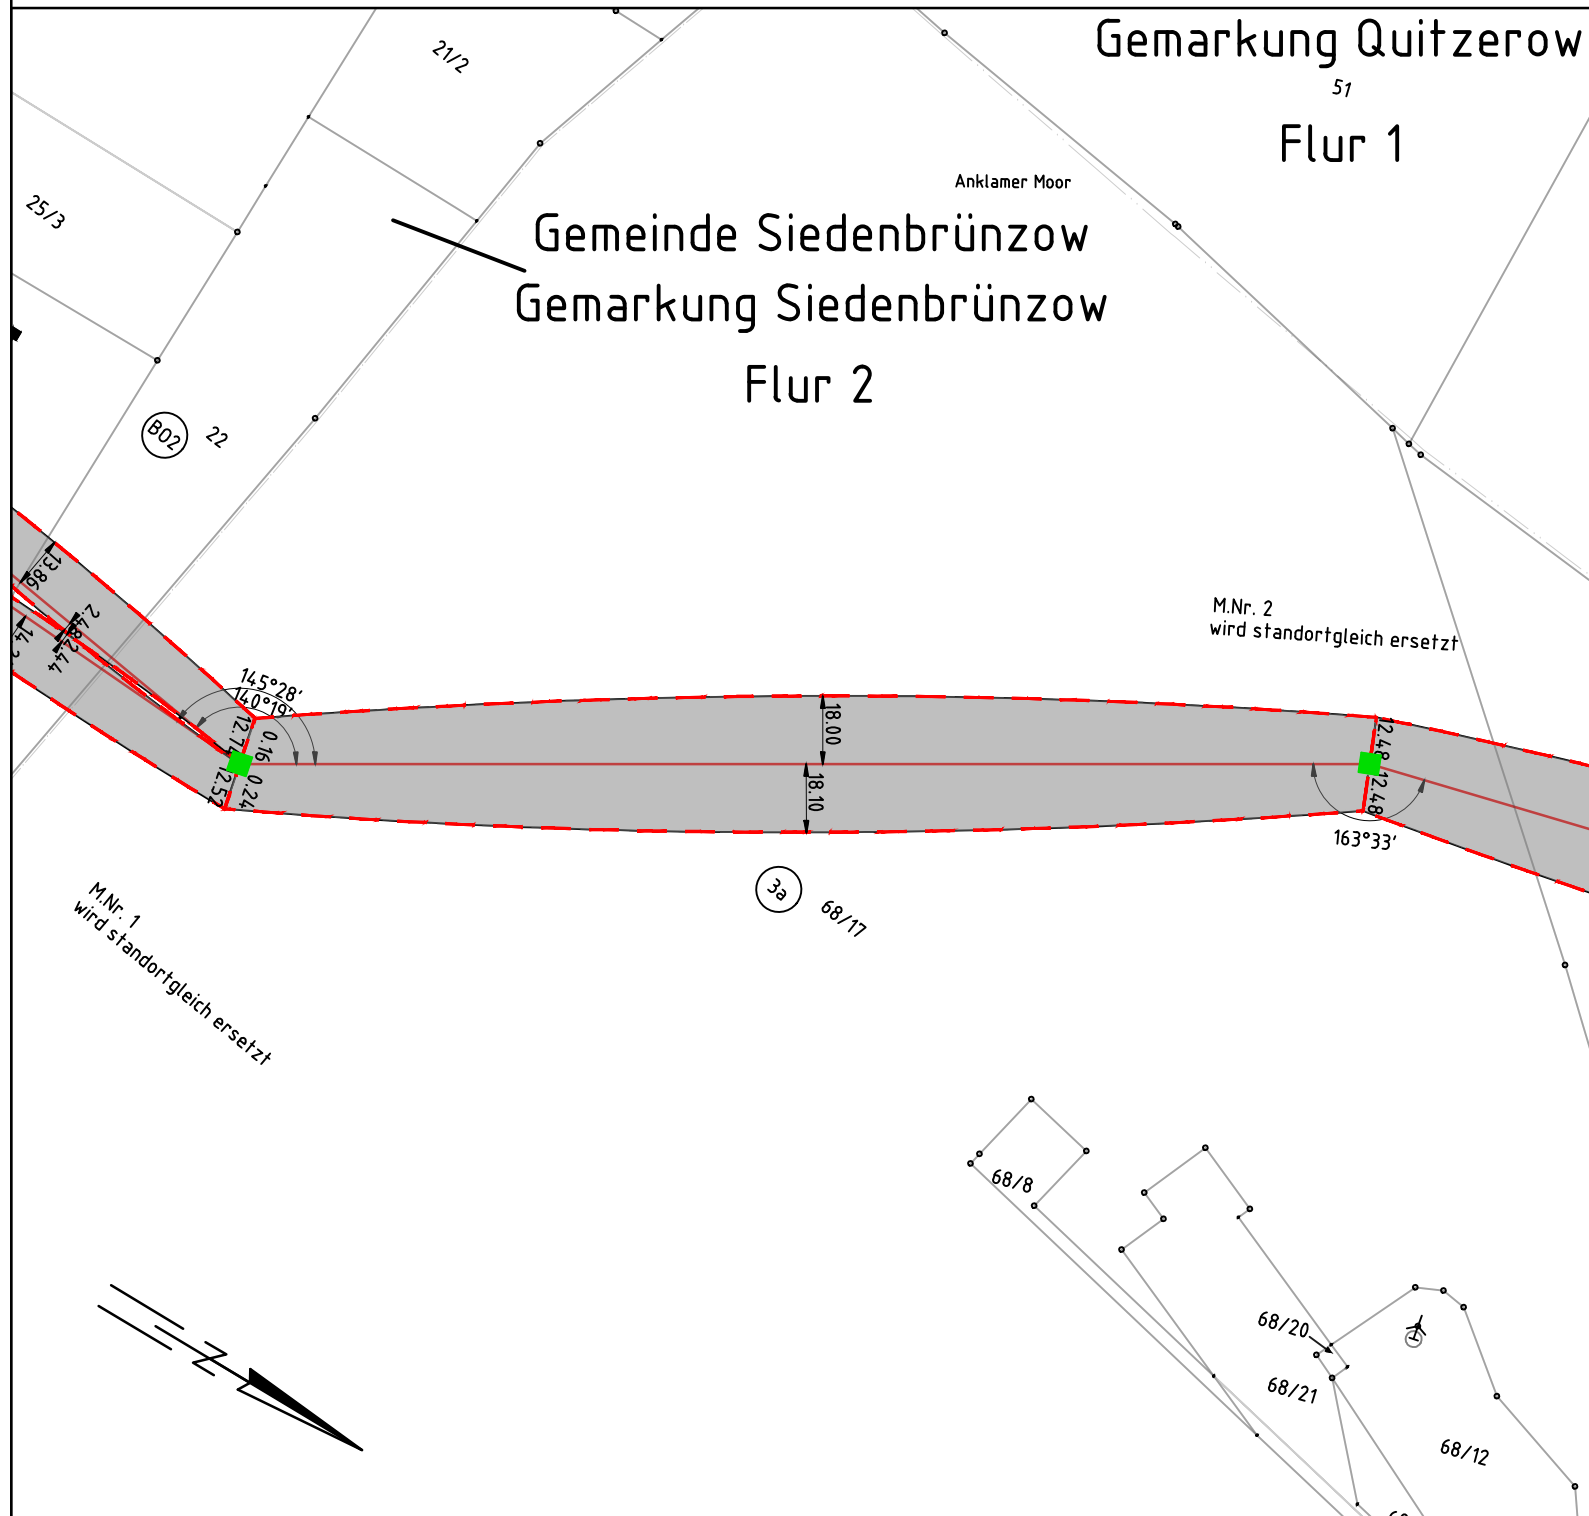


# 110-kV Freileitung HT-0018

## Siedenbrünzow - Grimmen

### Mast Nr.1 - Mast Nr. 2

Gemarkung: Siedenbrünzow Flur 1  
 Gemarkung: Kletzin Flur 2 Mast Nr. 1, 2

- ⊙ (207) Ordnungsnummer
- ☒ Tragmast (Neubau)
- Abspannmast (Neubau)
- ☒ Bestandsmast wird demontiert
- ☒ Tragmast (Bestand)
- Abspannmast (Bestand)
- Kreis \_\_\_\_\_
- Stadt/ Gem. \_\_\_\_\_
- Gemarkung \_\_\_\_\_
- Flur \_\_\_\_\_
- Flurstück \_\_\_\_\_

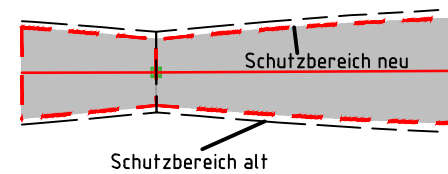

Bezugssystem Lage: ETRS89, UTM Zone 33  
 Kartengrundlage: ALK, Stand 12.2023  
 GeoBasis-DE/M-V, 2023

Landkreis Mecklenburgische Seenplatte  
 Gemeinde Kletzin  
 Gemarkung Kletzin  
 Flur 2

Baufirma:		Trassierungsfirma: 		Auftraggeber: E.DIS Netz GmbH Langewahler Straße 60 15517 Fürstenwalde/Spree		
Revision:		Trassierung:		Maßstab:		
Aufg.		Aufg.	05/2014 SPIE/Arnhold	Lageplan: Maßstab 1:2000		
Gez.		Gez.	02/2024 Brauner			
Gepr.		Gepr.	02/2024 Schmidt			
Fortführungsoriginal			Benennung:		Rechtserwerbsplan	
Bearb.		Datum		Zeichnungsnummer:		
Gepr.		Name		REP_HT0018_0001-0002		
Zust.		Änderung		Urspr.		Blatt: 2
Datum		Name		Ers. f.:		Blatt: 2 von 30
				Ers. d.:		

