 


2
WA2-2 JE-09

-284.97-


3
WA2-2 JE-09

Gemeinde Kletzin
Gemarkung Quitzerow
Flur 1



M.Nr. 2
wird standortgleich ersetzt

M.Nr. 3
wird standortgleich ersetzt

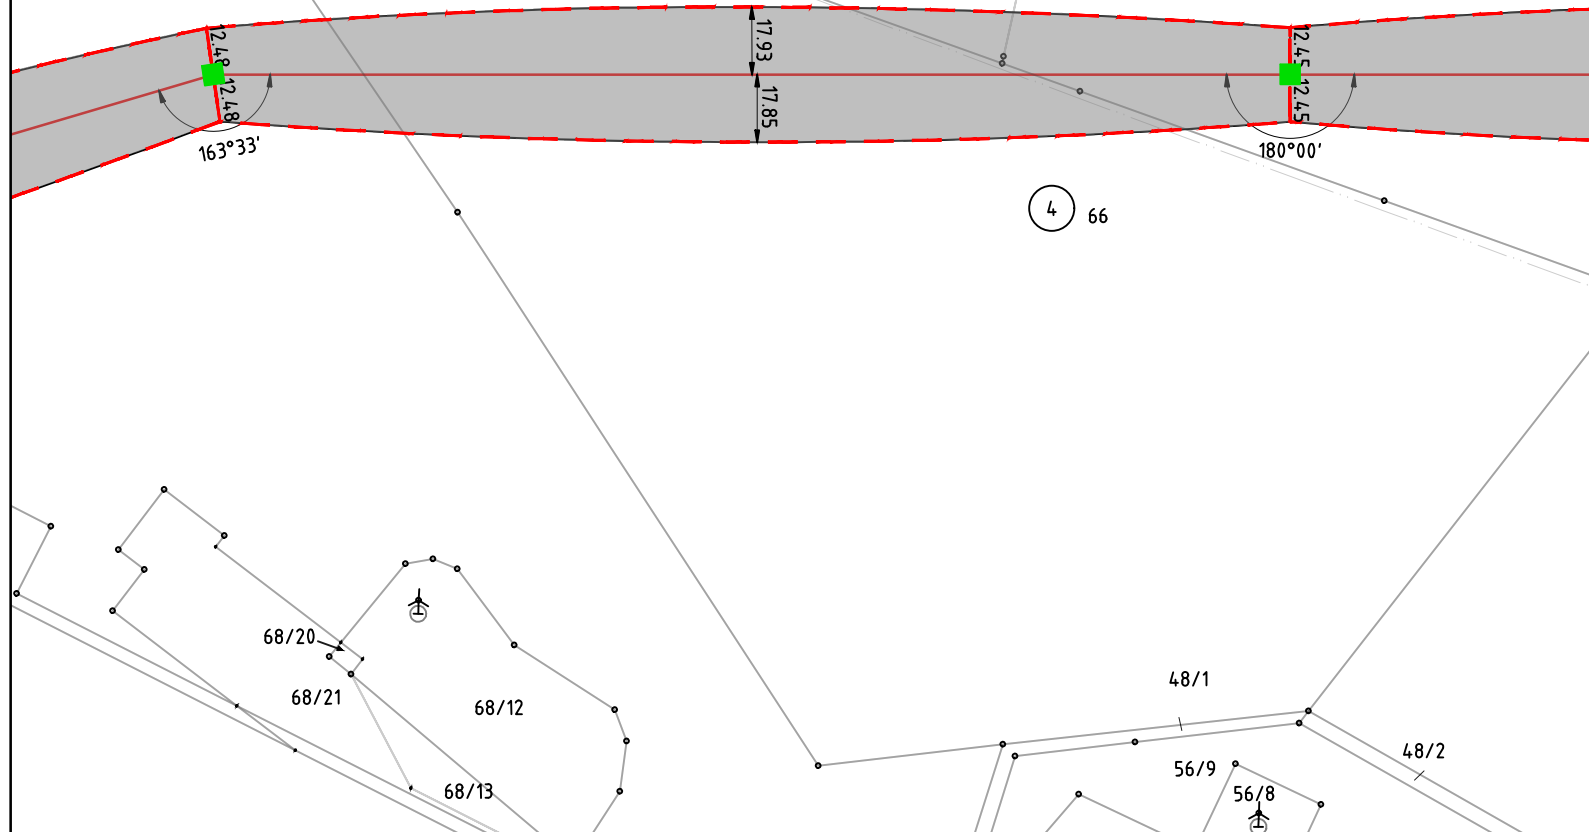

Landkreis Mecklenburgische Seenplatte
Gemeinde Kletzin
Gemarkung Kletzin
Flur 2



110-kV-Freileitung HT0018
Siedenbrünzow - Grimmen

Mast Nr. 2 - Mast Nr. 3

Gemarkung: Kletzin
Gemarkung: Quitzerow


Flur 2
Flur 1

Mast Nr. 2
Mast Nr. 3



- 207 Ordnungsnummer
- ☒ Tragmast (Neubau)
- Abspannmast (Neubau)
- ☒ Bestandsmast wird demontiert

- ☒ Tragmast (Bestand)
- Abspannmast (Bestand)

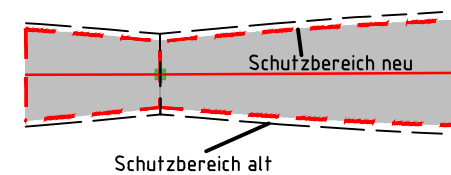Kreis _____
Stadt/ Gem. _____
Gemarkung _____
Flur _____
Flurstück _____



Bezugssystem Lage: ETRS89, UTM Zone 33
Kartengrundlage: ALK, Stand 12.2023
GeoBasis-DE/M-V, 2023

Baufirma:		Trassierungsfirma: 		Auftraggeber: E.DIS Netz GmbH Langewahler Straße 60 15517 Fürstenwalde/Spree	
Revision:		Trassierung:		Maßstab:	
Aufg.		Aufg.	05/2014 SPIE/Arnhold	Lageplan: Maßstab 1:2000	
Gez.		Gez.	02/2024 Brauner		
Gepr.		Gepr.	02/2024 Schmidt		
Fortführungsoriginal			Benennung:		Rechtserwerbsplan
		Bearb.			
		Gepr.			
			Datum	Name	
					Zeichnungsnummer: REP_HT0018_0002-0003
Zust.	Änderung	Datum	Name	Urspr.	Blatt: 3 Blatt: 3 von 30
				Ers. f.:	Ers. d.: