

8
WA2-2 JE-09

-285.20-

9
T1-4 JE-09

-285.51-

10
T1-2 JE-09

-285.03-

11
T1-4 JE-09




110-kV Freileitung HT-0018
Siedenbrünzow - Grimmen

Mast Nr. 8 - Mast Nr.11

Gemarkung: Quitzerow Flur 2 Mast Nr. 8, 9, 10, 11
Gemarkung: Wüstenfelde Flur 1 Mast Nr. 11


- ⊙ Ordnungsnummer
- ⊠ Tragmast (Neubau)
- Abspannmast (Neubau)
- ⊠ Bestandsmast wird demontiert
- ⊠ Tragmast (Bestand)
- Abspannmast (Bestand)

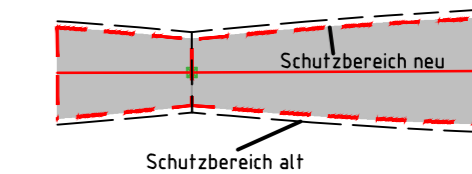

Kreis
Stadt/ Gem.
Gemarkung
Flur
Flurstück

Bezugssystem Lage: ETRS89, UTM Zone 33
Kartengrundlage: ALK, Stand 12.2023
GeoBasis-DE/M-V, 2023

Baufirma:		Trassierungsfirma: 		Auftraggeber: E.DIS Netz GmbH Langewähler Straße 60 15517 Fürstenwalde/Spree	
Revision:		Trassierung:		Maßstab:	
Aufg.		Aufg.	05/2014 SPIE/Arnhold	Lageplan: Maßstab 1:2000	
Gez.		Gez.	02/2024 Brauner		
Gepr.		Gepr.	02/2024 Schmidt		
Fortführungsoriginal		Bearb.:		Benennung: Rechtserwerbsplan	
		Gepr.:			
		Datum		Name	
				Zeichnungsnummer: REP_HT0018_0008-0011	
		Zust.		Blatt: 5	
Änderung		Datum		Blatt: 5 von 30	
Name		Urspr.		Ers. f.:	
				Ers. d.:	

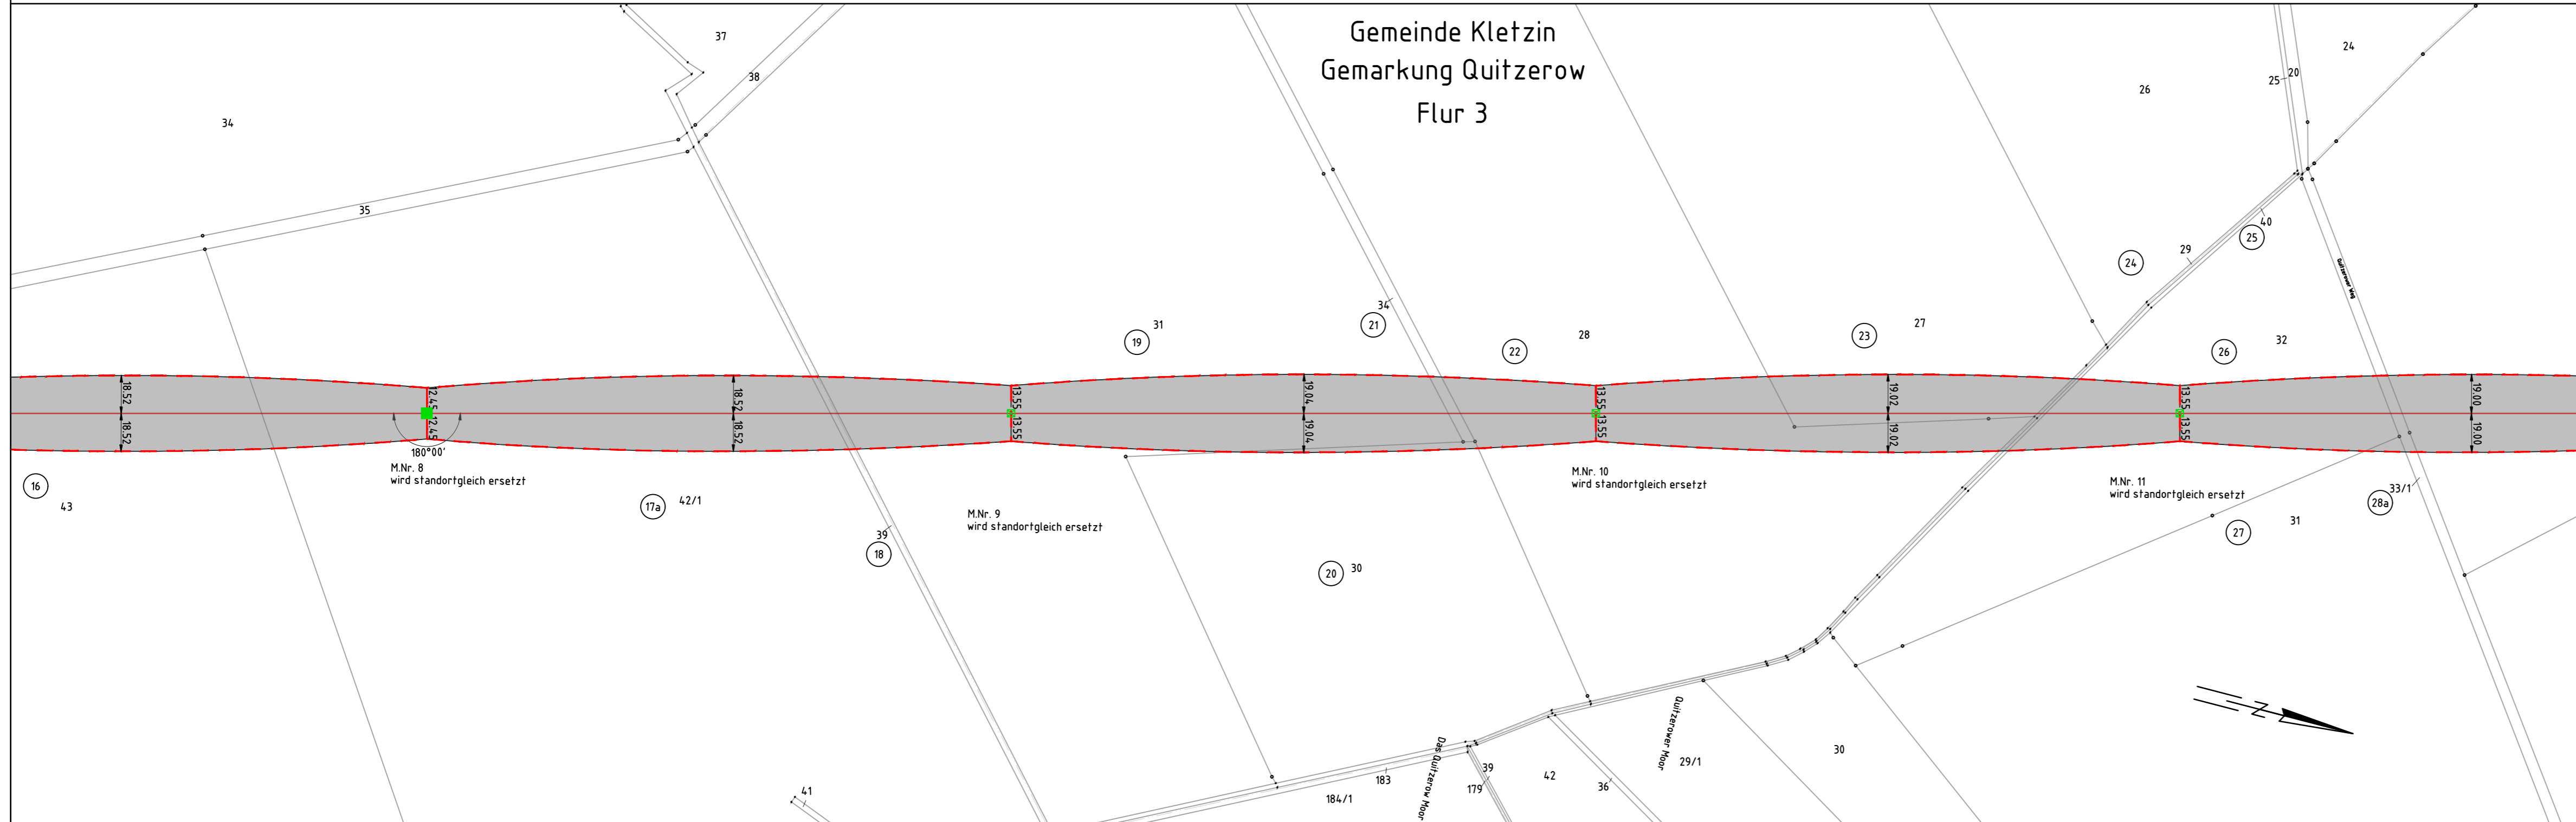

Landkreis Mecklenburgische Seenplatte
Gemeinde Kletzin
Gemarkung Quitzerow
Flur 2

Landkreis Mecklenburgische Seenplatte
Gemeinde Kletzin
Gemarkung Kletzin
Flur 3

Landkreis Vorpommern-Greifswald
Stadt Loitz
Gemarkung Wüstenfelde
Flur 1