

23n

-365.81-

WA6+8 JD-10-21


24

WA2+0 JE-09



110-kV Freileitung HT-0018 Siedenbrünzow - Grimmen

Mast Nr.23n - Mast Nr.24

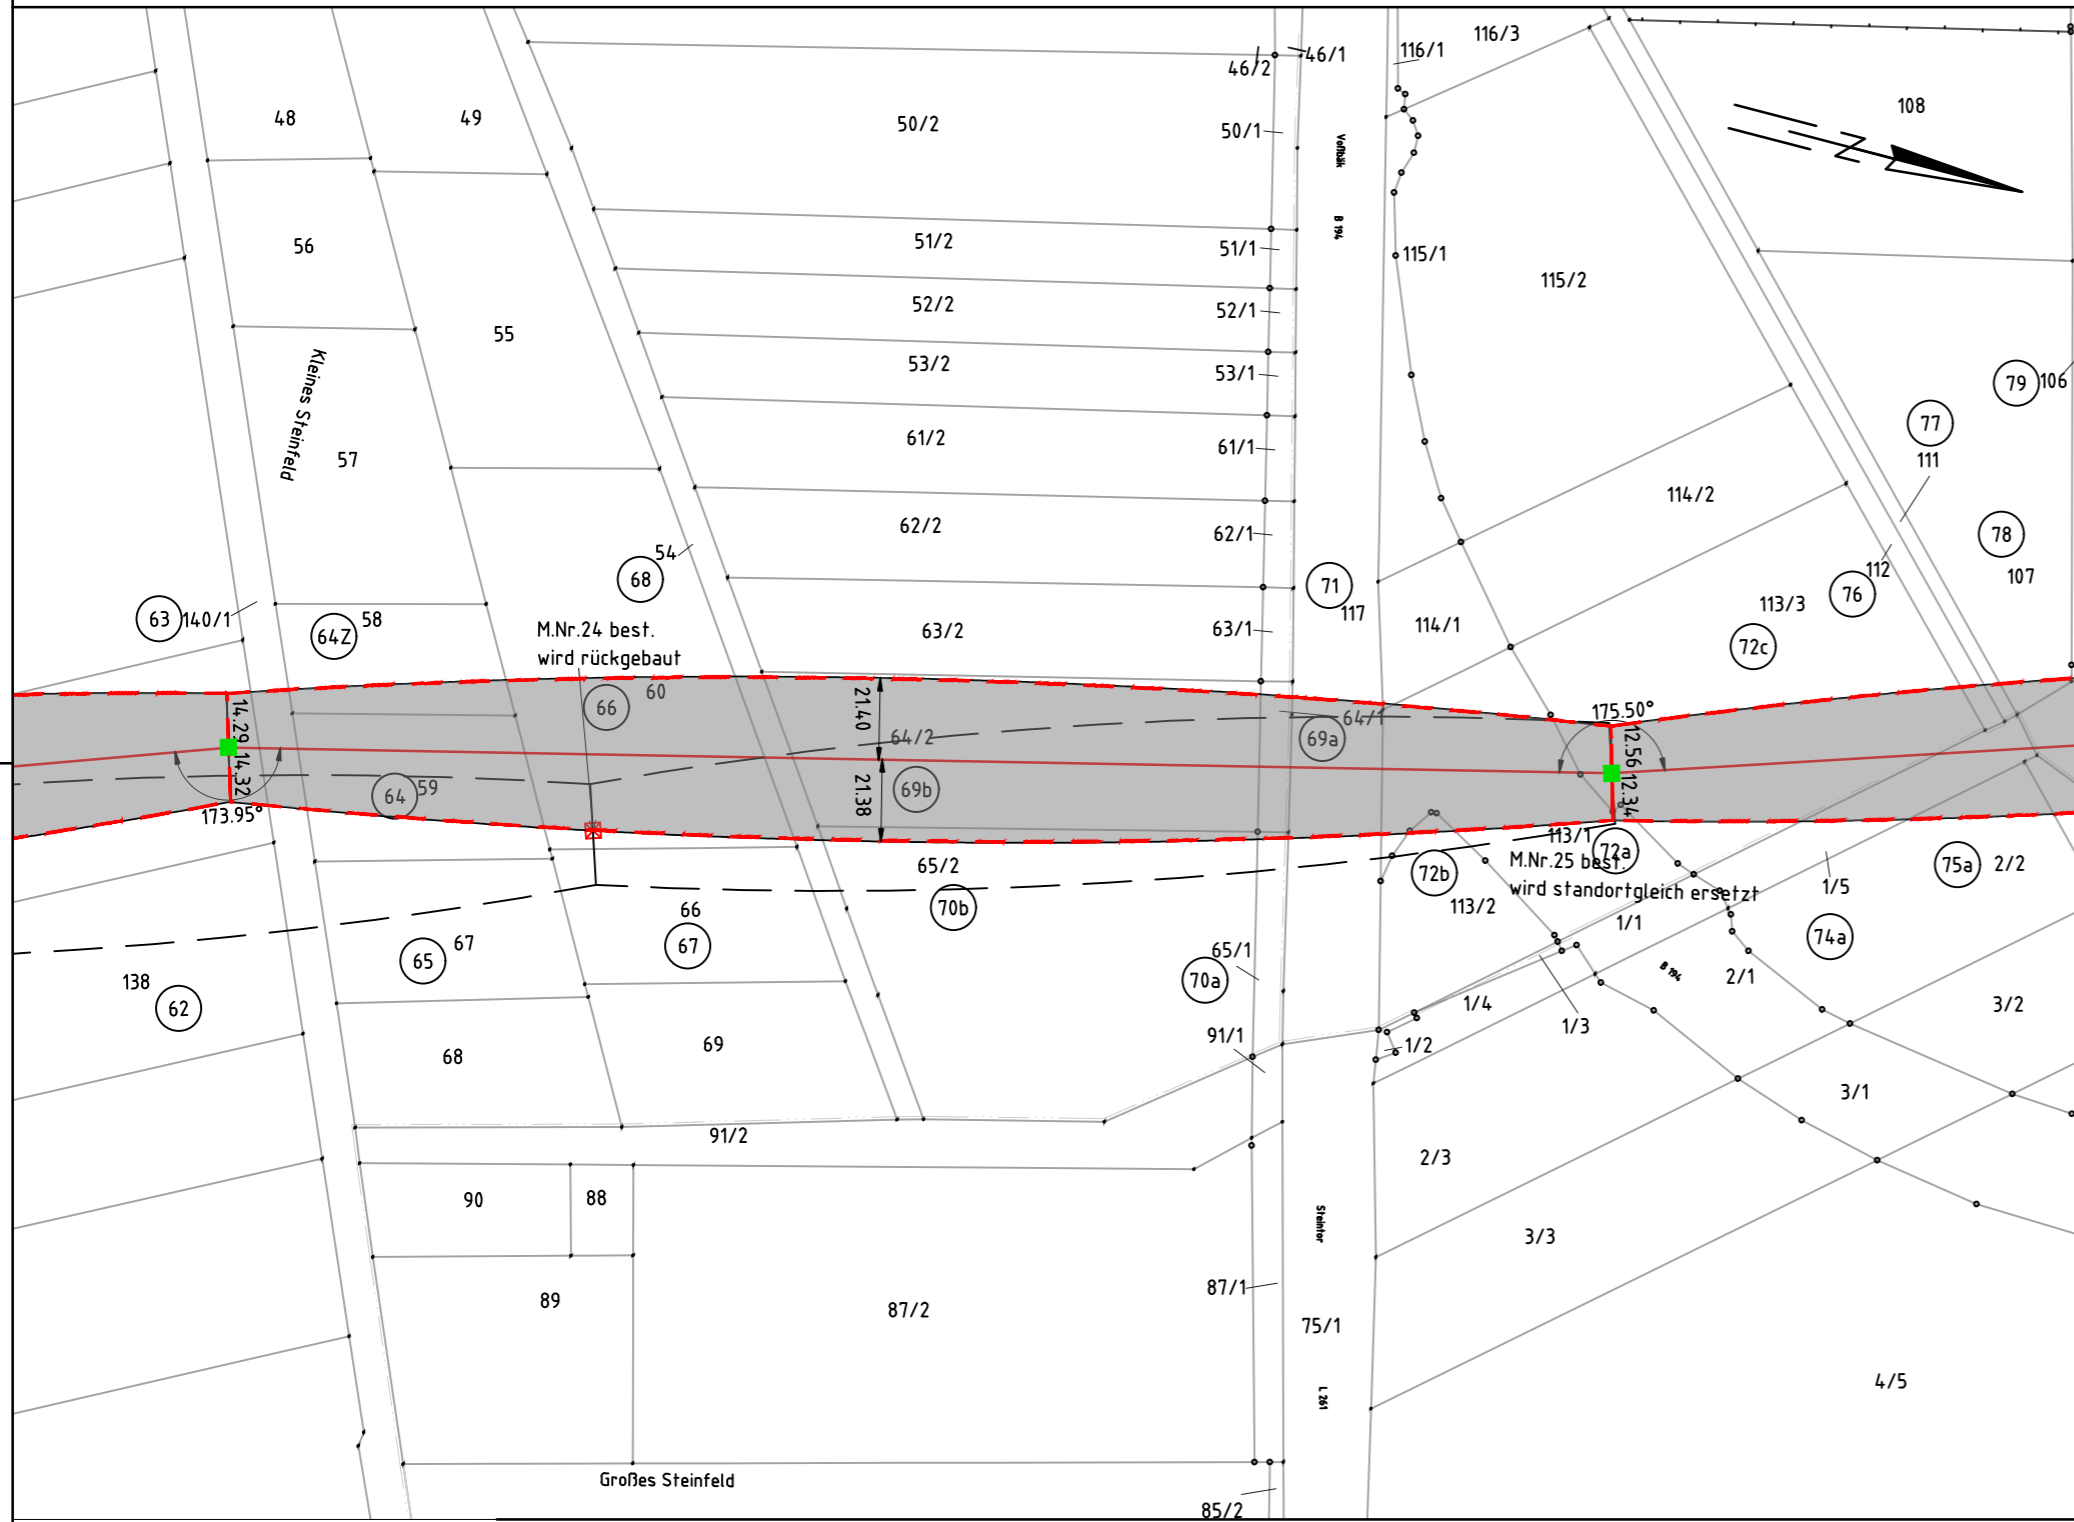


Gemarkung: Loitz
Gemarkung: Loitz

Flur 6
Flur 27

Mast Nr. 23n
Mast Nr. 24

- 207 Ordnungsnummer
- ☒ Tragmast (Neubau)
- Abspannmast (Neubau)
- ☒ Bestandsmast wird demontiert
- ☒ Tragmast (Bestand)
- Abspannmast (Bestand)
- Kreis
- Stadt / Gem.
- Gemarkung
- Flur
- Flurstück

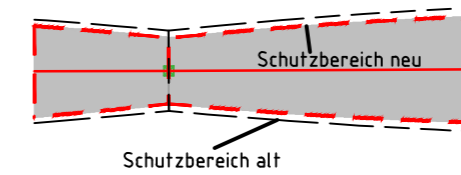

Bezugssystem Lage: ETRS89, UTM Zone 33
Kartengrundlage: ALK, Stand 12.2023
GeoBasis-DE/M-V, 2023

Landkreis Vorpommern-Greifswald
Stadt Loitz
Gemarkung Loitz
Flur 26

Baufirma:		Trassierungsfirma: 		Auftraggeber: E.DIS Netz GmbH Langewahler Straße 60 15517 Fürstenwalde/Spree		
Revision:		Trassierung:		Maßstab:		
Aufg.		Aufg.	05/2014 SPIE/Arnohold	Lageplan: Maßstab 1:2000		
Gez.		Gez.	02/2024 Brauner			
Gepr.		Gepr.	02/2024 Schmidt			
Fortführungsoriginal			Benennung:		Rechtserwerbsplan	
Bearb.		Datum		Zeichnungsnummer:		
Gepr.		Name		REP_HT0018_0023n-0024		
Zust. Änderung		Datum	Name	Urspr.	Ers. f.:	Ers. d.:
						Blatt: 9 Blatt: 9 von 30