



-366.08- 24 WA2+0 JE-09 -259.91- 25 T1-2 JE-09 -290.28- 26 T1-2 JE-09 -264.86- 27 T1-4 JE-09

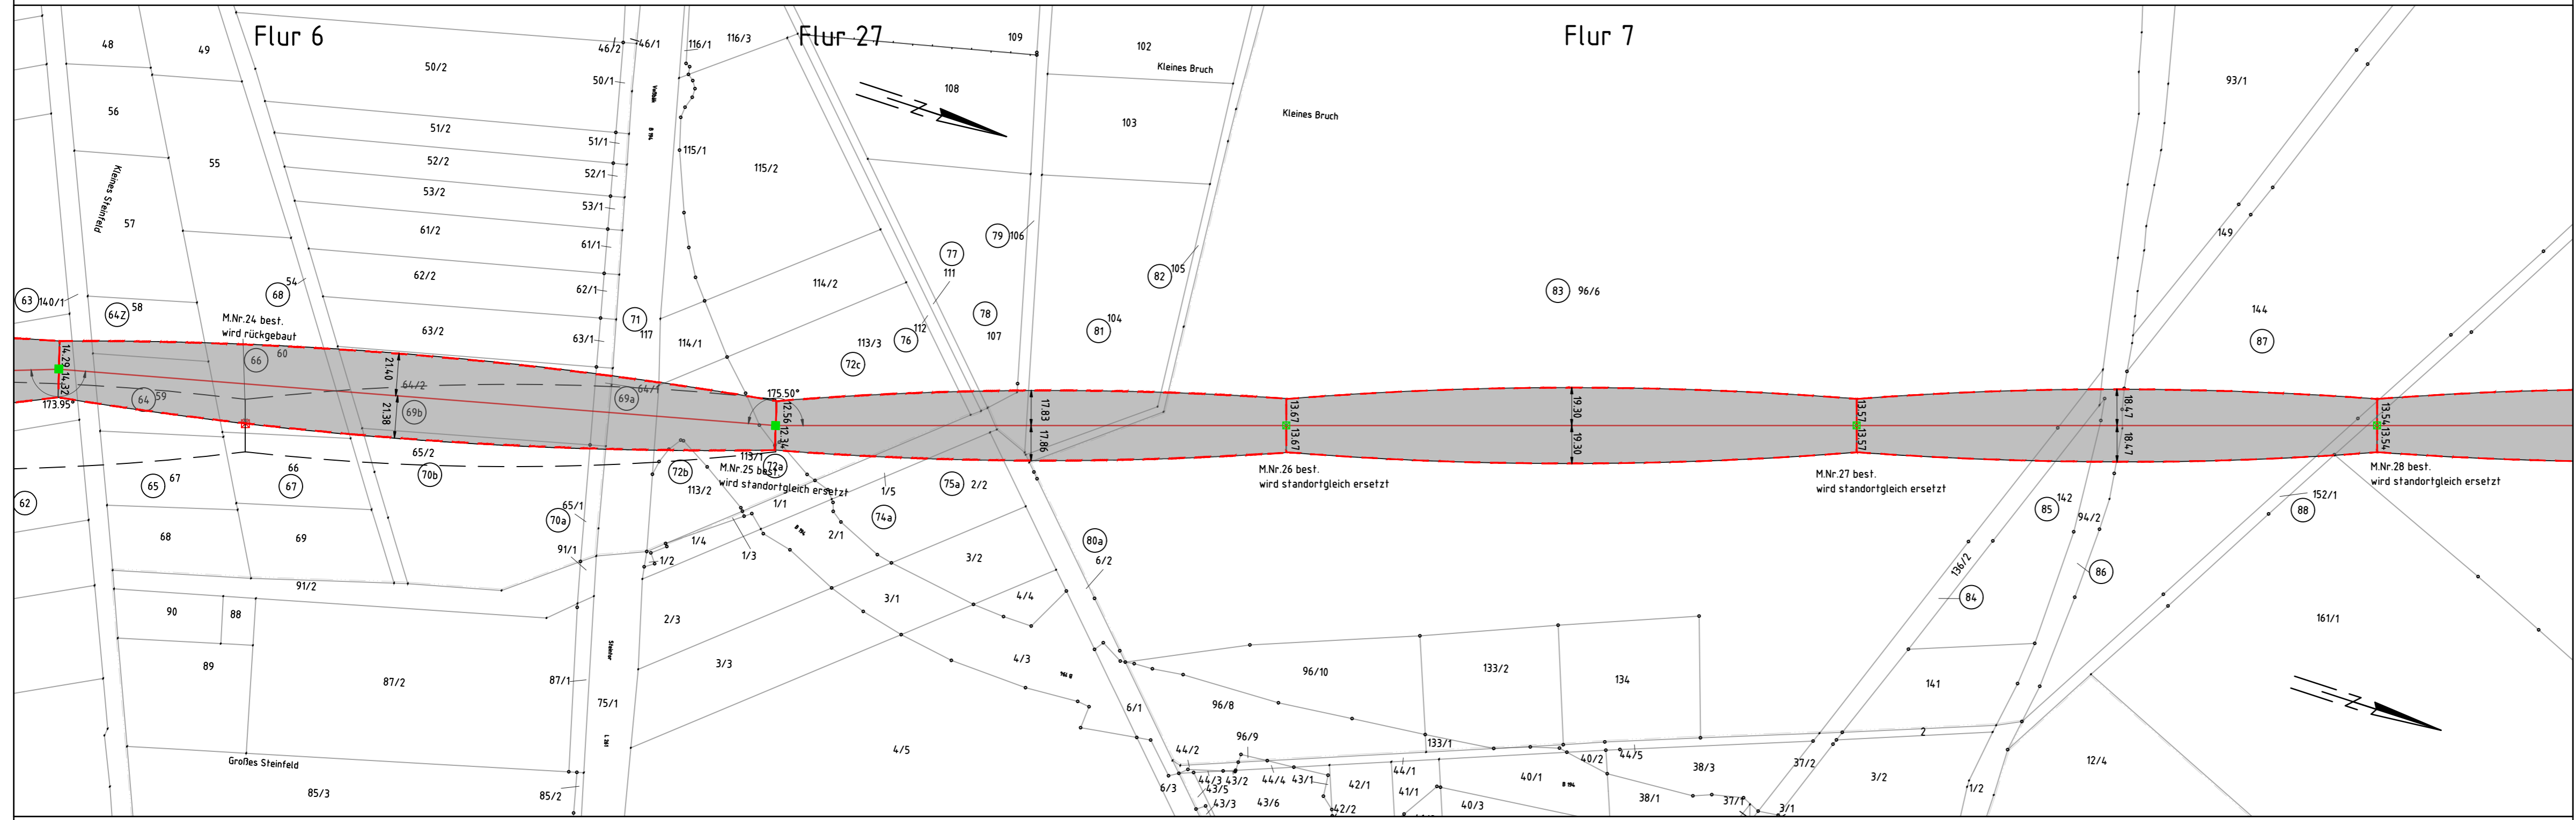

110-kV-Freileitung HT0018  
Siedenbrünzow - Grimmen  
Mast Nr. 24 - Mast Nr. 27

Gemarkung: Loitz Flur 27 Mast Nr. 24  
Gemarkung: Loitz Flur 7 Mast Nr. 25, 26, 27

- ⊙ Ordnungsnummer
- ⊠ Tragmast (Neubau)
- Abspannmast (Neubau)
- ⊠ Bestandsmast wird demontiert
- ⊠ Tragmast (Bestand)
- Abspannmast (Bestand)
- Kreis
- Stadt/ Gem.
- Gemarkung
- Flur
- Flurstück

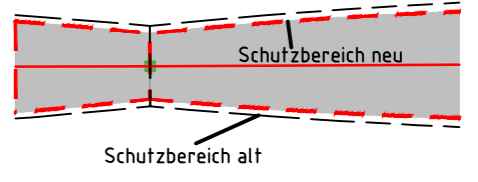

Bezugssystem Lage: ETRS89, UTM Zone 33  
Kartengrundlage: ALK, Stand 12.2023  
© GeoBasis-DE/M-V, 2023

Landkreis Vorpommern-Greifswald  
Stadt Loitz  
Gemarkung Loitz  
Flur 26

Landkreis Vorpommern-Greifswald  
Stadt Loitz  
Gemarkung Loitz  
Flur 17

Landkreis Vorpommern-Greifswald  
Stadt Loitz  
Gemarkung Loitz  
Flur 16

Baufirma:	Trassierungsfirma: 	Auftraggeber: E.DIS Netz GmbH Langewahler Straße 60 15517 Fürstenwalde/Spree
Revision:	Trassierung: Aufg. 05/2014 SPIE/Arnhold Gez. 02/2024 Brauner Gepr. 02/2024 Schmidt	Maßstab: Lageplan: Maßstab 1:2000
Fortführungsoriginal	Bearb. _____ Gepr. _____ Datum _____ Name _____	Benennung: Rechtserwerbsplan
Zust. Änderung Datum Name Urspr.		Zeichnungsnummer: REP_HT0018_0024-0027 Blatt: 10 10 von 30
		Ers. f.: _____ Ers. d.: _____