

32
WA2-2 JE-09

-289.98-


33
T1-4 JE-09

-290.86-

34
T1-2 JE-09

-280.31-

35
T1-4 JE-09

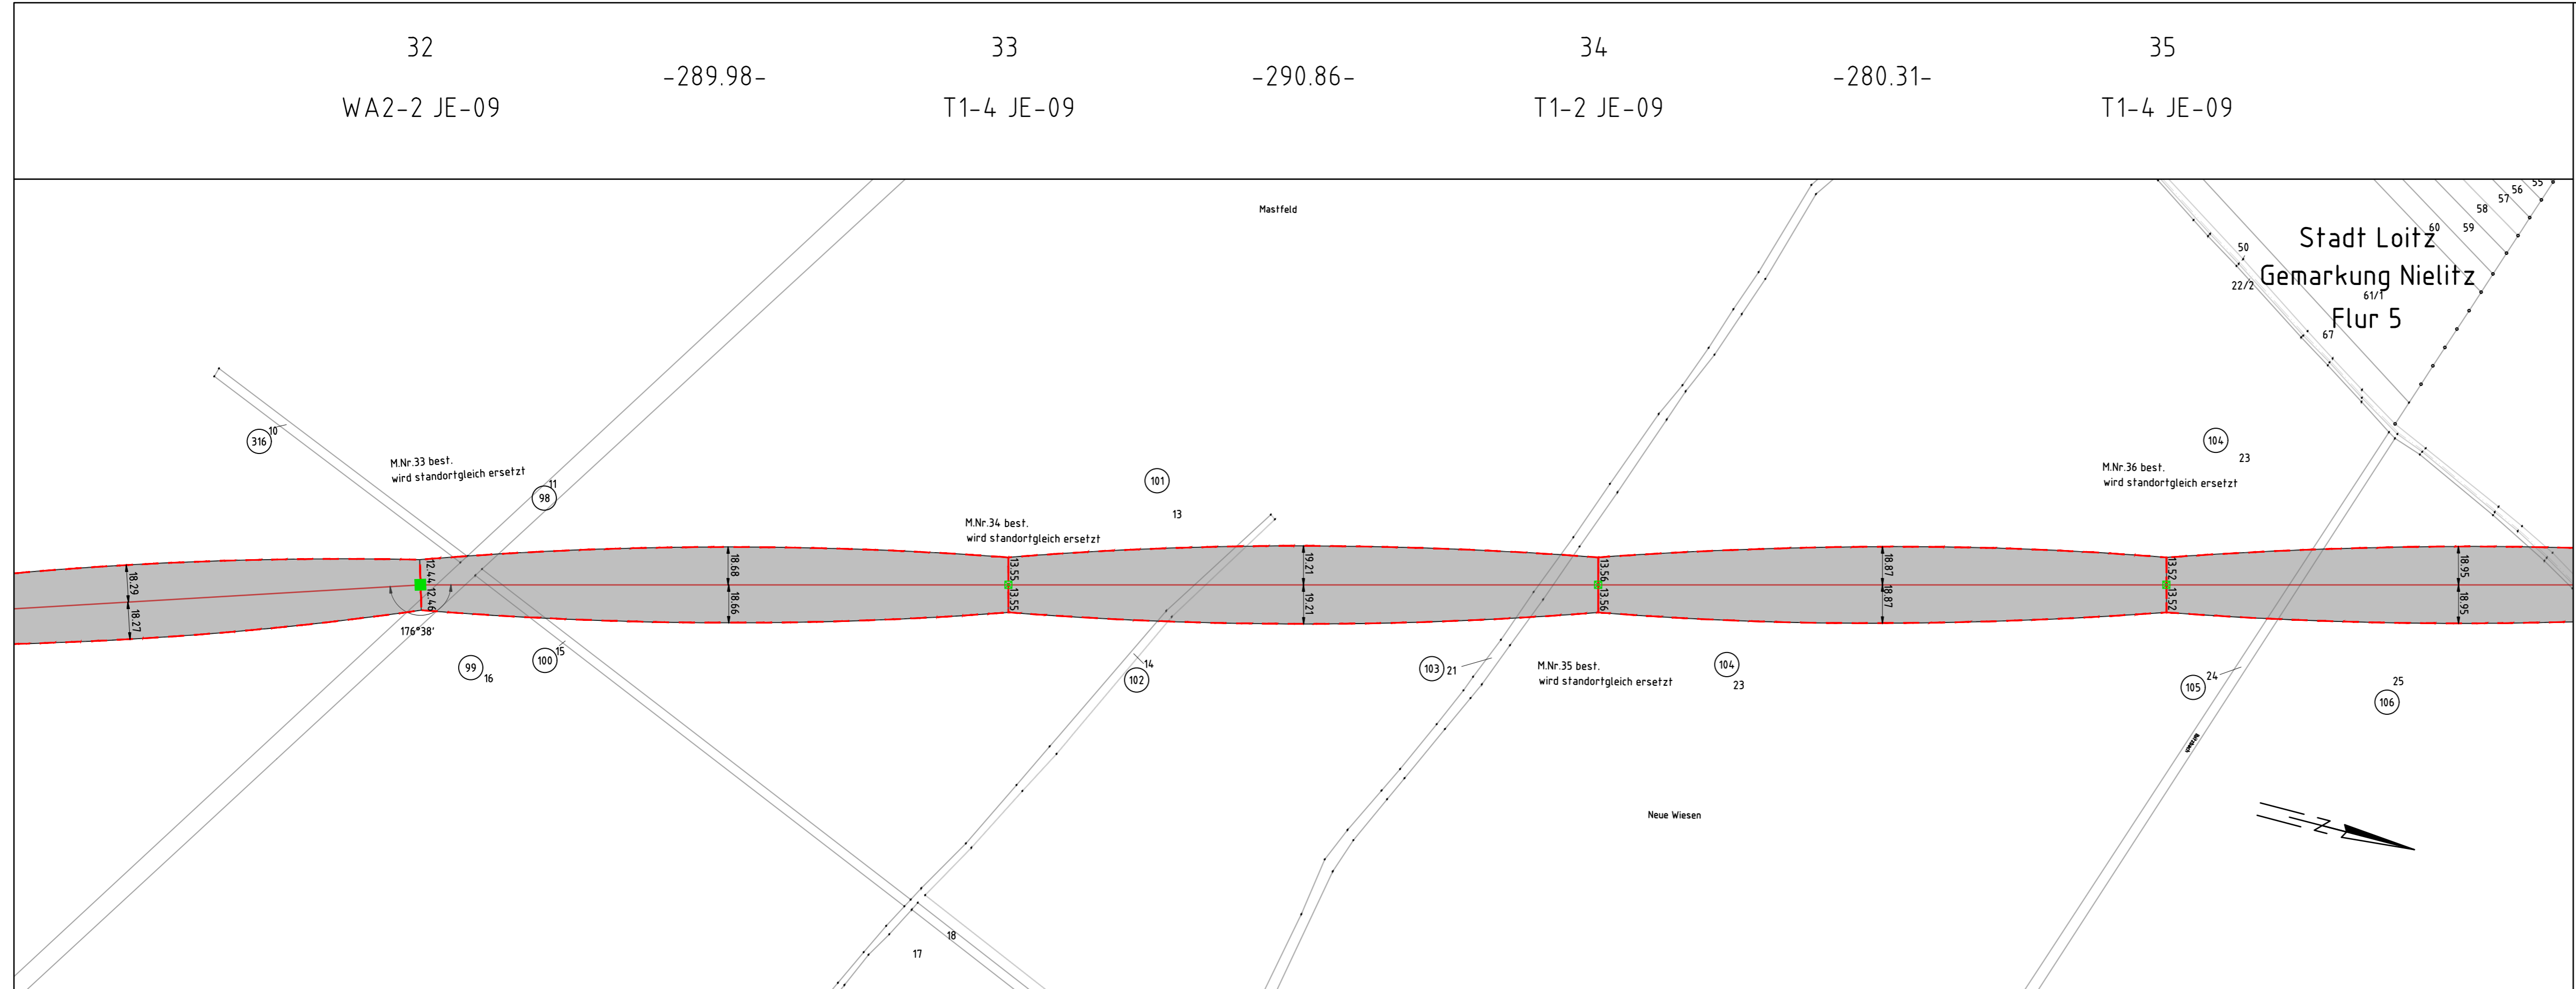

Landkreis Vorpommern-Greifswald
Stadt Loitz
Gemarkung Loitz
Flur 1




110-kV Freileitung HT-0018
Siedenbrünzow - Grimmen

Mast Nr.32 - Mast Nr.35

Gemarkung: Loitz Flur 1 Mast Nr. 32, 33, 34, 35

- ⊙ Ordnungsnummer
 - ☑ Tragmast (Neubau)
 - Abspannmast (Neubau)
 - ⊗ Bestandsmast wird demontiert
 - ☑ Tragmast (Bestand)
 - Abspannmast (Bestand)
- Kreis: - - - - -
Stadt/ Gem.: - - - - -
Gemarkung: - - - - -
Flur: - - - - -
Flurstück: - - - - -

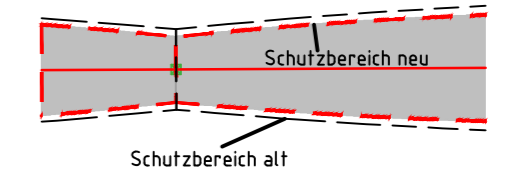

Bezugssystem Lage: ETRS89, UTM Zone 33
Kartengrundlage: ALK, Stand 12.2023
GeoBasis-DE/M-V, 2023

Baufirma:		Trassierungsfirma: 		Auftraggeber: E.DIS Netz GmbH Langewähler Straße 60 15517 Fürstenwalde/Spree	
Revision:		Trassierung:		Maßstab:	
Aufg.		Aufg.	05/2014 SPIE/Arnhold	Lageplan: Maßstab 1:2000	
Gez.		Gez.	02/2024 Brauner		
Gepr.		Gepr.	02/2024 Schmidt		
Fortführungsoriginal			Bearb.:		Benennung: Rechtserwerbsplan
			Gepr.:		
			Datum		
			Name		
					Zeichnungsnummer: REP_HT0018_0032-0035
Zust.	Änderung	Datum	Name	Urspr.	Ers. f.:
					Ers. d.: