

49


50

-297.73-

WE1-2 JE-09

WA 4-8 JE-09

Stadt Loitz
Gemarkung Düvier
Flur 3

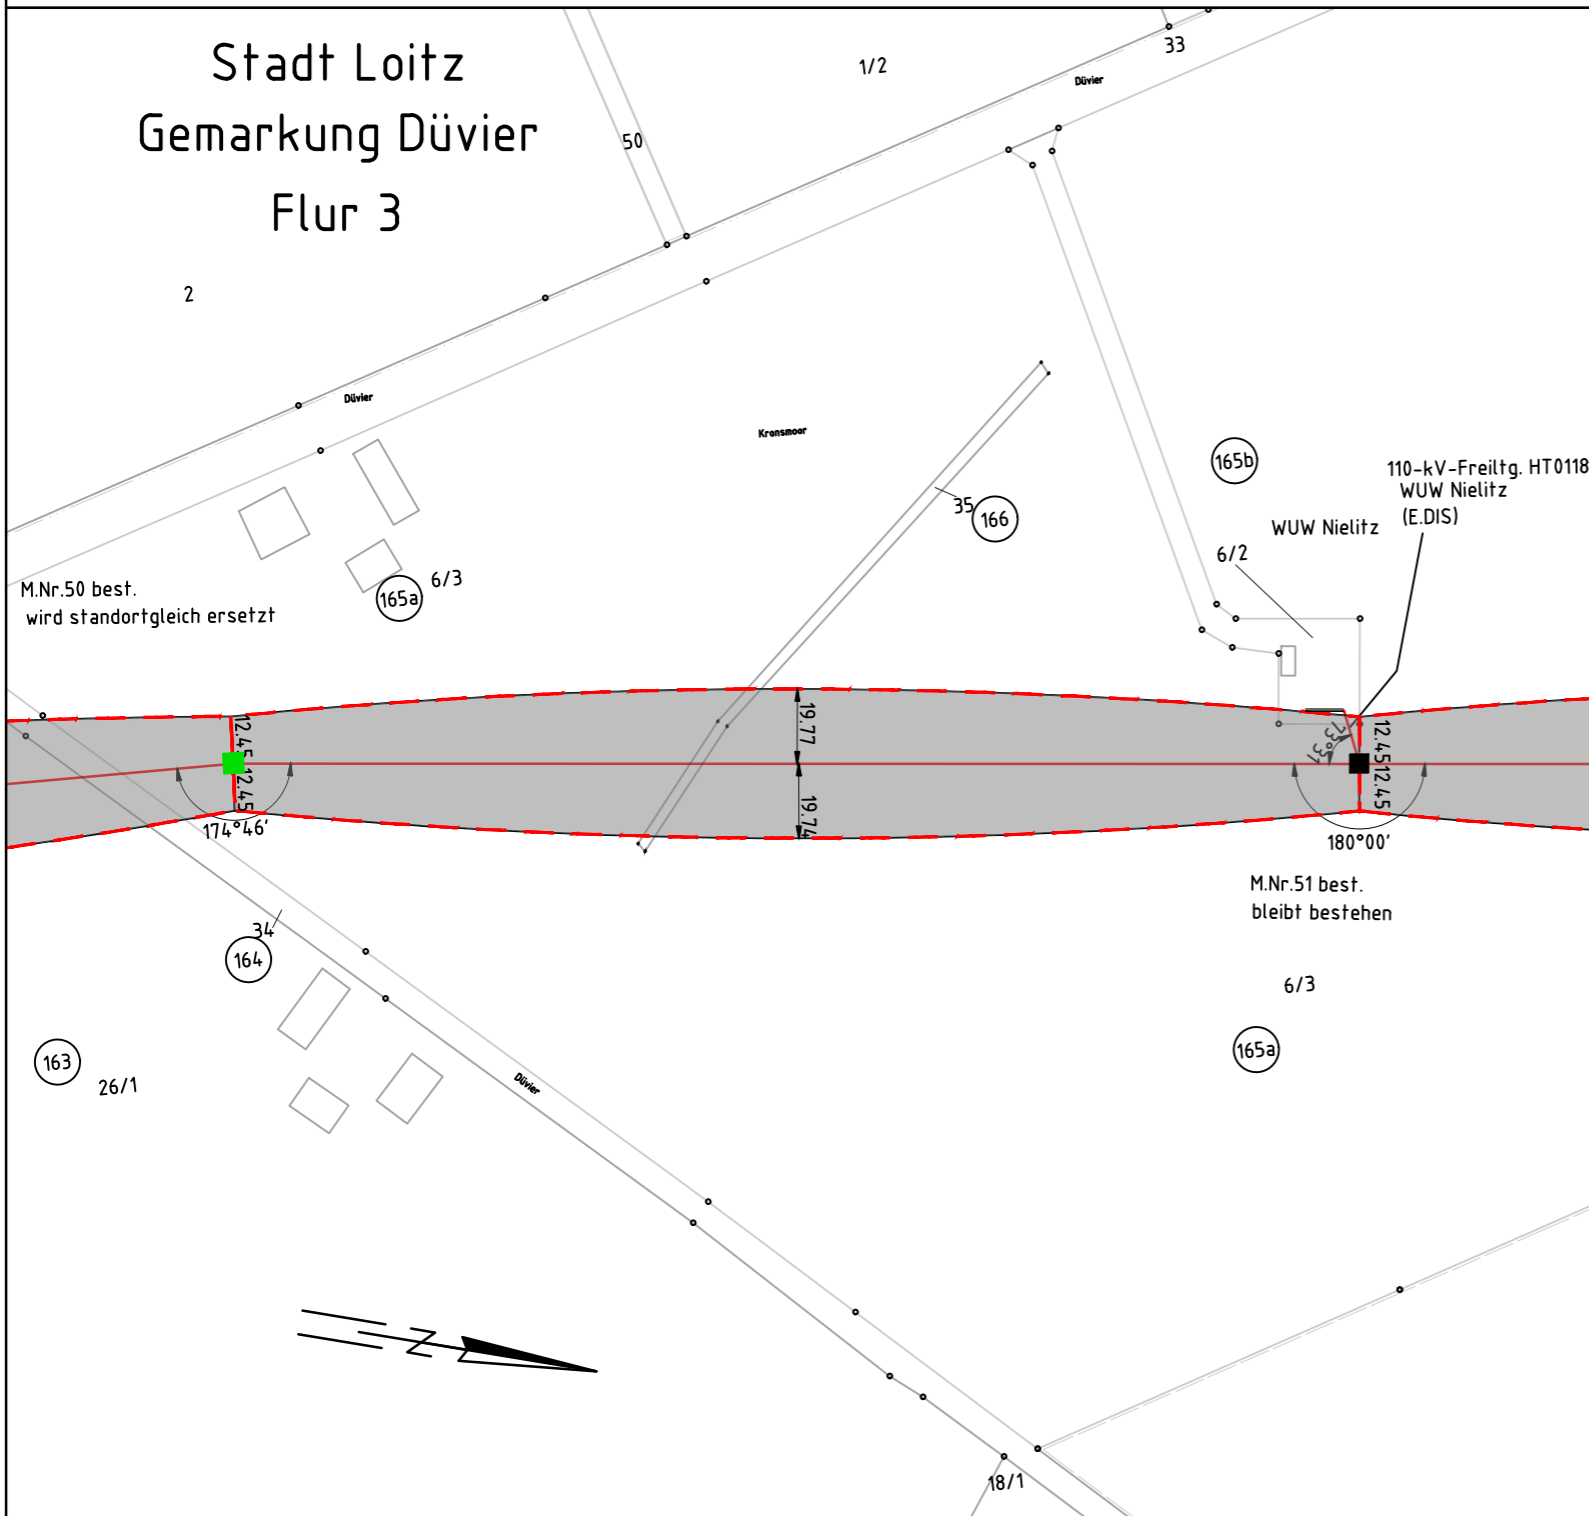

110-kV Freileitung HT-0018 Siedenbrünzow - Grimmen

Mast Nr.49 - Mast Nr.50

Gemarkung: Düvier


Flur 4

Mast Nr. 49, 50

- ⊙ Ordnungnummer
- ⊠ Tragmast (Neubau)
- Abspannmast (Neubau)
- ⊠ Bestandsmast wird demontiert

- ⊠ Tragmast (Bestand)
- Abspannmast (Bestand)

- Kreis
- Stadt/ Gem.
- Gemarkung
- Flur
- Flurstück

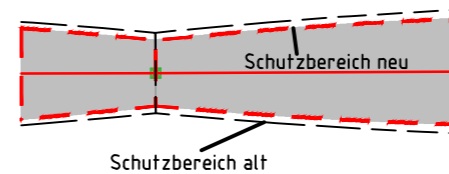

Bezugssystem Lage: ETRS89, UTM Zone 33
 Kartengrundlage: ALK, Stand 12.2023
 GeoBasis-DE/M-V, 2023

Baufirma:		Trassierungsfirma: 		Auftraggeber: E.DIS Netz GmbH Langewahler Straße 60 15517 Fürstenwalde/Spree	
Revision:		Trassierung:		Maßstab:	
Aufg.		Aufg.	05/2014 SPIE/Arnhold	Lageplan: Maßstab 1:2000	
Gez.		Gez.	02/2024 Brauner	Benennung: Rechtserwerbsplan	
Gepr.		Gepr.	02/2024 Schmidt		
Fortführungsoriginal		Bearb.		Zeichnungsnummer: REP_HT0018_0049-0050	
		Gepr.			
		Datum Name			
				Blatt: 16	
				Blatt: 16 von 30	
Zust.	Änderung	Datum	Name	Urspr.	Ers. f.:
					Ers. d.:

Landkreis Vorpommern-Greifswald
 Stadt Loitz
 Gemarkung Düvier
 Flur 4

Landkreis Vorpommern-Rügen
 Gemeinde Süderholz
 Gemarkung Klein Rakow
 Flur 1