

59
T1-2 JE-09

-286.38-

60
WA4-8 JE-09

-269.74-


61
T1+0 JE-09

-290.39-

62
WA4+0 JE-09




110-kV-Freileitung HT0018 Siedenbrünzow - Grimmen Mast Nr. 59 - Mast Nr. 62

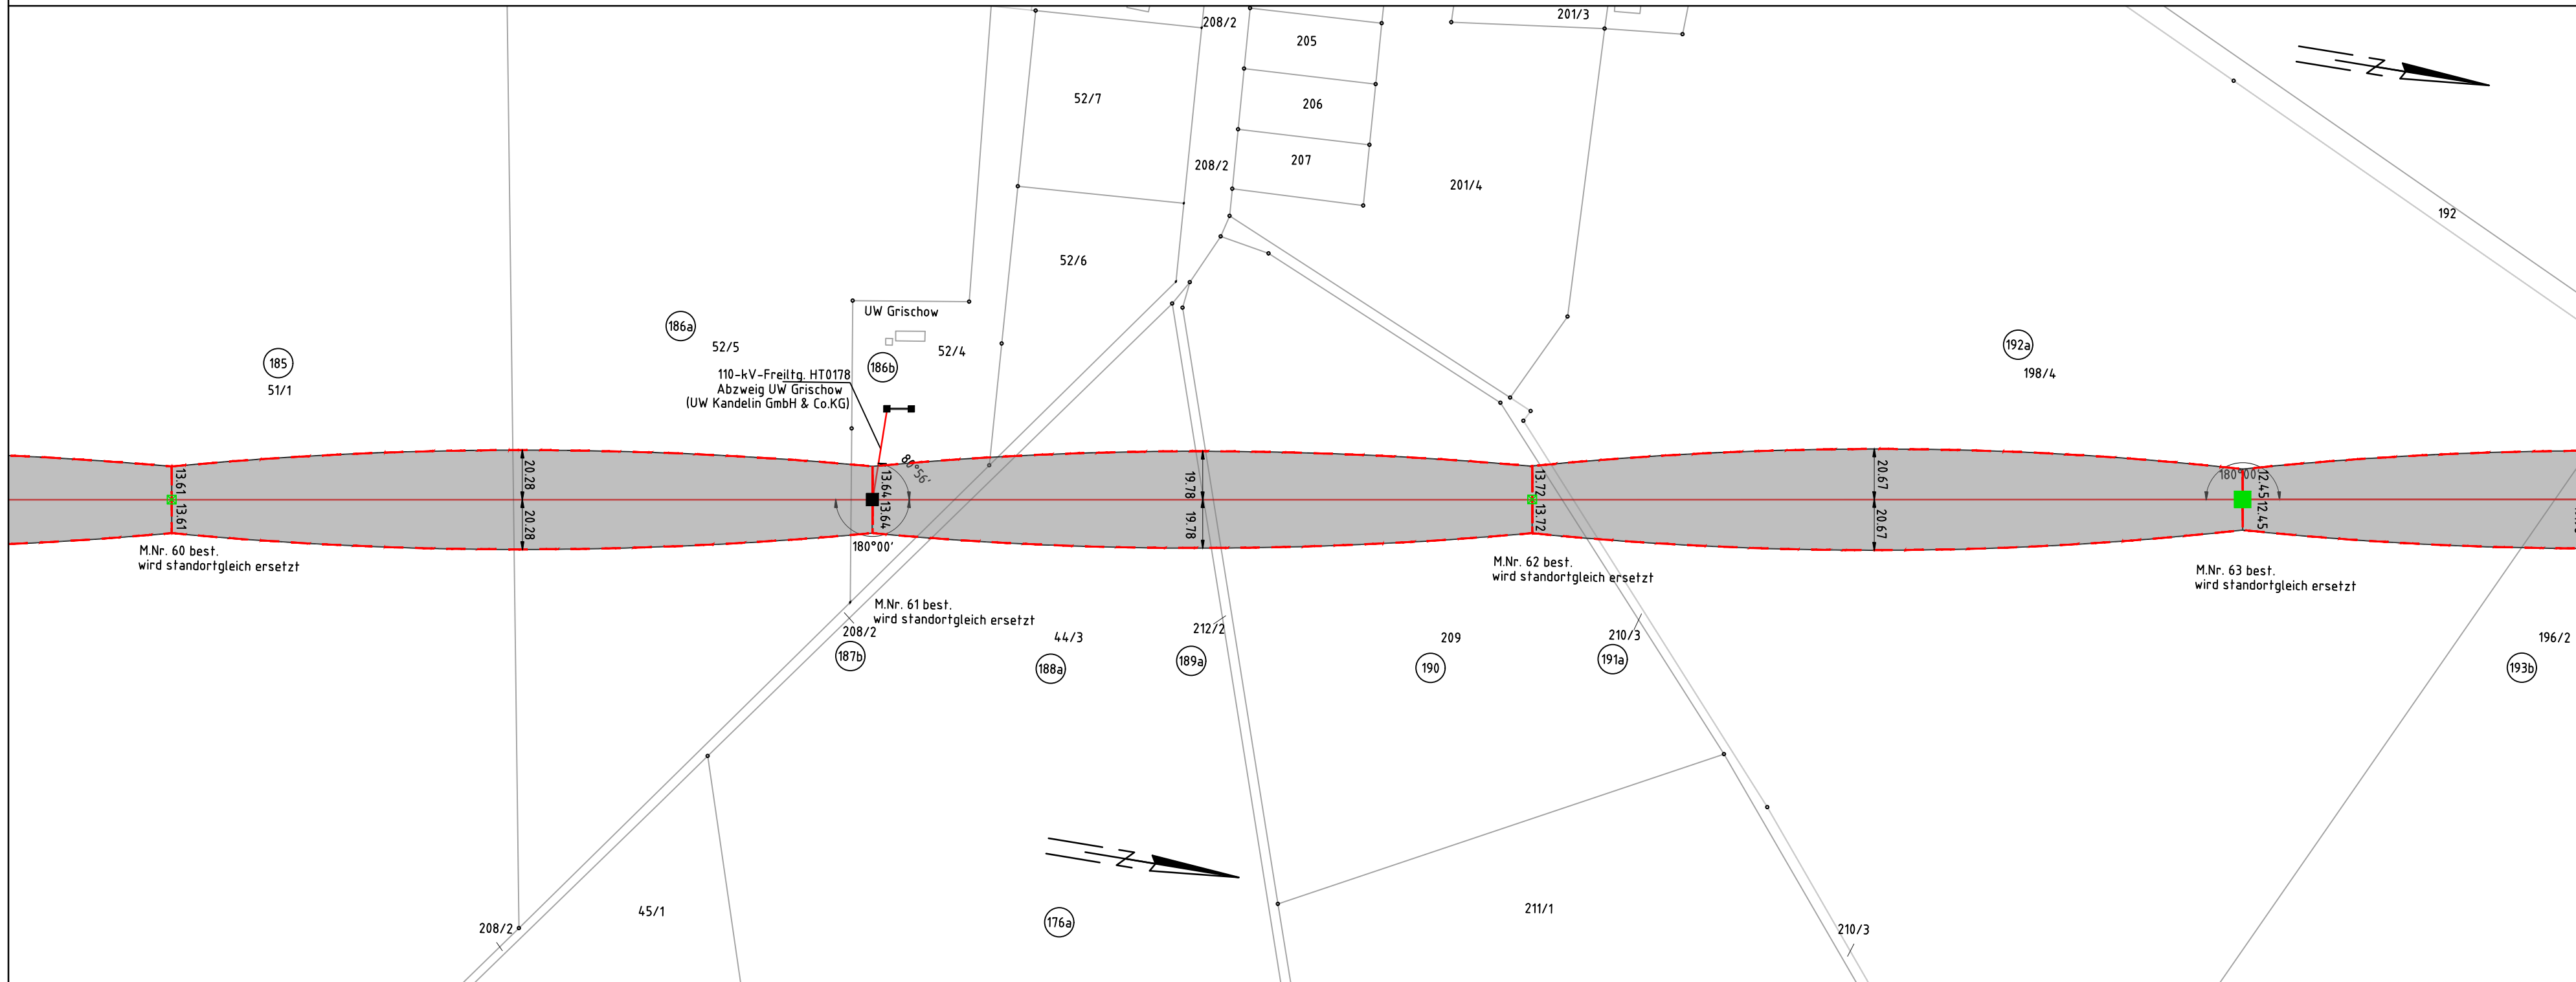

Gemarkung: Grischow Flur 1 Mast Nr. 59, 60, 61, 62

- ⊙ Ordnungsnummer
 - ☑ Tragmast (Neubau)
 - Abspannmast (Neubau)
 - ☒ Bestandsmast wird demontiert
 - ☑ Tragmast (Bestand)
 - Abspannmast (Bestand)
- Kreis: _____
 Stadt/ Gem.: _____
 Gemarkung: _____
 Flur: _____
 Flurstück: _____

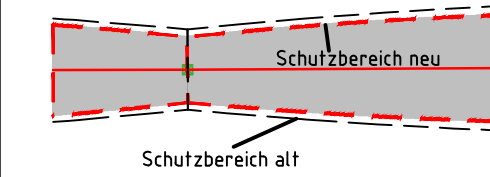

Bezugssystem Lage: ETRS89, UTM Zone 33
 Kartengrundlage: ALK, Stand 12.2023
 GeoBasis-DE/M-V, 2023

Baufirma:		Trassierungsfirma: 		Auftraggeber: E.DIS Netz GmbH Langewahler Straße 60 15517 Fürstenwalde/Spree	
Revision:		Trassierung:		Maßstab:	
Aufg.		Aufg. 05/2014 SPIE/Arnhold		Lageplan: Maßstab 1:2000	
Gez.		Gez. 02/2024 Brauner			
Gepr.		Gepr. 02/2024 Schmidt			
Fortführungsoriginal				Benennung: Rechtserwerbsplan	
		Bearb.			
		Gepr.			
		Datum			
		Name			
				Zeichnungsnummer: REP_HT0018_0059-0062	
				Blatt: 19	
				Blatt: 19 von 30	
Zust.	Änderung	Datum	Name	Urspr.	Ers. f.:
					Ers. d.:

Landkreis Vorpommern-Rügen
Gemeinde Süderholz
Gemarkung Grischow
Flur 1