


95
-66.52- Portal
WE1-2 JE-09

Stadt Grimmen Gemarkung Groß Lehmhagen Flur 2

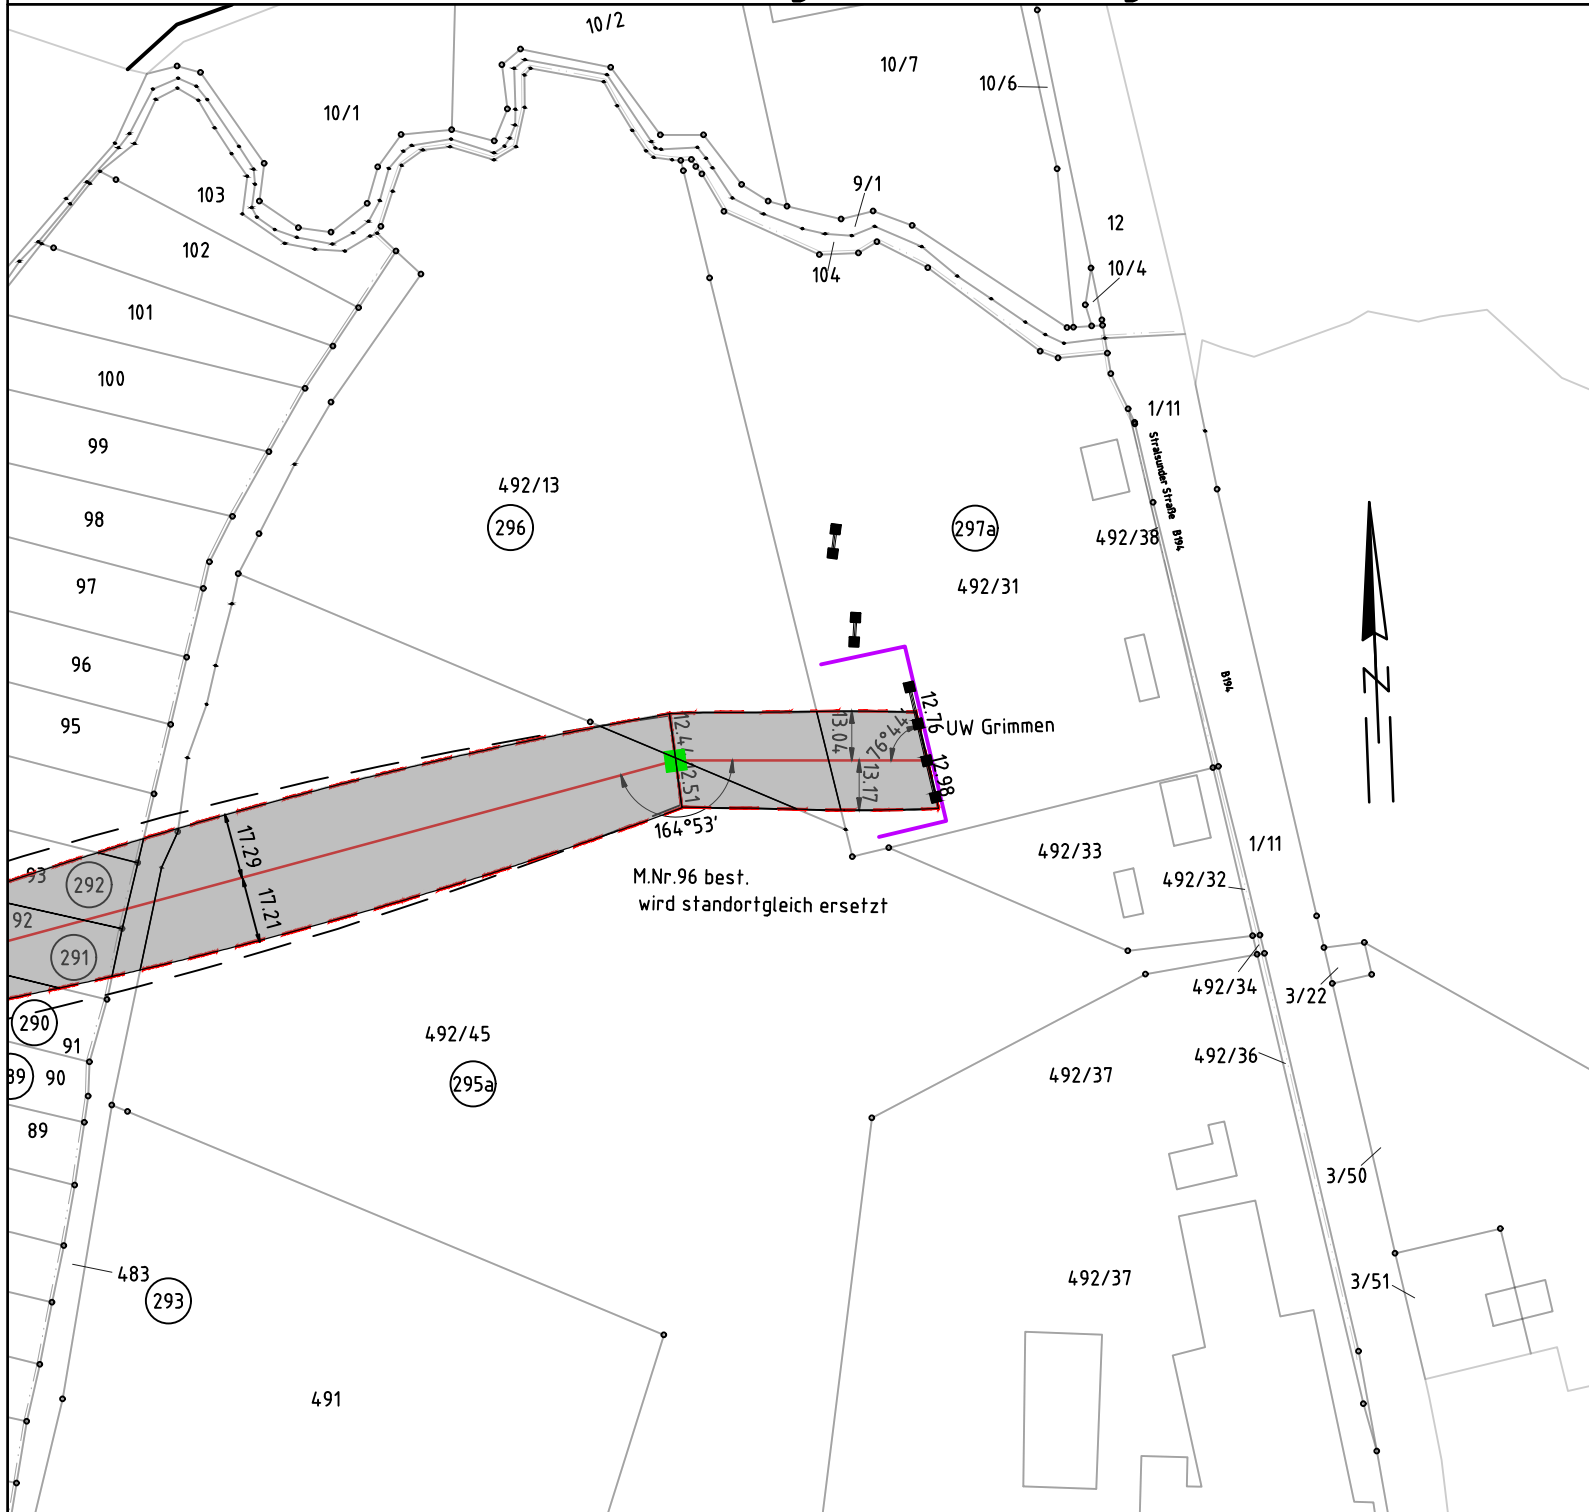


110-kV Freileitung HT-0018 Siedenbrünzow - Grimmen

Mast Nr.95 - Portal

Gemarkung: Grimmen Flur 2 Mast Nr. 95, Portal

- Planfeststellungsgrenze
 - 297 Ordnungsnummer
 - Tragmast (Neubau)
 - Abspannmast (Neubau)
 - Bestandsmast wird demontiert
 - Tragmast (Bestand)
 - Abspannmast (Bestand)
- Kreis -----
Stadt/ Gem. -----
Gemarkung -----
Flur -----
Flurstück -----

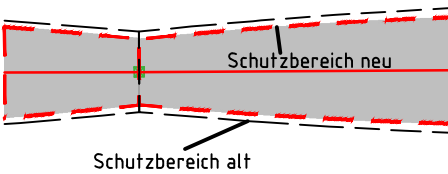

Bezugssystem Lage: ETRS89, UTM Zone 33
Kartengrundlage: ALK, Stand 12.2023
GeoBasis-DE/M-V, 2023

Landkreis Vorpommern-Rügen
Stadt Grimmen
Gemarkung Grimmen
Flur 2

Landkreis Vorpommern-Rügen
Gemeinde Splietsdorf
Gemarkung Holthof
Flur 3

Baufirma:		Trassierfirma: 		Auftraggeber: E.DIS Netz GmbH Langewahler Straße 60 15517 Fürstenwalde/Spree	
Revision:		Trassierung:		Maßstab:	
Aufg.		Aufg.	05/2014 SPIE/Arnhold	Lageplan: Maßstab 1:2000	
Gez.		Gez.	02/2024 Brauner		
Gepr.		Gepr.	02/2024 Schmidt		
Fortführungsoriginal				Benennung: Rechtserwerbsplan	
		Bearb.			
		Gepr.			
		Datum		Name	
Zust.		Änderung		Zeichnungsnummer: REP_HT0018_0095-Portal	
Datum		Name		Blatt: 30	
Urspr.		Ers. f.:		Blatt: 30 von 30	
		Ers. d.:			