

Abstand zwischen zwei Masten
-275.14-

63
T1+8 JE-09

-299.74-

64
T1+0 JE-09

-295.72-

65
T1+0 JE-09

-299.80-

Masttyp und Höhenstufung


66
WA2-2 JE-09

Mastnummer
Mastbauart




110-kV Freileitung HT-0018 Siedenbrünzow - Grimmen

Mast Nr.63 - Mast Nr.66 Legendenplan

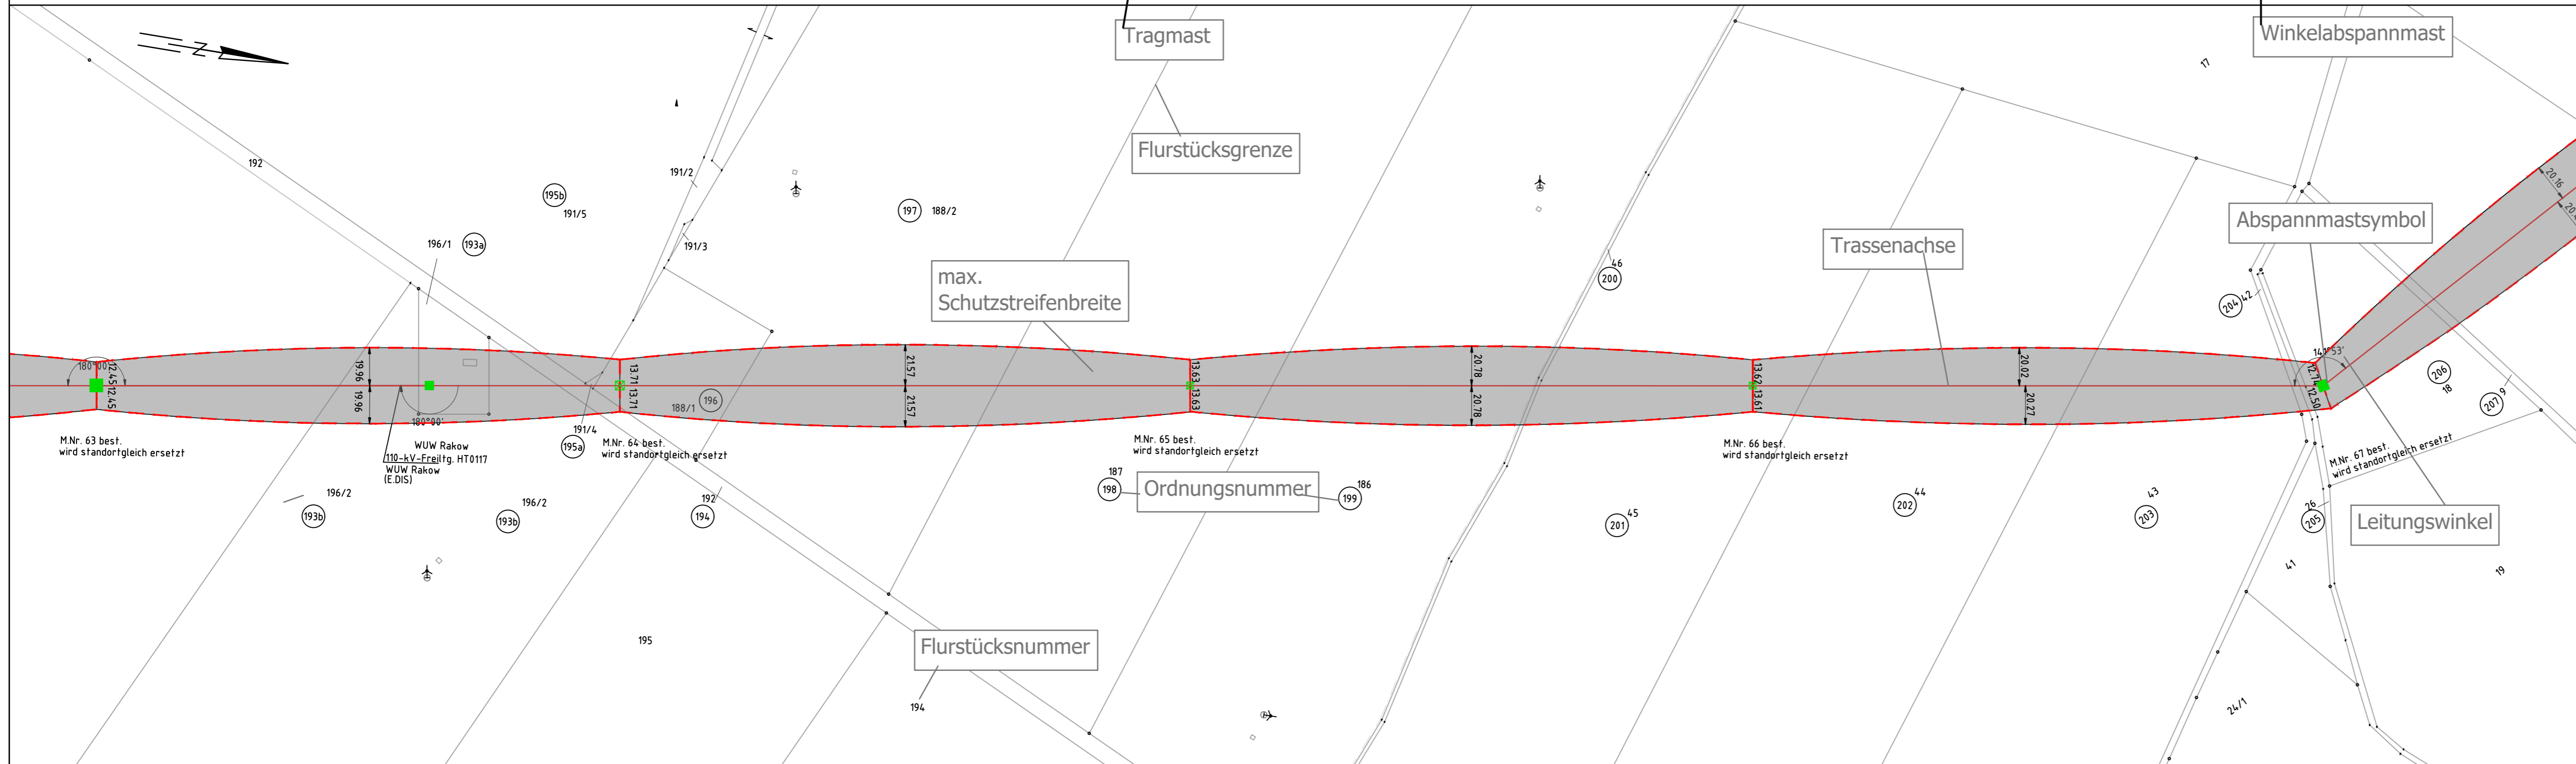

- Ordnungnummer
- Tragmast (Neubau)
- Abspannmast (Neubau)
- ⊠ Bestandsmast wird demontiert
- ⊠ Tragmast (Bestand)
- Abspannmast (Bestand)
- Kreis
- Stadt/ Gem.
- Gemarkung
- Flur
- Flurstück

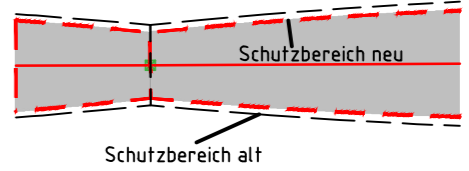

Bezugssystem Lage: ETRS89, UTM Zone 33
Kartengrundlage: ALK, Stand 12.2023
GeoBasis-DE/M-V, 2023

Baufirma:	Trassierungsfirma: 	Auftraggeber: E.DIS Netz GmbH Langewahler Straße 60 15517 Fürstenwalde/Spree
Revision:	Trassierung: Aufg. 05/2014 SPIE/Arnhold Gez. 02/2024 Brauner Gepr. 02/2024 Schmidt	Maßstab: Lageplan: Maßstab 1:2000
Fortführungsoriginal	Bearb. Gepr. Datum Name	Benennung: Rechtserwerbsplan
Zust. Änderung Datum Name	Urspr. e.dis	Zeichnungsnummer: REP_HT0018_0062-0066 Blatt: 20 von 29
	Ers. f.:	Ers. d.:

Landkreis Vorpommern-Rügen
Gemeinde Süderholz
Gemarkung Grischow
Flur 1

Gemeinde Süderholz
Gemarkung Boltenhagen
Flur 2