

62
WA4+0 JE-09


-275.14-

1R
T1+8 JE-09




110-kV Freileitung HT-0117 Abzweig Wind UW Rakow

Mast Nr.62 - Mast Nr.1R

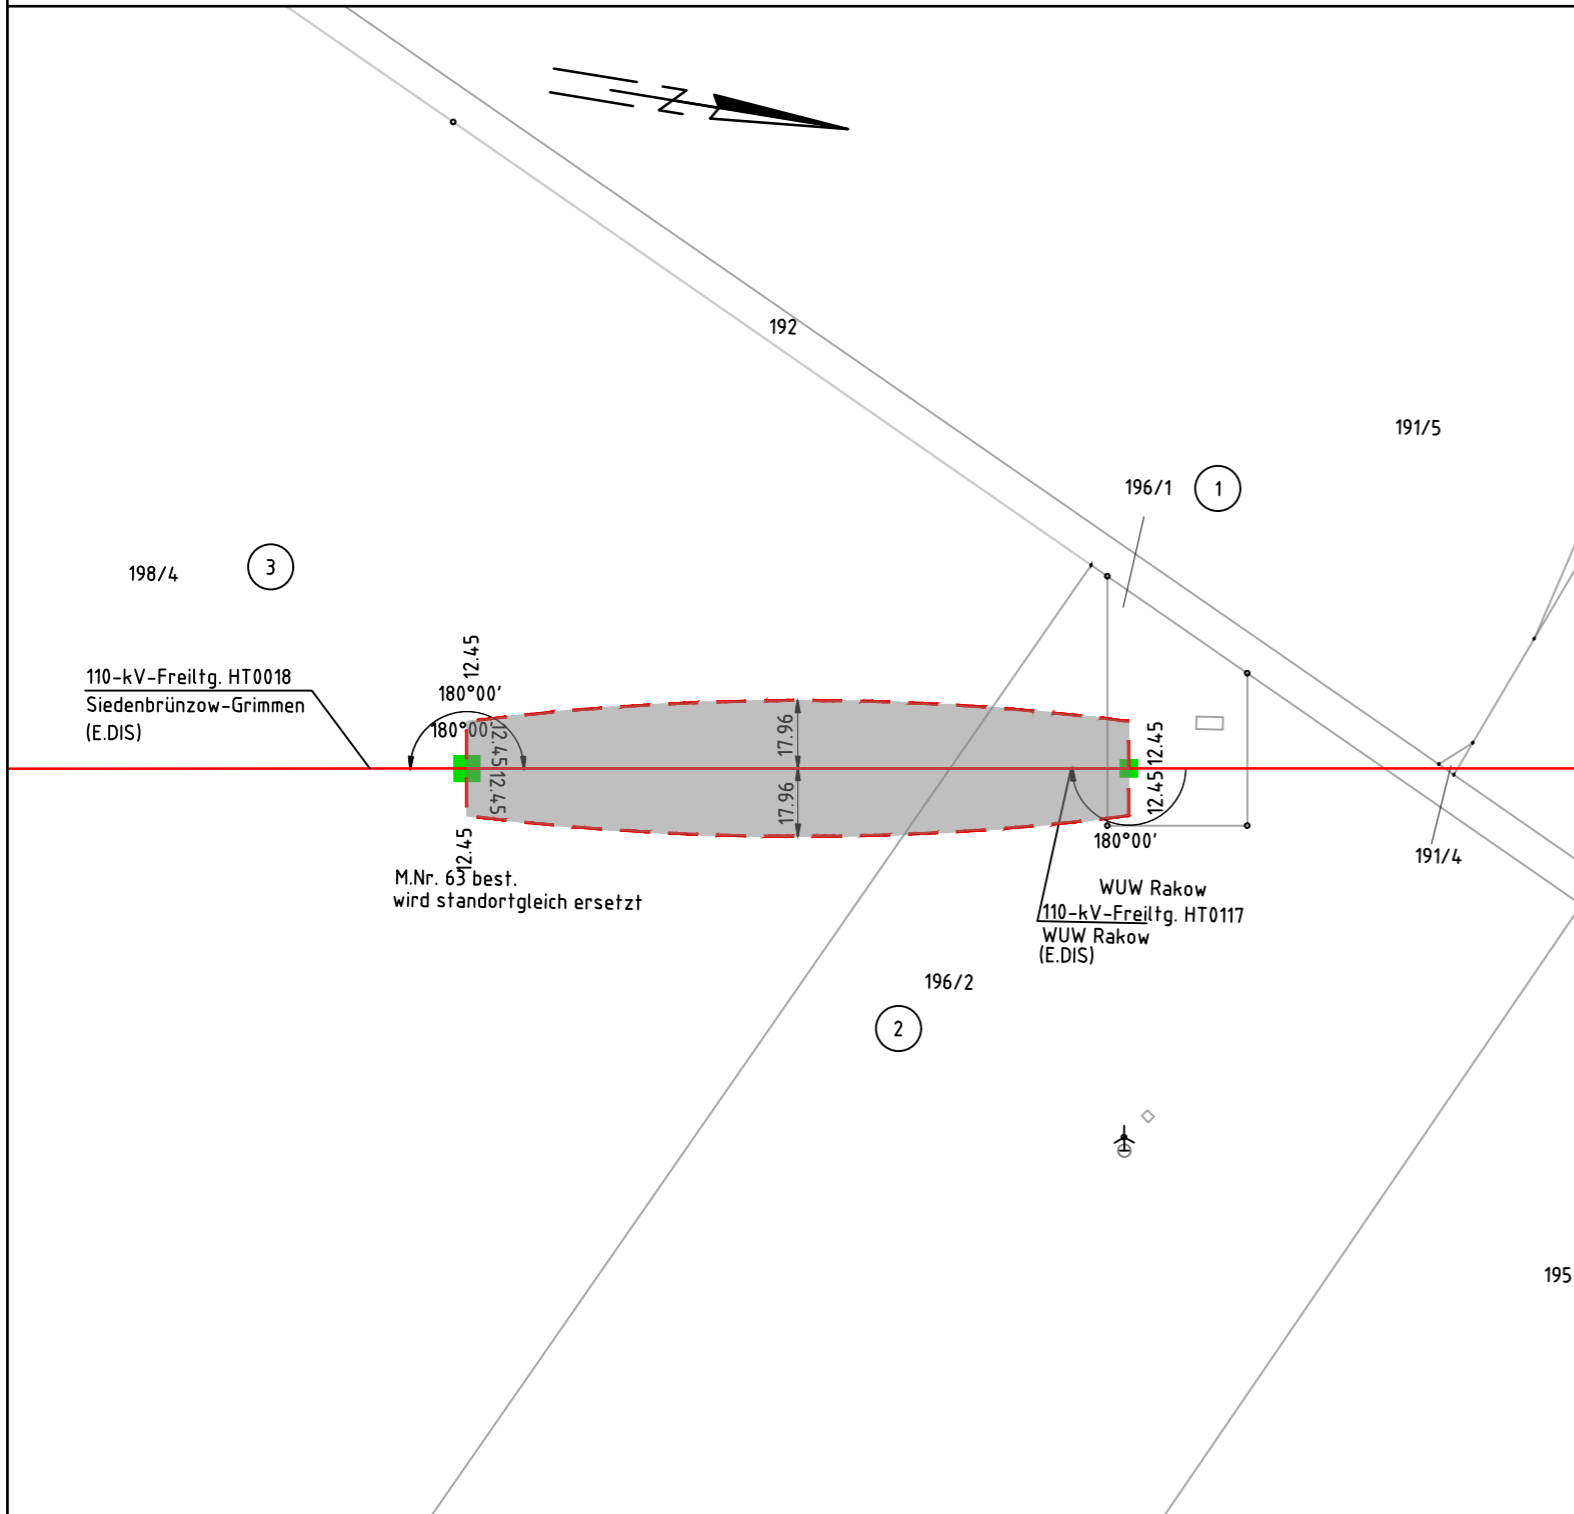

Gemarkung: Grischow Flur 1 Mast Nr. 62, 1R

- Planfeststellungsgrenze
 - Ordnungsnummer
 - Tragmast (Neubau)
 - Abspannmast (Neubau)
 - Bestandsmast wird demontiert
 - Tragmast (Bestand)
 - Abspannmast (Bestand)
- Kreis _____
 Stadt/ Gem. _____
 Gemarkung _____
 Flur _____
 Flurstück _____

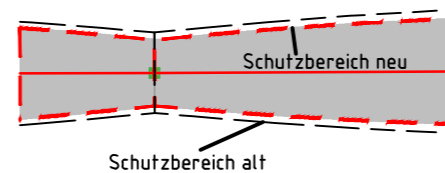

Bezugssystem Lage: ETRS89, UTM Zone 33
 Kartengrundlage: ALK, Stand 12.2023
 GeoBasis-DE/M-V, 2023

Landkreis Vorpommern-Rügen
 Gemeinde Süderholz
 Gemarkung Grischow
 Flur 1

Baufirma:		Trassierungsfirma: 		Auftraggeber: E.DIS Netz GmbH Langewahler Straße 60 15517 Fürstenwalde/Spree	
Revision:		Trassierung:		Maßstab:	
Aufg.		Aufg.	05/2014 SPIE/Arnhold	Lageplan: Maßstab 1:2000	
Gez.		Gez.	02/2024 Brauner	Benennung: Rechtserwerbsplan	
Gepr.		Gepr.	02/2024 Schmidt		
Fortführungsoriginal		Bearb.		Zeichnungsnummer: REP_HT0117_0062-1R	
		Gepr.			
		Datum Name			
				Blatt: 1	
Zust. Änderung		Datum Name		Blatt: 1 von 1	
		Urspr.		Ers. f.: Ers. d.:	