

3  
WA2-2 JE-09

-284.99-

4  
T1-4 JE-09

-284.80-

5  
T1-4 JE-09

-284.62-

6  
T1-2 JE-09

-285.06-

7  
T1-4 JE-09


-285.06-

8  
WA2-2 JE-09



110-kV Freileitung HT-0018  
Siedenbrünzow - Grimmen

Mast Nr.3 - Mast Nr. 8

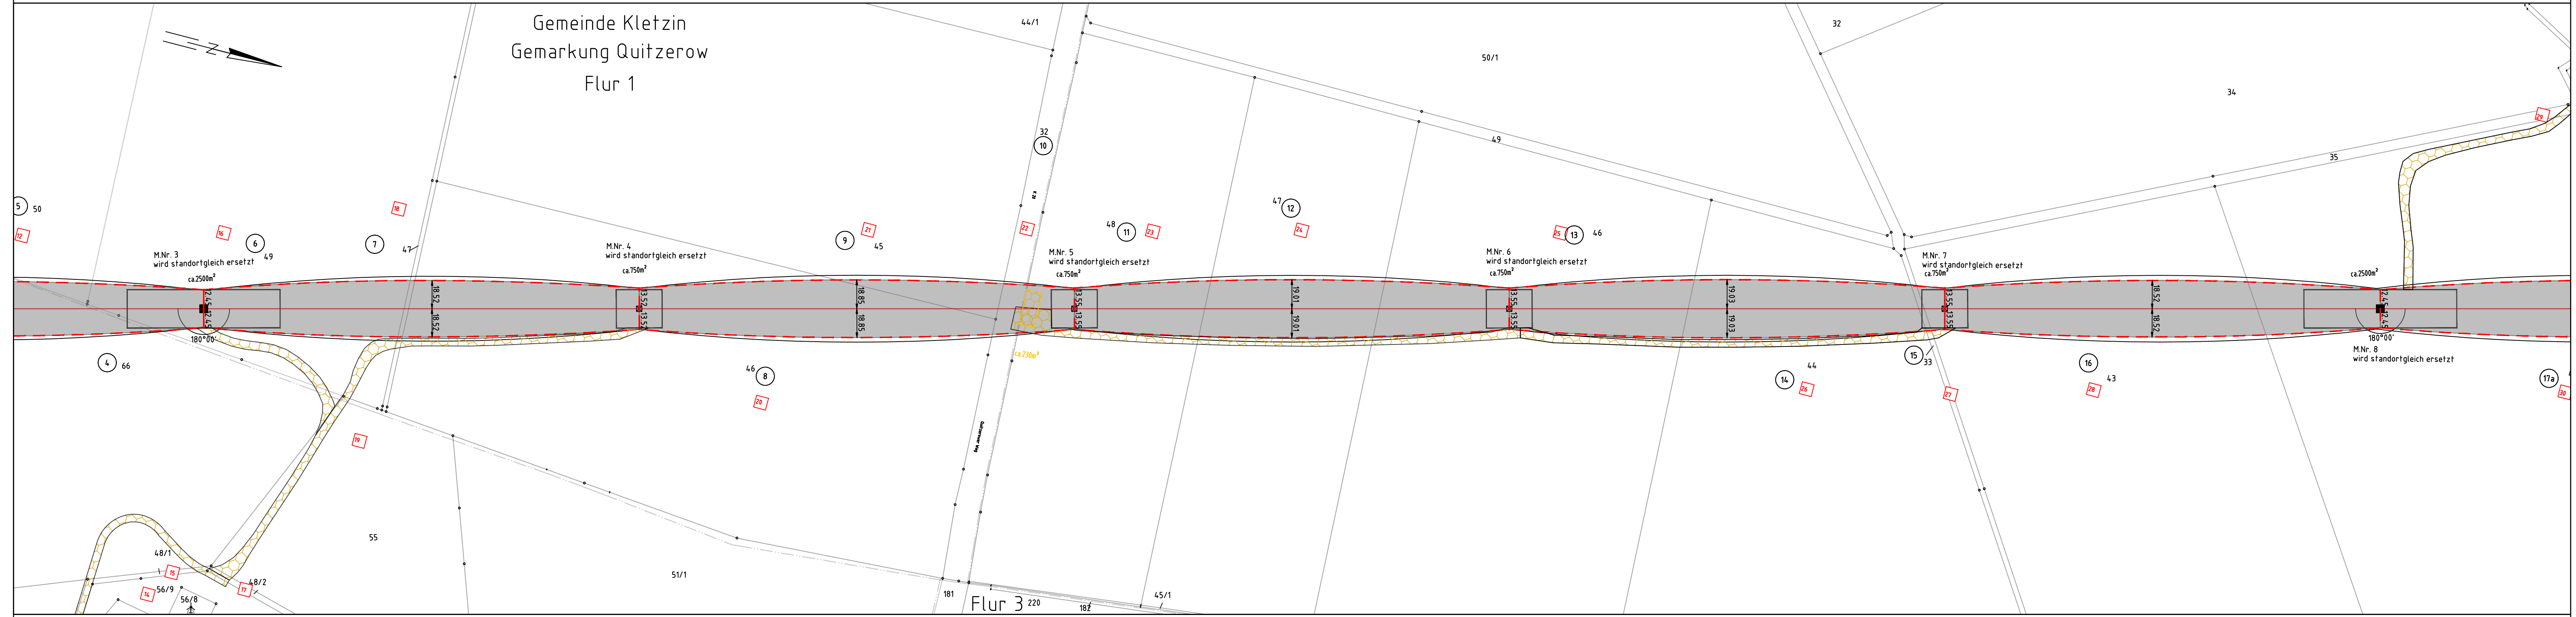

Legende:

temporäre Inanspruchnahme  
Arbeitsfläche  
Leitungsachse Provisorium  
Schutzstreifen

Grenze:  
Kreis: \_\_\_\_\_  
Gemeinde: \_\_\_\_\_  
Gemarkung: \_\_\_\_\_  
Flurstück: \_\_\_\_\_

18 Ordnungsnummer  
108 lfd. Nr. temporäre Inanspruchnahme

Tragmast (Neubau)  
Tragmast (Bestand)

Abspannmast (Neubau)  
Abspannmast (Bestand)

Bestandsmast wird demontiert

Schutzgerüst

Bezugssystem Lage: ETRS89, UTM Zone 33  
Kartengrundlage: ALK, Stand 12.2023  
GeoBasis-DE/M-V, 2023

Baufirma:	Trassierungsfirma: 	Auftraggeber: E.DIS Netz GmbH Langewahler Straße 60 15517 Fürstenwalde/Spree
Revision:	Trassierung: Aufg. 05/2014 SPIE/Arnhold Gez. 02/2024 Brauner Gepr. 02/2024 Schmidt	Maßstab: Lageplan: Maßstab 1:2000
Fortführungsoriginal	Bearb. Gepr. Datum Name	Benennung: Rechtserwerbsplan Zuwegung
Zust. Änderung Datum Name Urspr.	Zeichnungsnummer: REP_Z_HT0018_0003-0008	Blatt: 4 4 von 32
Ers. f.:	Ers. d.:	

Landkreis Mecklenburgische Seenplatte  
Gemeinde Kletzin  
Gemarkung Kletzin  
Flur 2

Landkreis Mecklenburgische Seenplatte  
Gemeinde Kletzin  
Gemarkung Quitzerow  
Flur 2