

8
WA2-2 JE-09

-285.20-

9
T1-4 JE-09

-285.51-

10
T1-2 JE-09

-285.03-


11
T1-4 JE-09



110-kV Freileitung HT-0018
Siedenbrünzow - Grimmen

Mast Nr. 8 - Mast Nr.11


Legende:

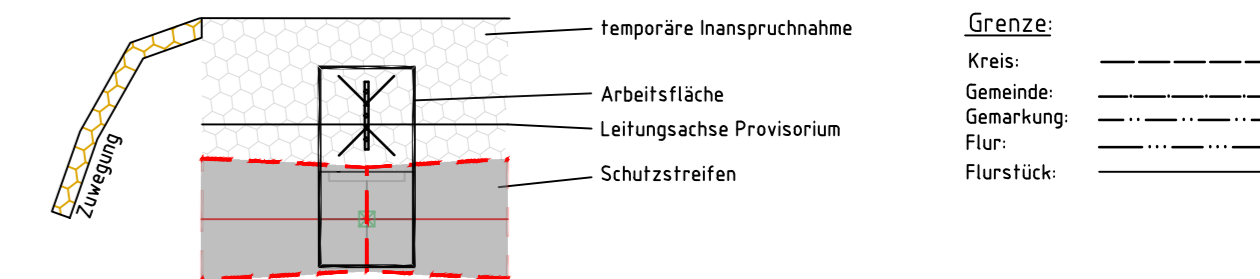

- 18 Ordnungsnummer
- 108 lfd. Nr. temporäre Inanspruchnahme
- Tragmast (Neubau)
- Tragmast (Bestand)
- Abspannmast (Neubau)
- Abspannmast (Bestand)
- Bestandsmast wird demontiert
- Schutzgerüst

Bezugssystem Lage: ETRS89, UTM Zone 33
Kartengrundlage: ALK, Stand 12.2023
GeoBasis-DE/M-V, 2023

Baufirma:	Trassierungsfirma: 	Auftraggeber: E.DIS Netz GmbH Langewähler Straße 60 15517 Fürstenwalde/Spree
Revision:	Trassierung: Aufg. 05/2014 SPIE/Arnhold Gez. 02/2024 Brauner Gepr. 02/2024 Schmidt	Maßstab: Lageplan: Maßstab 1:2000
Fortführungsoriginal	Bearb. Gepr. Datum Name	Benennung: Rechtserwerbsplan Zuwegung
Zust. Änderung Datum Name	Urspr. e.dis	Zeichnungsnummer: REP_Z_HT0018_0008-0011 Blatt: 5 von 32
	Ers. f.:	Ers. d.:

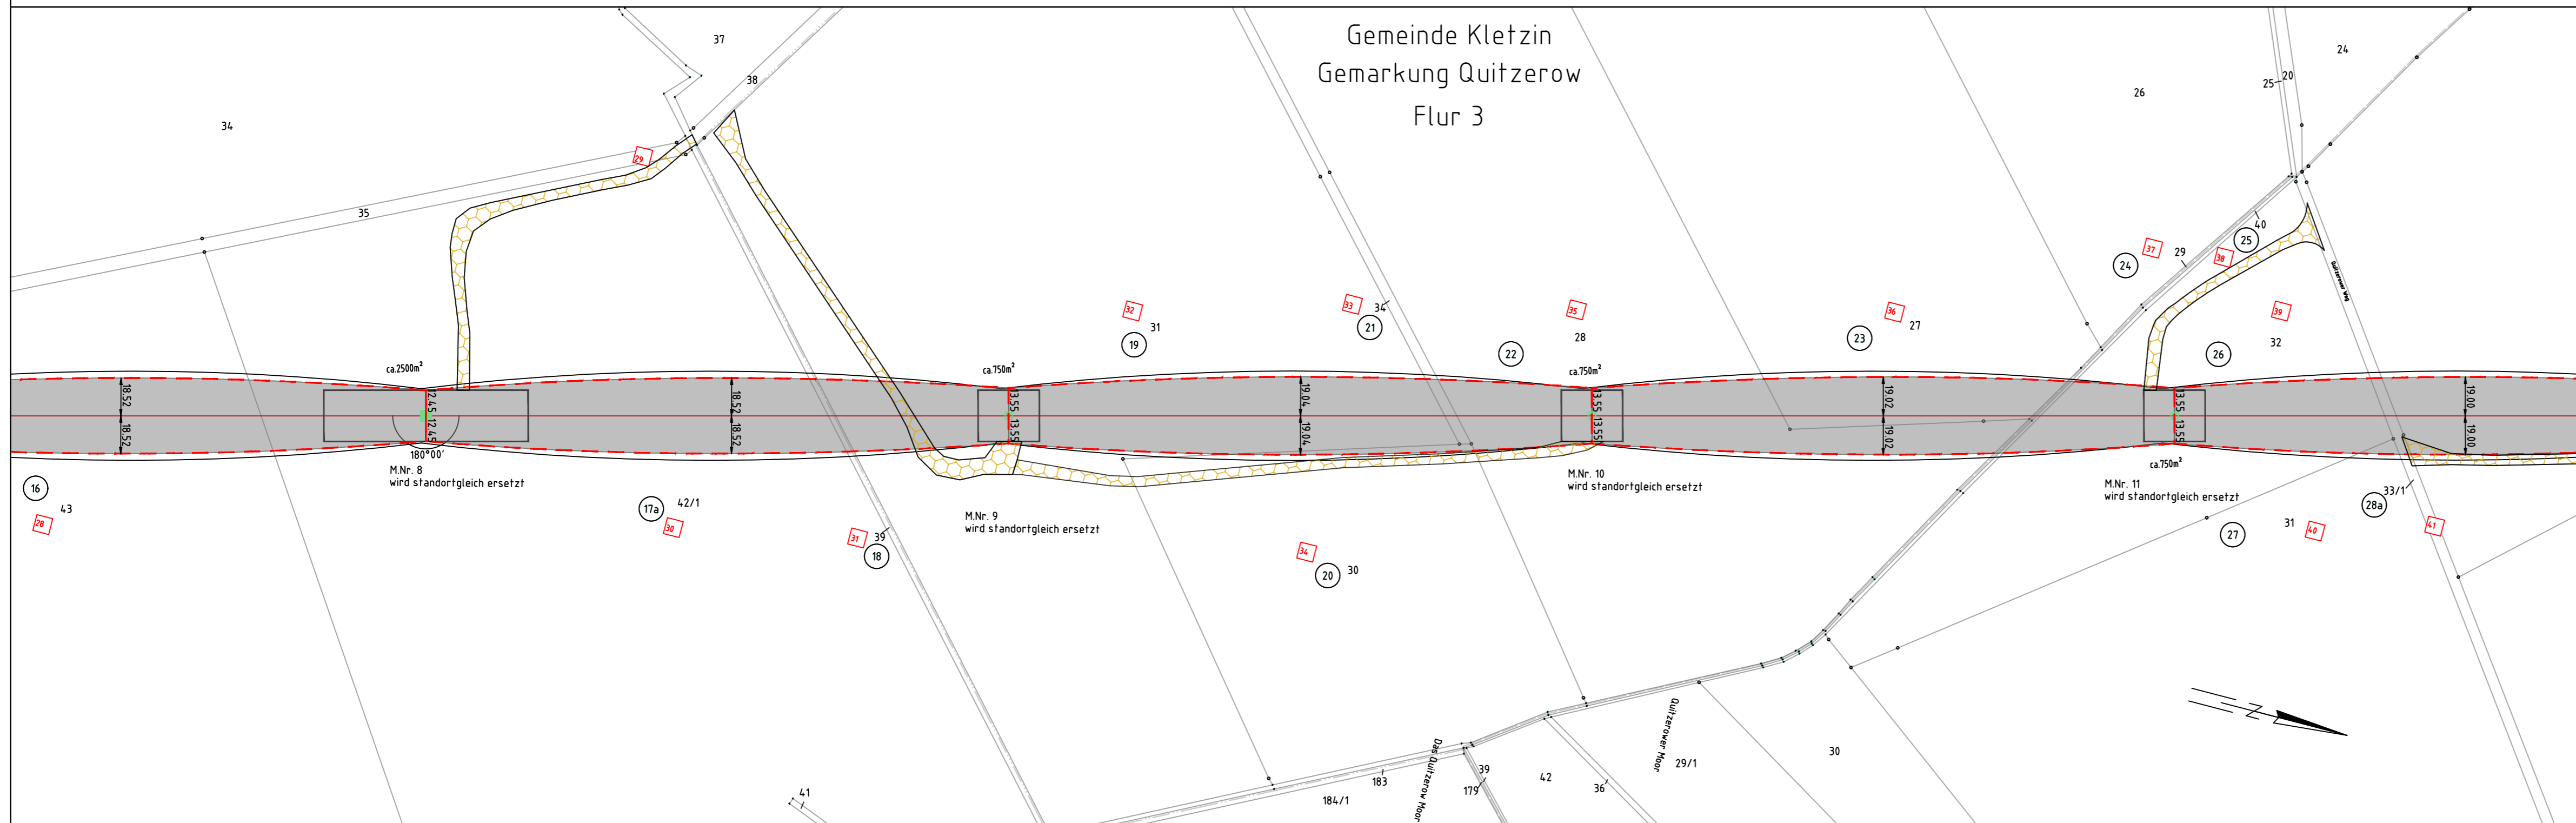

Landkreis Mecklenburgische Seenplatte
Gemeinde Kletzin
Gemarkung Quitzerow
Flur 2

Gemeinde Kletzin
Gemarkung Kletzin
Flur 3

Landkreis Vorpommern-Greifswald
Stadt Loitz
Gemarkung Wüstenfelde
Flur 1