


11 T1-4 JE-09 -284.48- 12 T1-2 JE-09 -299.79- 13 T1-2 JE-09 -260.79- 14 T1-2 JE-09 -299.65- 15 WA2-2 JE-09

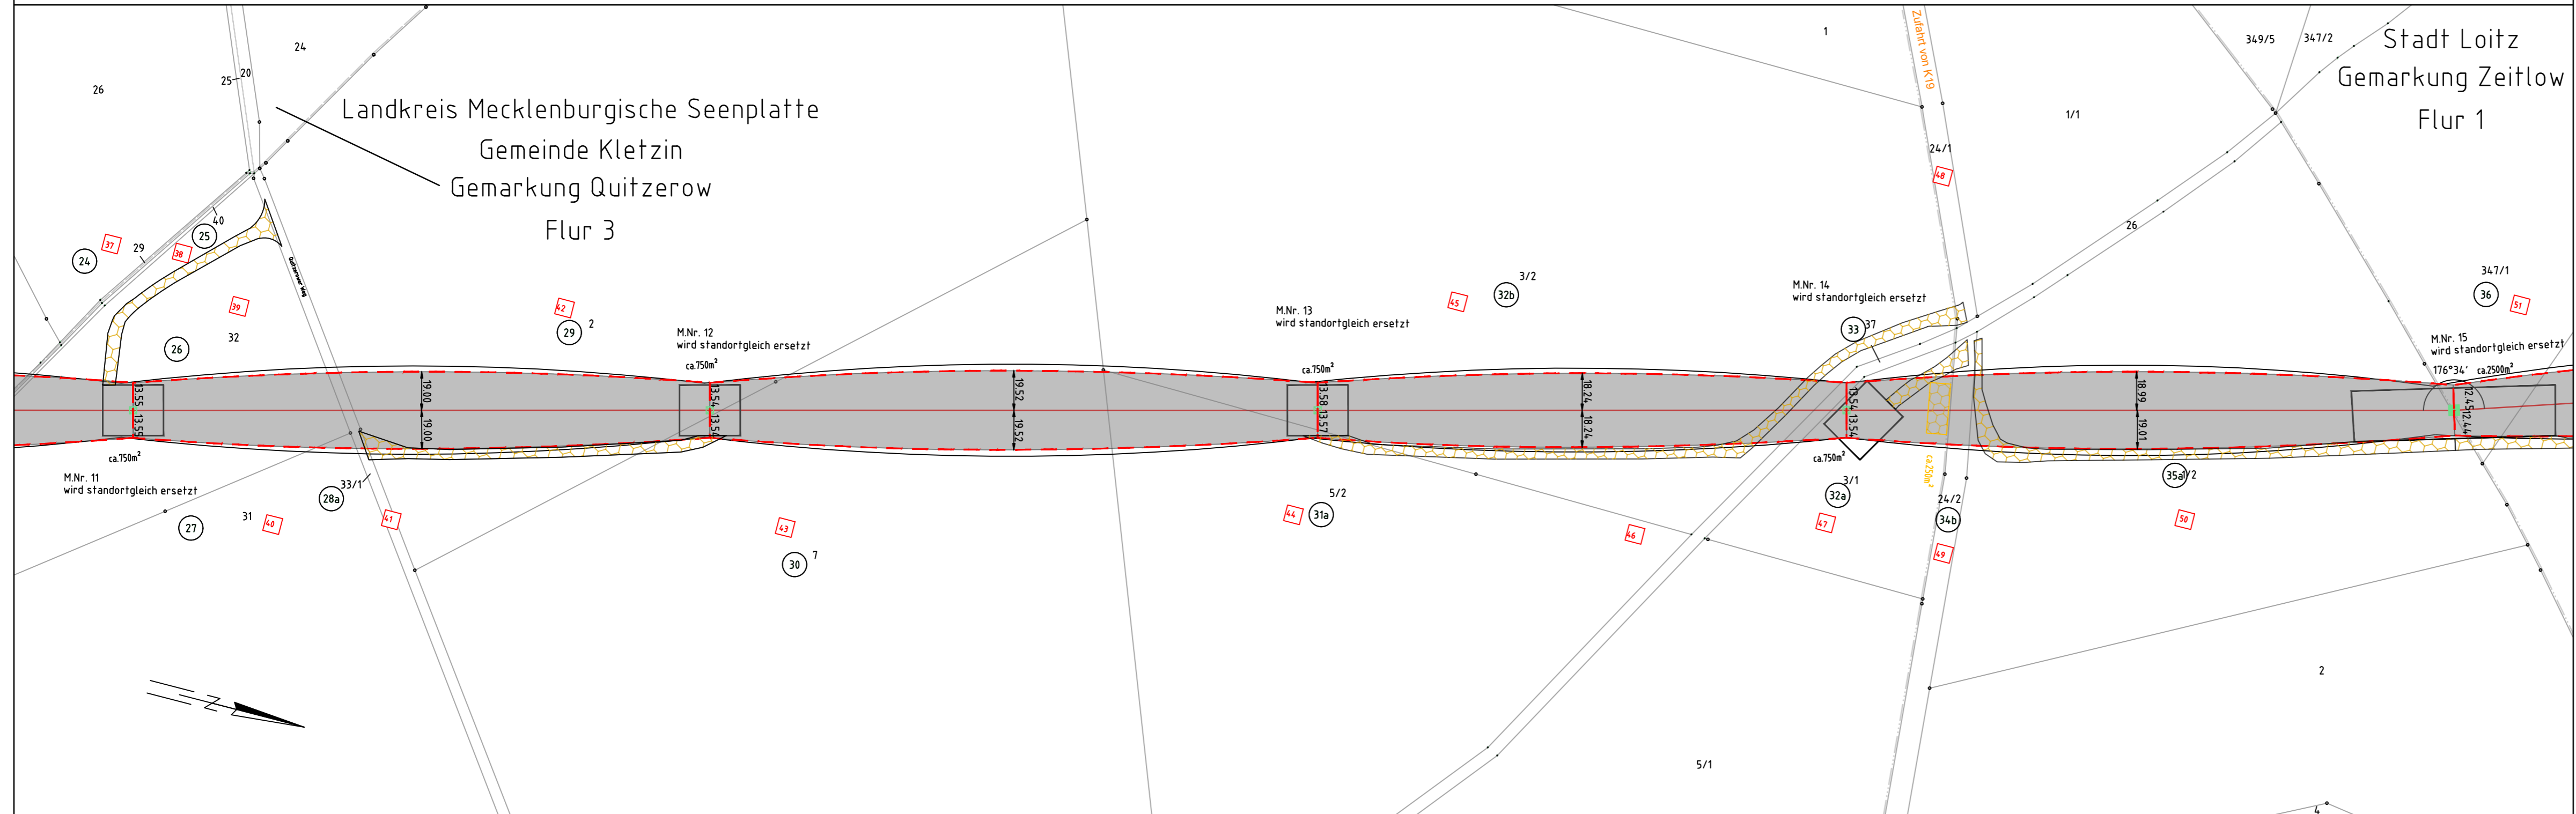

110-kV Freileitung HT-0018
Siedenbrünzow - Grimmen

Mast Nr.11 - Mast Nr.15

Legende:

18 Ordnungsnummer
 Tragmast (Neubau)
 Abspannmast (Neubau)
 Bestandsmast wird demontiert

108 lfd. Nr. temporäre Inanspruchnahme
 Tragmast (Bestand)
 Abspannmast (Bestand)

Grenze:
 Kreis: - - - - -
 Gemeinde: - · - · -
 Gemarkung: - · · · -
 Flur: - · · · · -
 Flurstück: - · · · · · -

Schutzgerüst

Bezugssystem Lage: ETRS89, UTM Zone 33
 Kartengrundlage: ALK, Stand 12.2023
 GeoBasis-DE/M-V, 2023

Baufirma:		Trassierungsfirma: 		Auftraggeber: E.DIS Netz GmbH Langewähler Straße 60 15517 Fürstenwalde/Spree	
Revision: Aufg.:		Trassierung: Aufg. 05/2022 SPIE/Arnhold Gez. 02/2024 Brauner Gepr. 02/2024 Schmidt		Maßstab: Lageplan: Maßstab 1:2000	
Gez.:		Gepr.:		Benennung: Rechtserwerbsplan Zuwegung	
Gepr.:		Bearb.:		Zeichnungsnummer: REP_Z_HT0018_0011-0015	
Gepr.:		Gepr.:		Blatt: 6 6 von 32	
Gepr.:		Datum:		Ers. f.:	
Gepr.:		Name:		Ers. d.:	
Zust.	Änderung	Datum	Name	Urspr.	Ers. f.:
					Ers. d.:

Landkreis Vorpommern-Greifswald
Stadt Loitz
Gemarkung Wüstenfelde
Flur 1

Landkreis Vorpommern-Greifswald
Stadt Loitz
Gemarkung Wüstenfelde
Flur 2

Stadt Loitz
Gemarkung Zeitlow
Flur 1