

15
WA2-2 JE-09

-269.81-

16
T1-6 JE-09

-250.08-


17
T1-4 JE-09

-259.81-

18
T1-4 JE-09

-259.83-

19
T1-4 JE-09

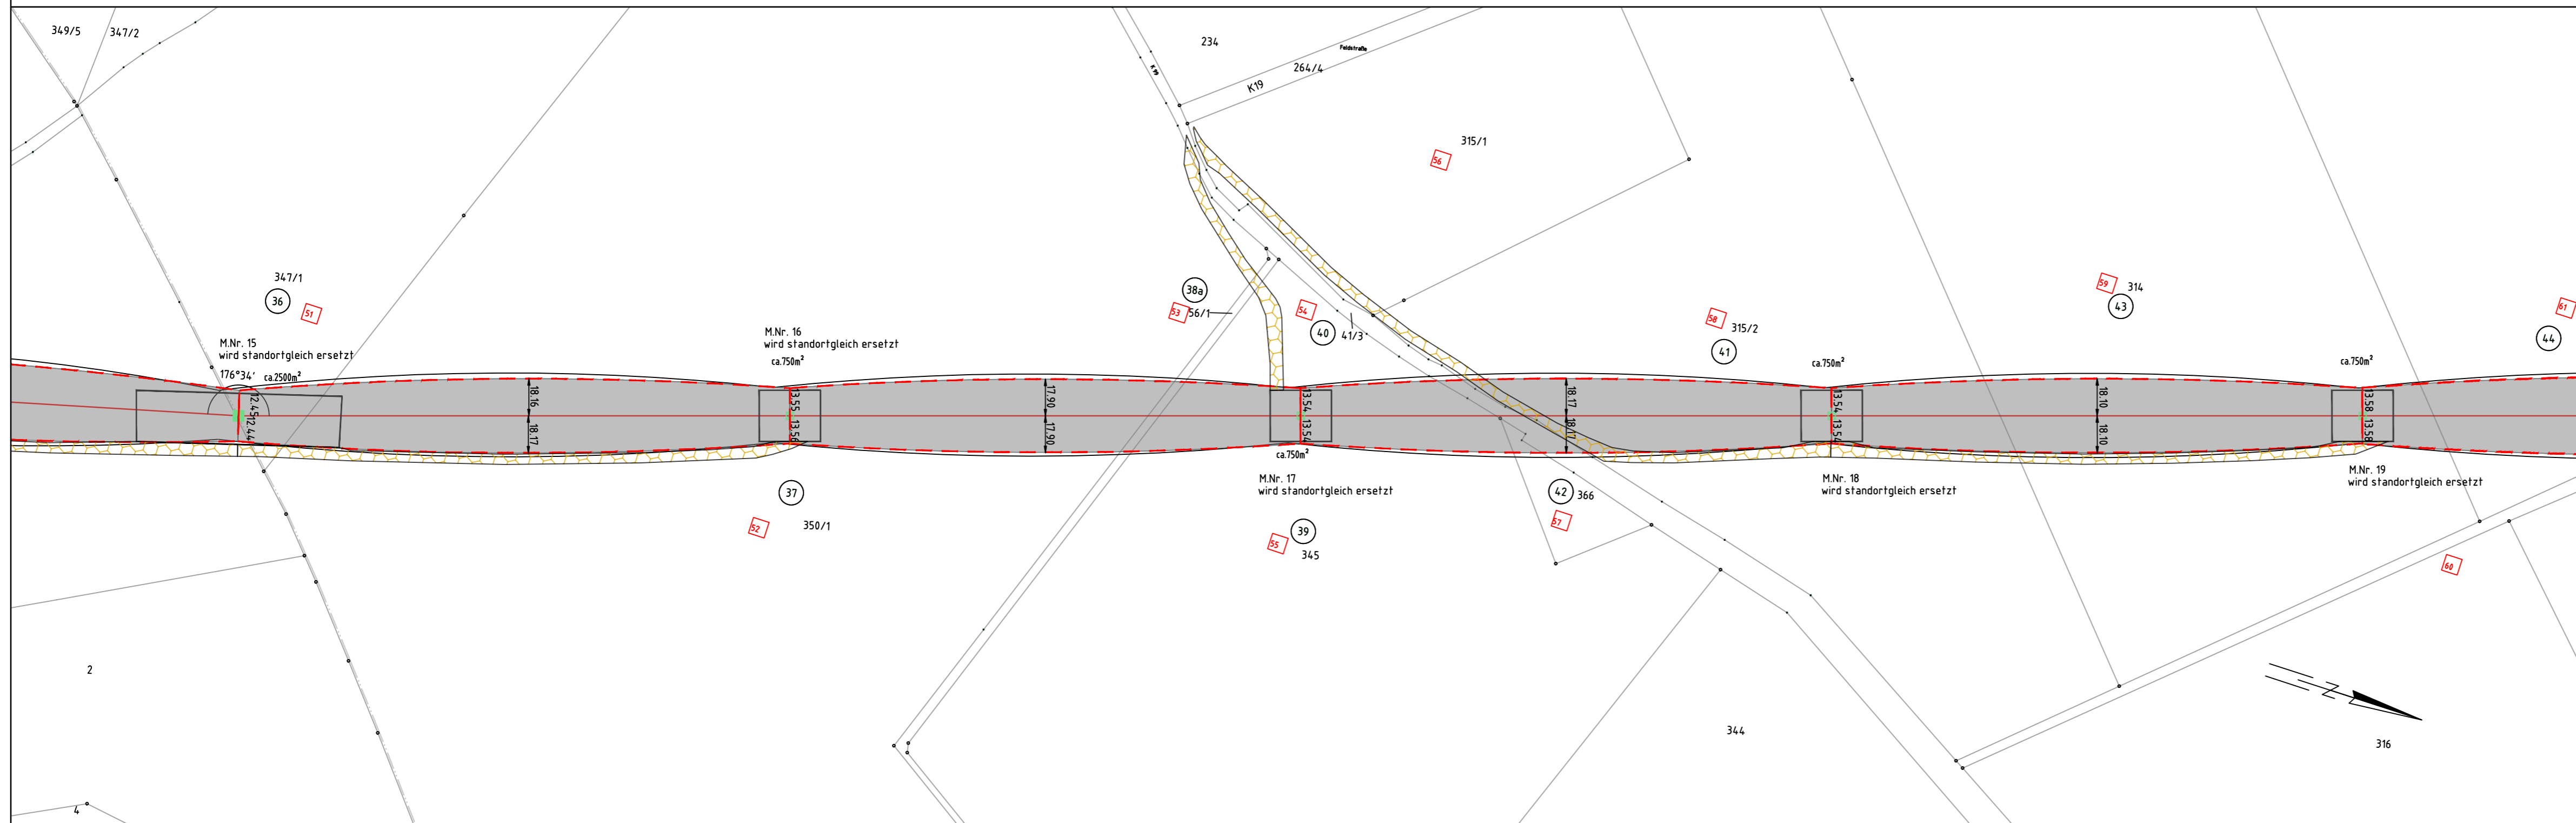

Landkreis Vorpommern-Greifswald
Stadt Loitz
Gemarkung Wüstenfelde
Flur 2


Landkreis Vorpommern-Greifswald
Stadt Loitz
Gemarkung Zeitlow
Flur 1



110-kV Freileitung HT-0018 Siedenbrünzow - Grimmen

Mast Nr.15 - Mast Nr.19

Legende:

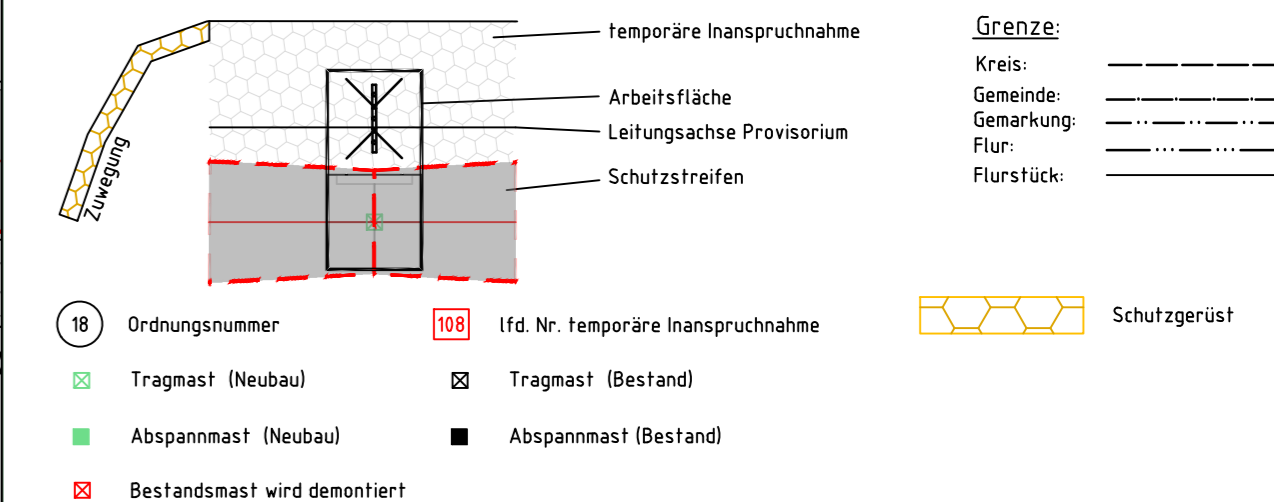

Bezugssystem Lage: ETRS89, UTM Zone 33
 Kartengrundlage: ALK, Stand 12.2023
 GeoBasis-DE/M-V, 2023

Baufirma:		Trassierungsfirma: 		Auftraggeber: E.DIS Netz GmbH Langewäher Straße 60 15517 Fürstenwalde/Spree	
Revision:		Trassierung:		Maßstab:	
Aufg.		Aufg.	06/2019 SPIE/Hubain	Lageplan: Maßstab 1:2000	
Gez.		Gez.	02/2024 Brauner		
Gepr.		Gepr.	02/2024 Schmidt		
Fortführungsoriginal		Bearb.:		Benennung: Rechtserwerbsplan Zuwegung	
		Gepr.:			
		Datum			
		Name			
				Zeichnungsnummer: REP_Z_HT0018_0015-0019	
		Urspr.:		Blatt: 7 7 von 32	
Zust.	Änderung	Datum	Name	Urspr.:	Ers. f.: