

-366.08-

24
WA2+0 JE-09

-259.91-

25
T1-2 JE-09

-290.28-

26
T1-2 JE-09

-264.86-


27
T1-4 JE-09



110-kV Freileitung HT-0018 Siedenbrünzow - Grimmen


Mast Nr.24 - Mast Nr.27

Legende:

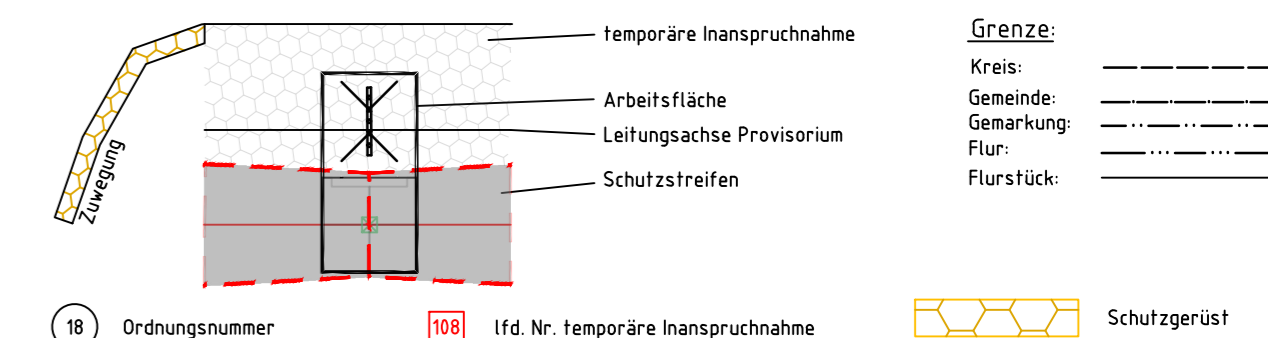

- 18 Ordnungnummer
- 108 lfd. Nr. temporäre Inanspruchnahme
- Tragmast (Neubau)
- Tragmast (Bestand)
- Abspannmast (Neubau)
- Abspannmast (Bestand)
- Bestandsmast wird demontiert

Bezugssystem Lage: ETRS89, UTM Zone 33
 Kartengrundlage: ALK, Stand 12.2023
 © GeoBasis-DE/M-V, 2023

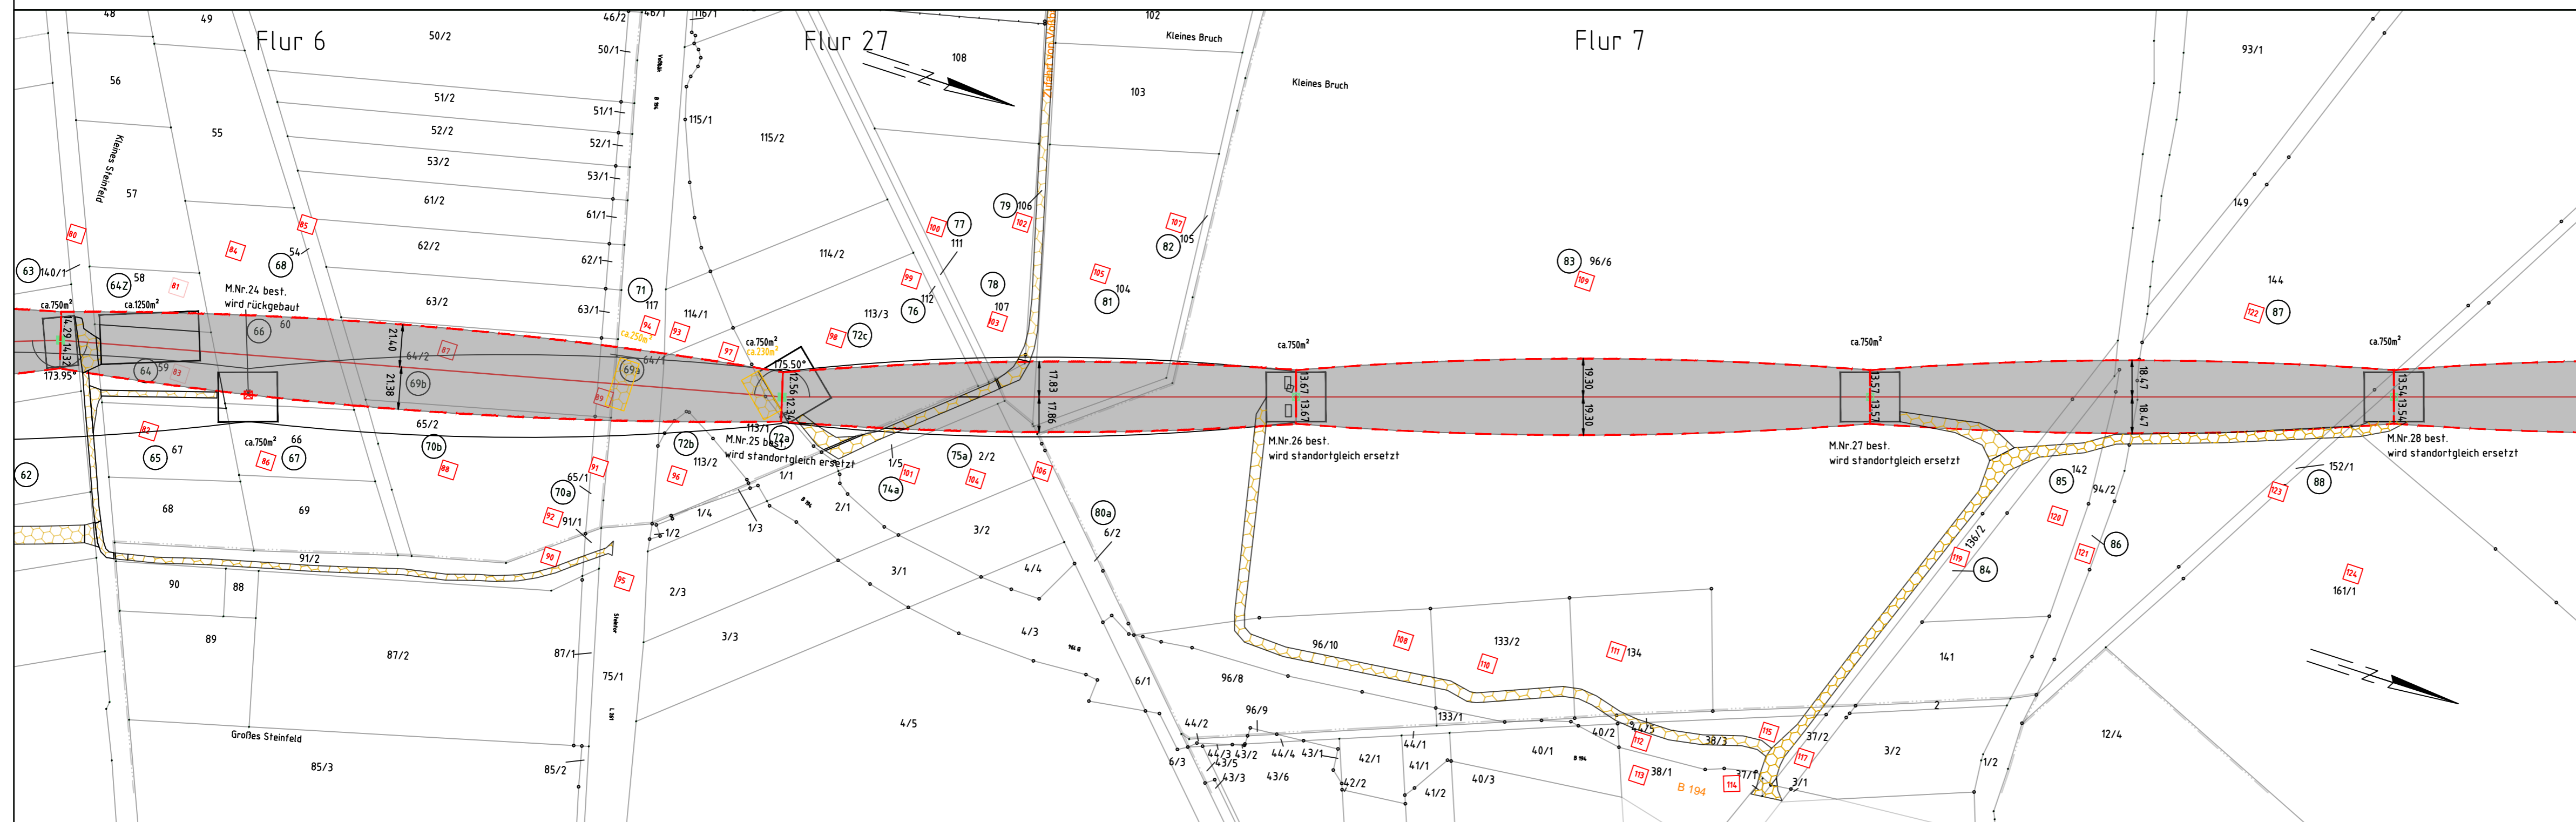

Landkreis Vorpommern-Greifswald
 Stadt Loitz
 Gemarkung Loitz
 Flur 26

Landkreis Vorpommern-Greifswald
 Stadt Loitz
 Gemarkung Loitz
 Flur 17

Landkreis Vorpommern-Greifswald
 Stadt Loitz
 Gemarkung Loitz
 Flur 16

Baufirma:		Trassierungsfirma: 		Auftraggeber: E.DIS Netz GmbH Langewähler Straße 60 15517 Fürstenwalde/Spree	
Revision:		Trassierung:		Maßstab:	
Aufg.:		Aufg. 05/2014 SPIE/Arnhold		Lageplan: Maßstab 1:2000	
Gez.:		Gez. 02/2024 Brauner			
Gepr.:		Gepr. 02/2024 Schmidt			
Fortführungsoriginal		Bearb.:		Benennung: Rechtserwerbsplan Zuwegung	
		Gepr.:			
		Datum:			
		Name:			
				Zeichnungsnummer: REP_Z_HT0018_0024-0027	
Zust. Änderung		Datum Name		Urspr. Ers. f.: Ers. d.:	
				Blatt: 10 10 von 32	