

50
WA4-8 JE-09

-284.84-

51
T1-2 JE-09

-282.70-

52
T1-4 JE-09

-289.38-

53
T1+2 JE-09

-270.20-

54
T1-4 JE-09

-270.28-

55
T1-2 JE-09

-259.98-


56
WA2-2 JE-09



110-kV Freileitung HT-0018 Siedenbrünzow - Grimmen


Mast Nr.50 - Mast. Nr.56

Legende:

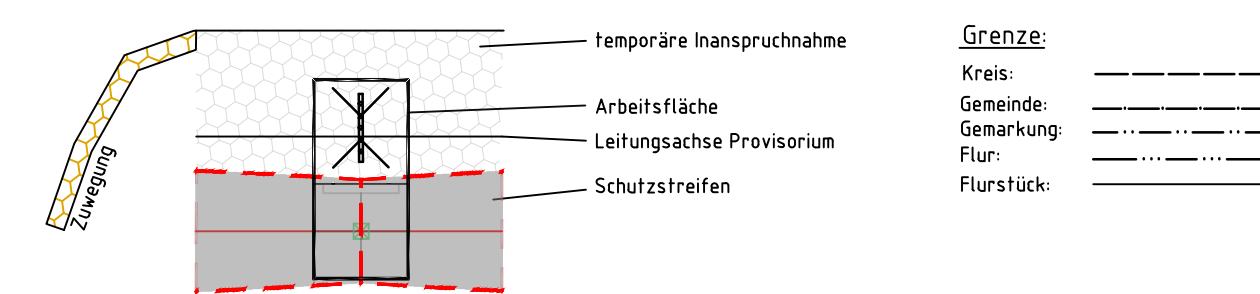

- 18 Ordnungsnummer
- Tragmast (Neubau)
- Abspannmast (Neubau)
- Bestandsmast wird demontiert
- 108 lfd. Nr. temporäre Inanspruchnahme
- Tragmast (Bestand)
- Abspannmast (Bestand)
- Schutzgerüst

Bezugssystem Lage: ETRS89, UTM Zone 33
 Kartengrundlage: ALK, Stand 12.2023
 © GeoBasis-DE/M-V, 2023

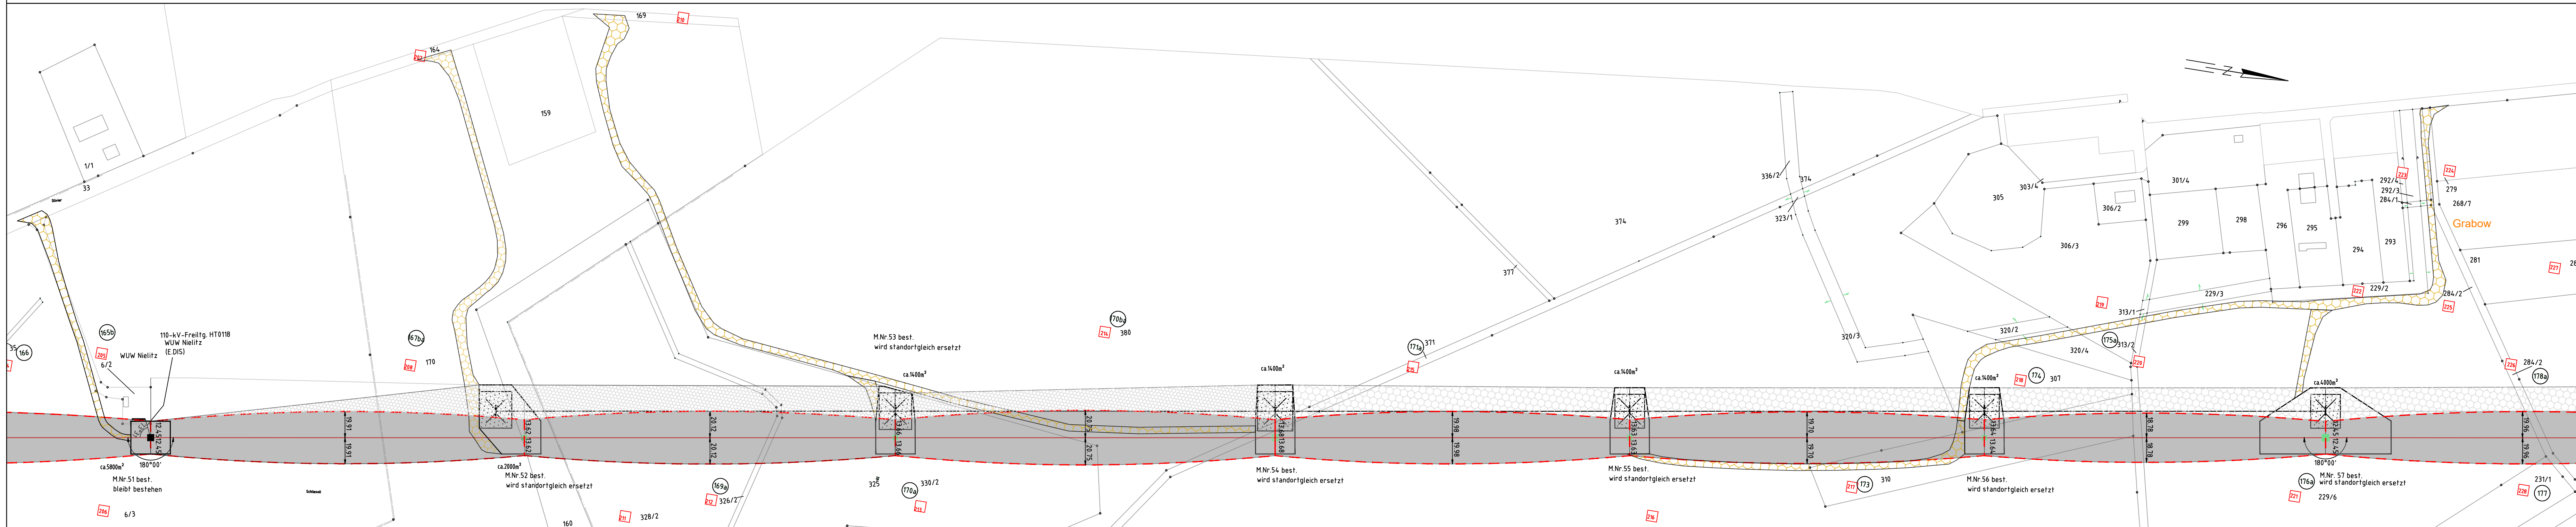

Landkreis Vorpommern-Greifswald
 Stadt Loitz
 Gemarkung Düvier
 Flur 4

Landkreis Vorpommern-Rügen
 Gemeinde Süderholz
 Gemarkung Klein Rakow
 Flur 1

Landkreis Vorpommern-Rügen
 Gemeinde Süderholz
 Gemarkung Grischow
 Flur 1

Baufirma:	Trassierungsfirma:	Auftraggeber:
		E.DIS Netz GmbH Langewahler Straße 60 15517 Fürstenwalde/Spree
Revision:	Trassierung:	Maßstab:
Aufg. SPIE	Aufg. 05/2014 SPIE/Arnhold	Lageplan: Maßstab 1:2000
Gez.	Gez. 02/2024 Brauner	
Gepr.	Gepr. 02/2024 Schmidt	
Fortführungsoriginal	Bearb.:	Benennung:
	Gepr.:	Rechtserwerbsplan Zuwegung
	Datum Name	
		Zeichnungsnummer:
		REP_Z_HT0018_0050-0056
Zust. Änderung	Datum Name Urspr.	Blatt: 17 Blatt: 17 von 32
		Ers. f.: Ers. d.: