

56  
WA2-2 JE-09

-288.32-

57  
T1+0 JE-09

-290.16-

58  
T1-2 JE-09

-274.84-


59  
T1-2 JE-09



# 110-kV Freileitung HT-0018 Siedenbrünzow - Grimmen


## Mast Nr.56 - Mast. Nr.59

Legende:

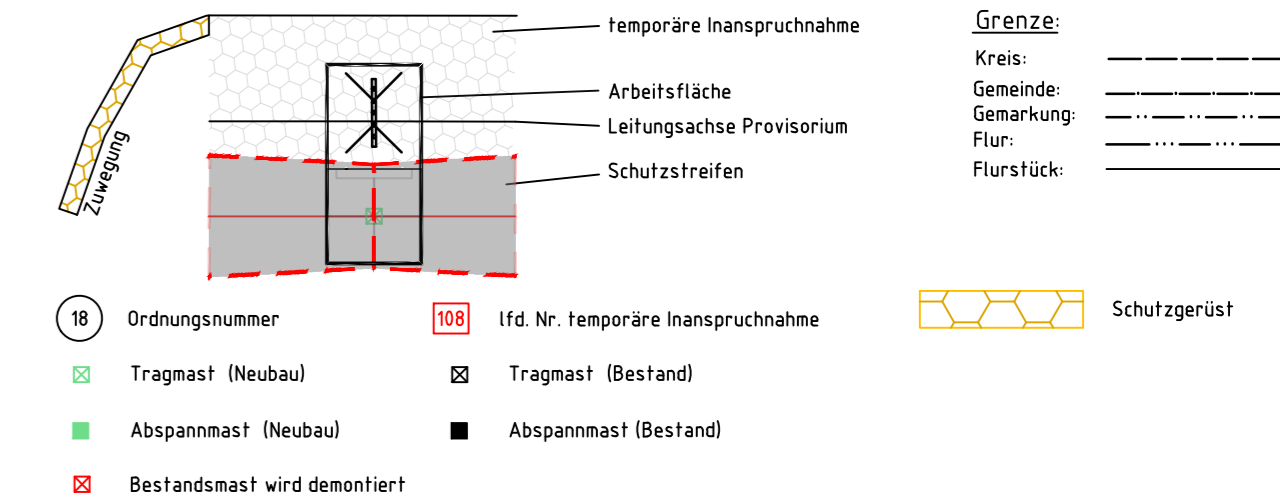

Bezugssystem Lage: ETRS89, UTM Zone 33  
Kartengrundlage: ALK, Stand 12.2023  
© GeoBasis-DE/M-V, 2023

Baufirma:	Trassierfirma: 	Auftraggeber: E.DIS Netz GmbH Langewäher Straße 60 15517 Fürstenwalde/Spree
Revision:	Trassierung: Aufg. 05/2014 SPIE/Arnhold Gez. 02/2024 Brauner Gepr. 02/2024 Schmidt	Maßstab: Lageplan: Maßstab 1:2000
Fortführungsoriginal		Benennung: Rechtserwerbsplan Zuwegung
Zust. Änderung Datum Name Urspr.		Zeichnungsnummer: REP_Z_HT0018_0056-0059 Blatt: 18 von 32

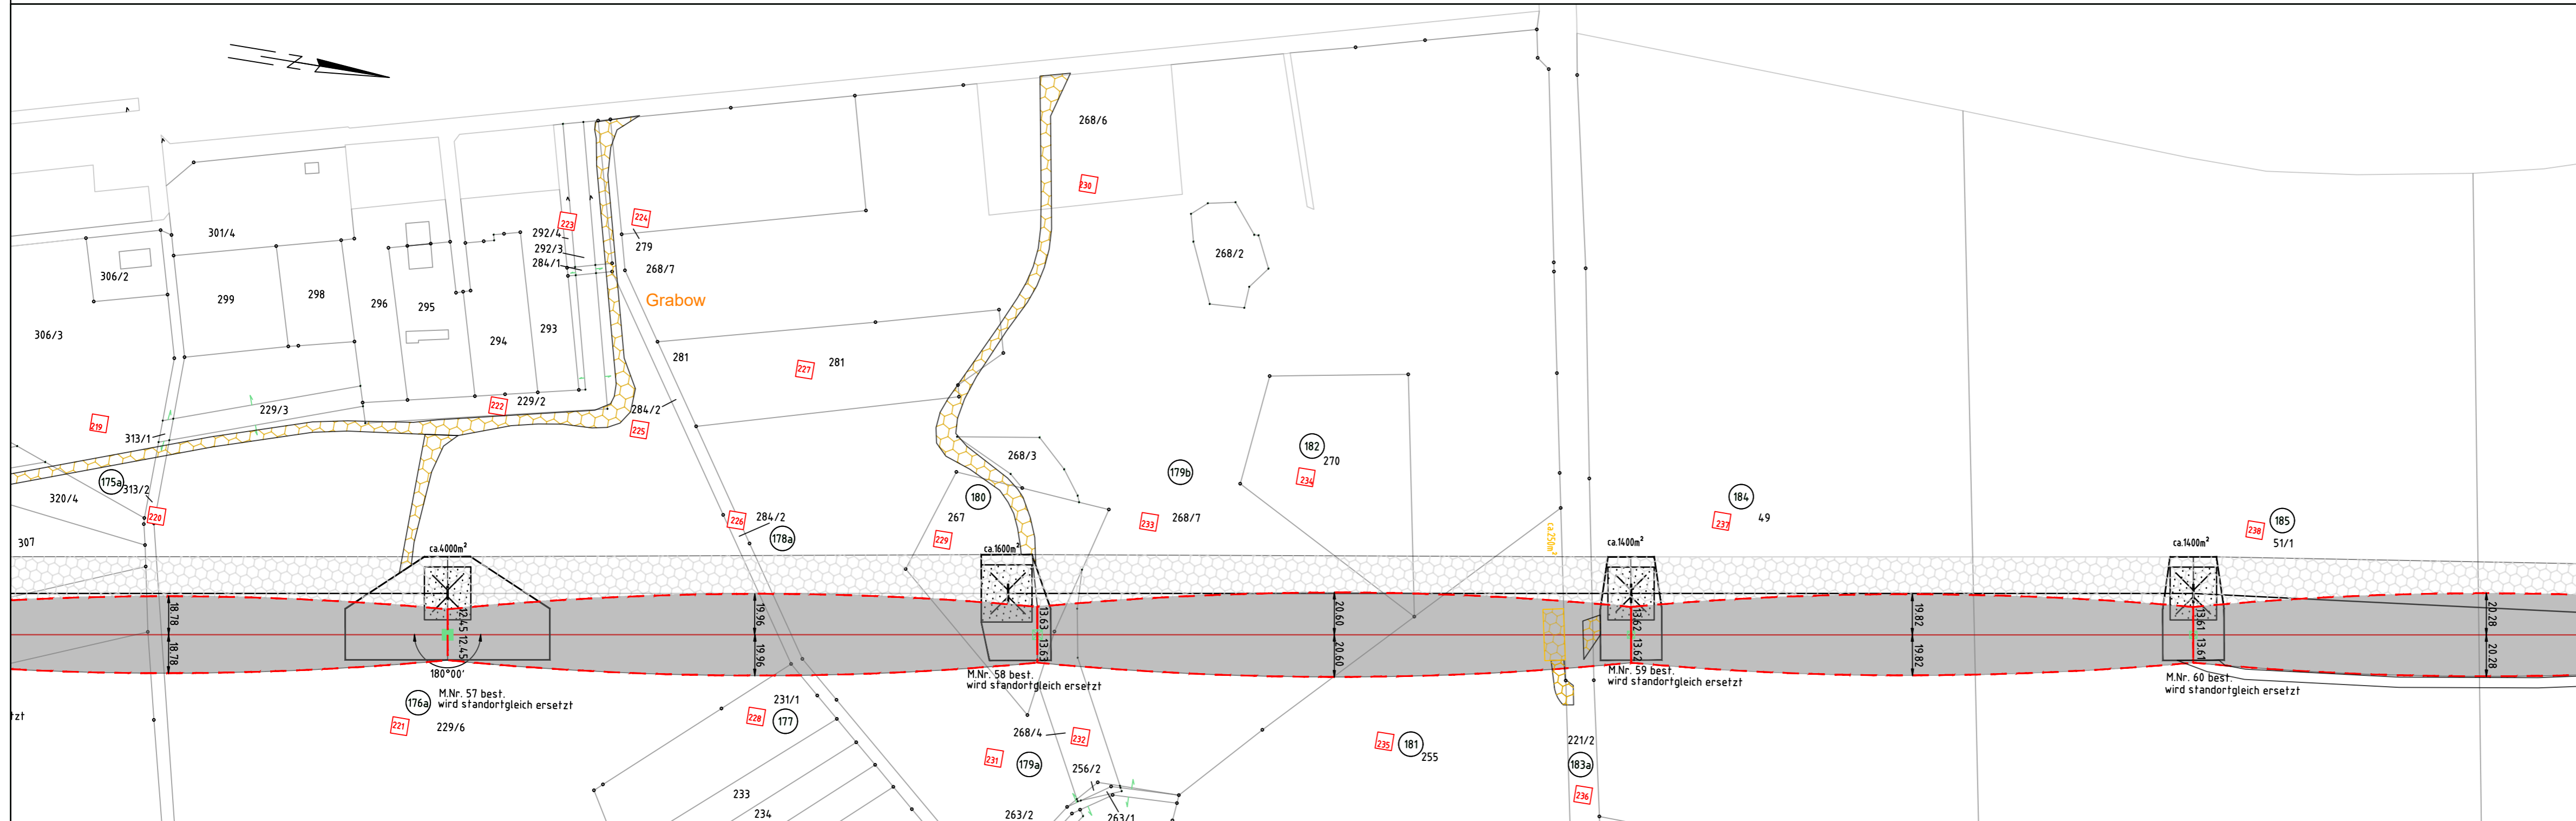

Landkreis Vorpommern-Rügen  
Gemeinde Süderholz  
Gemarkung Klein Rakow  
Flur 1