

59
T1-2 JE-09

-286.38-

60
WA4-8

-269.74-

61
T1+0 JE-09

-290.39-



62
WA4+0 JE-09



110-kV Freileitung HT-0018 Siedenbrünzow - Grimmen

Mast Nr.59 - Mast Nr.62

Legende:

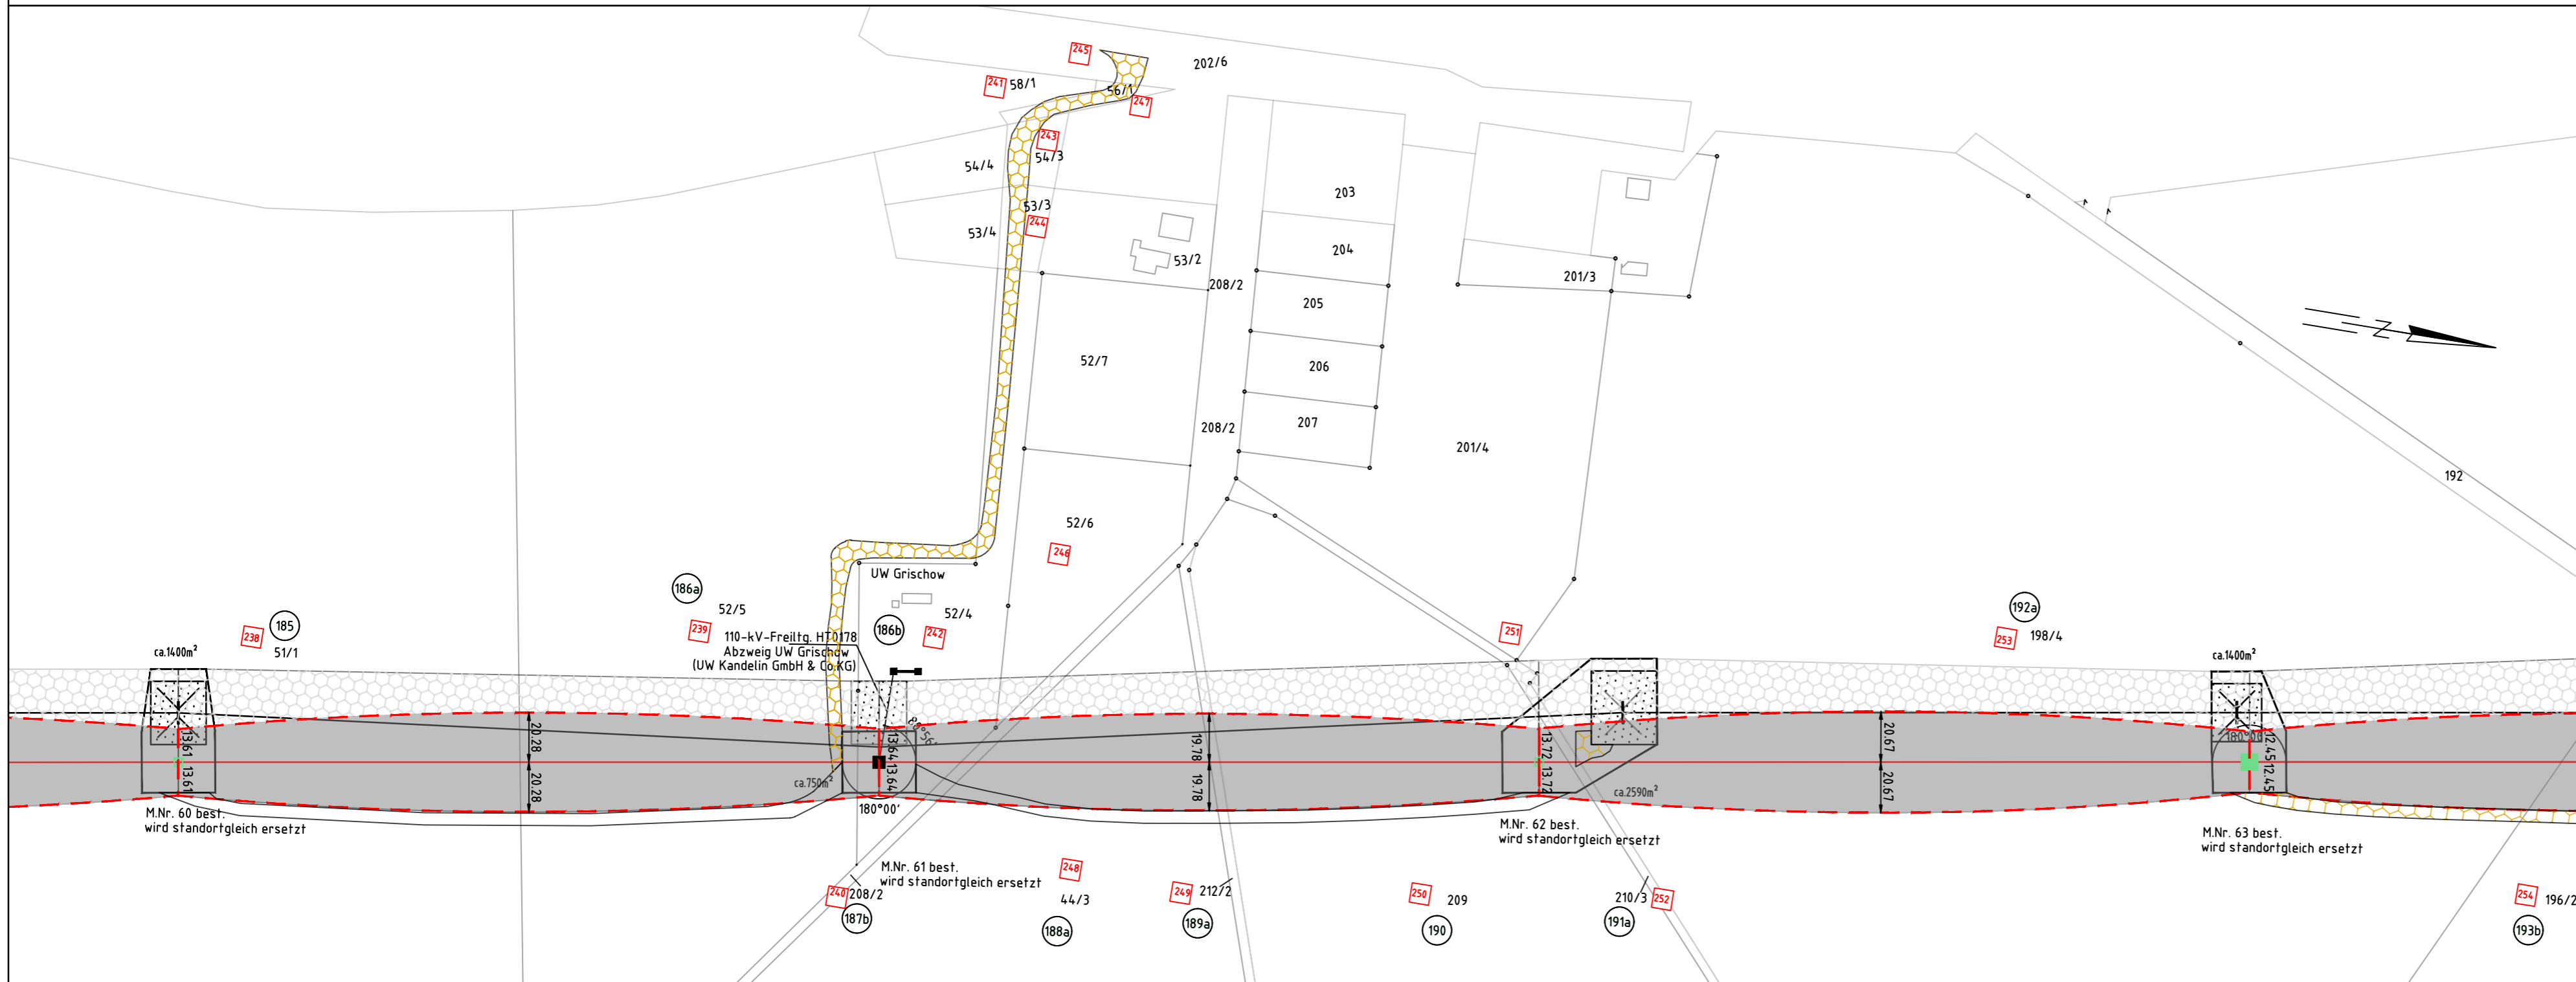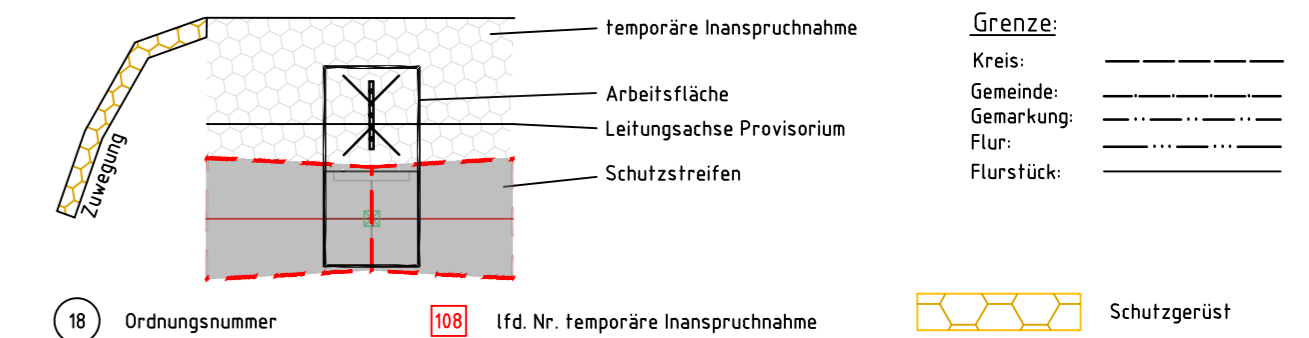

Bezugssystem Lage: ETRS89, UTM Zone 33
 Kartengrundlage: ALK, Stand 12.2023
 © GeoBasis-DE/M-V, 2023

Landkreis Vorpommern-Rügen
 Gemeinde Süderholz
 Gemarkung Grischow
 Flur 1

Baufirma:		Trassierungsfirma:		Auftraggeber:	
				E.DIS Netz GmbH Langewahler Straße 60 15517 Fürstenwalde/Spree	
Revision:		Trassierung:		Maßstab:	
Aufg.:		Aufg. 05/2014 SPIE/Arnhold		Lageplan: Maßstab 1:2000	
Gez.:		Gez. 02/2024 Brauner			
Gepr.:		Gepr. 02/2024 Schmidt			
Fortführungsoriginal		Bearb.:		Benennung:	
		Gepr.:		Rechtserwerbsplan Zuwegung	
		Datum:		Zeichnungsnummer:	
		Name:		REP_Z_HT0018_0059-0062	
				Blatt: 19	
Zust. Änderung		Urspr.:		Blatt: 19 von 32	
Datum		Name		Ers. f.:	
Name		Urspr.		Ers. d.:	