


62 WA4+0 JE-09 -275.14- 63 T1+8 JE-09 -299.74- 64 T1+0 JE-09 -295.72- 65 T1+0 JE-09 -299.80- 66 WA2-2 JE-09

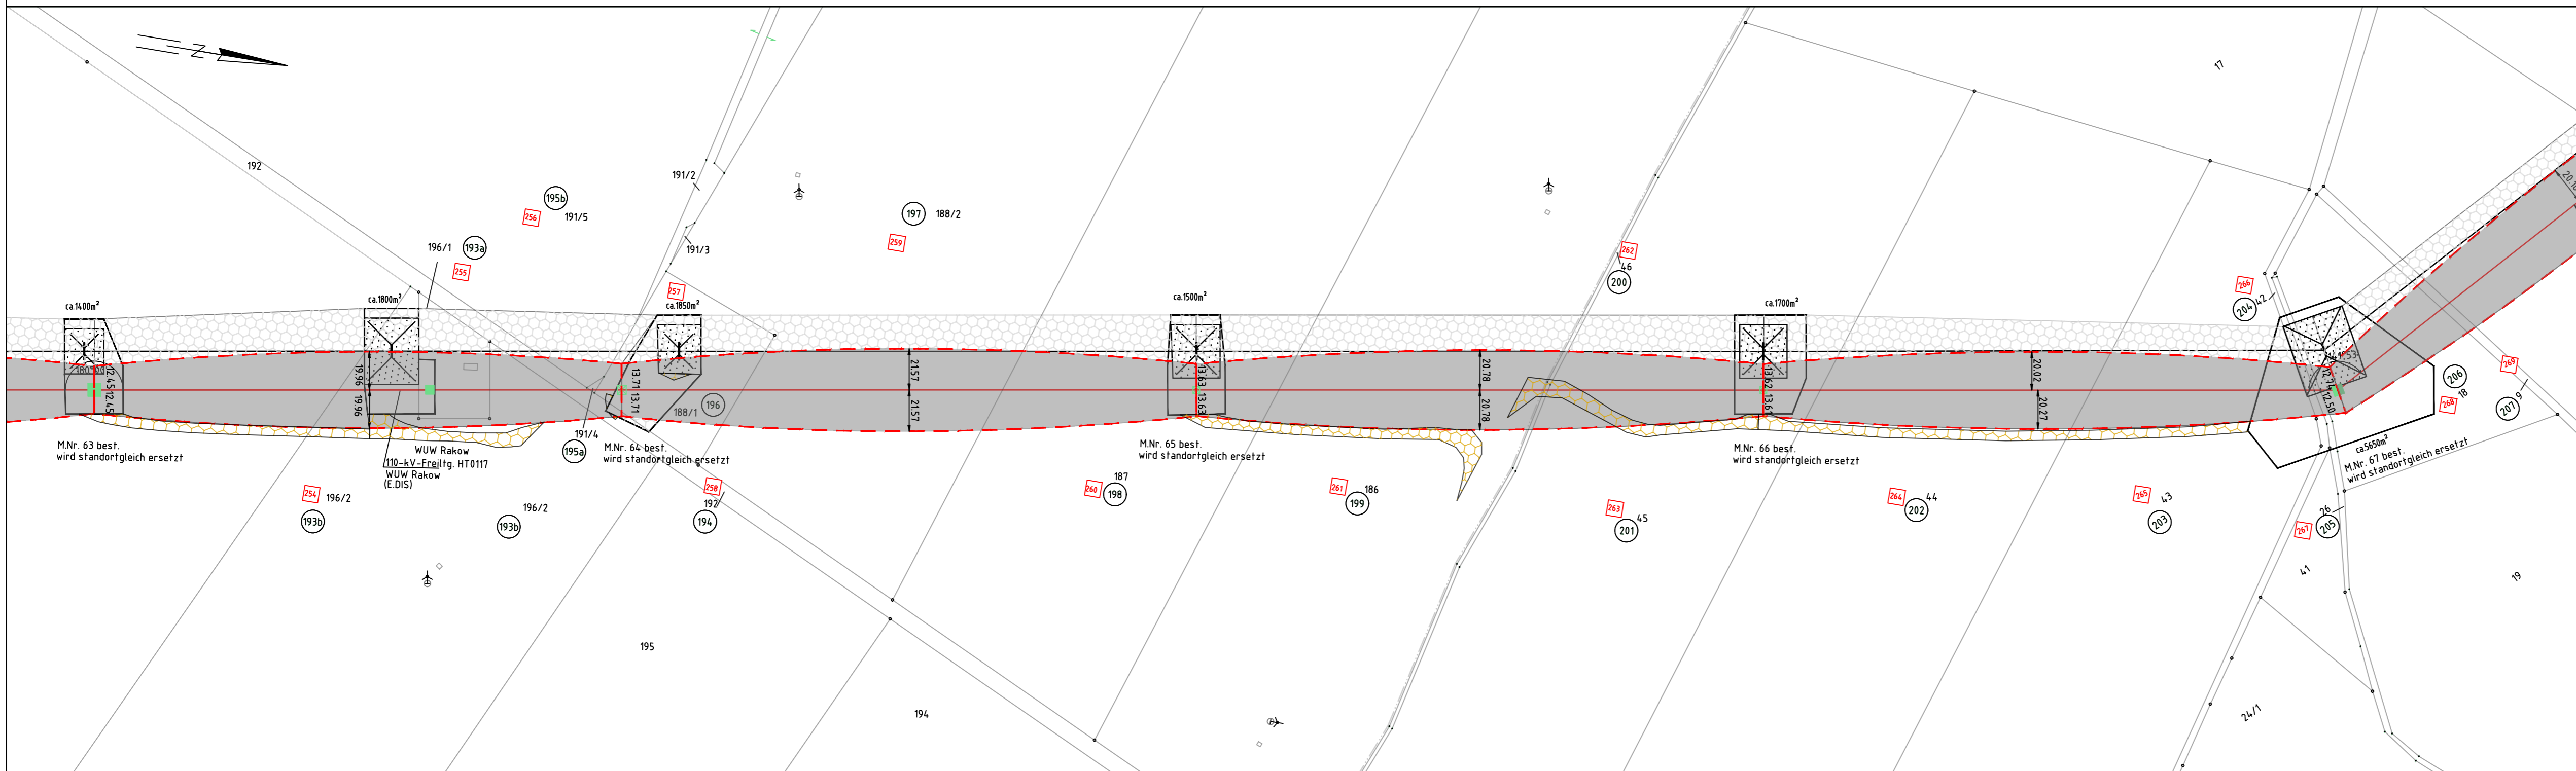

Landkreis Vorpommern-Rügen
Gemeinde Süderholz
Gemarkung Grischow
Flur 1


Landkreis Vorpommern-Rügen
Gemeinde Süderholz
Gemarkung Boltenhagen
Flur 2



110-kV Freileitung HT-0018 Siedenbrünzow - Grimmen

Mast Nr.62 - Mast Nr.66

Legende:

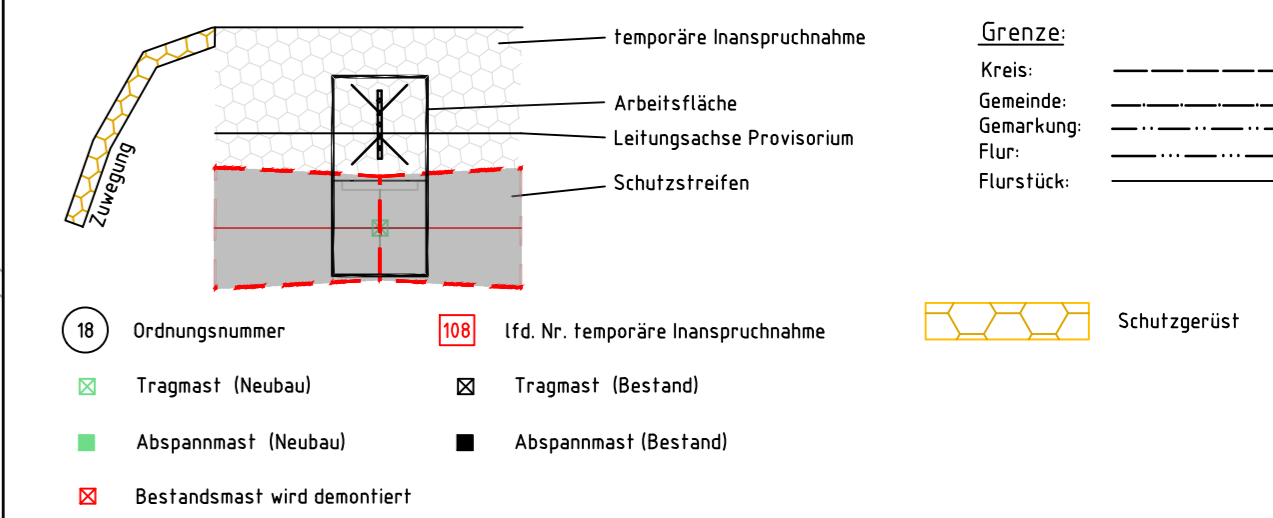

Bezugssystem Lage: ETRS89, UTM Zone 33
Kartengrundlage: ALK, Stand 12.2023
GeoBasis-DE/M-V, 2023

Baufirma:	Trassierungsfirma: 	Auftraggeber: E.DIS Netz GmbH Langewahler Straße 60 15517 Fürstenwalde/Spree
Revision:	Trassierung: Aufg. 05/2014 SPIE/Arnhold Gez. 02/2024 Brauner Gepr. 02/2024 Schmidt	Maßstab: Lageplan: Maßstab 1:2000
Fortführungsoriginal	Bearb. Gepr. Datum Name	Benennung: Rechtserwerbsplan Zuwegung
Zust. Änderung Datum Name	Urspr. e.dis	Zeichnungsnummer: REP_Z_HT0018_0062-0066 Blatt: 20 von 32
	Ers. f.:	Ers. d.: