


69 WA4-8 JE-09 -300.22- 70 T1-2 JE-09 -299.99- 71 T1+0 JE-09 -299.97- 72 WA3+10 JE-09 -302.26- 73 WA3+12 JE-09

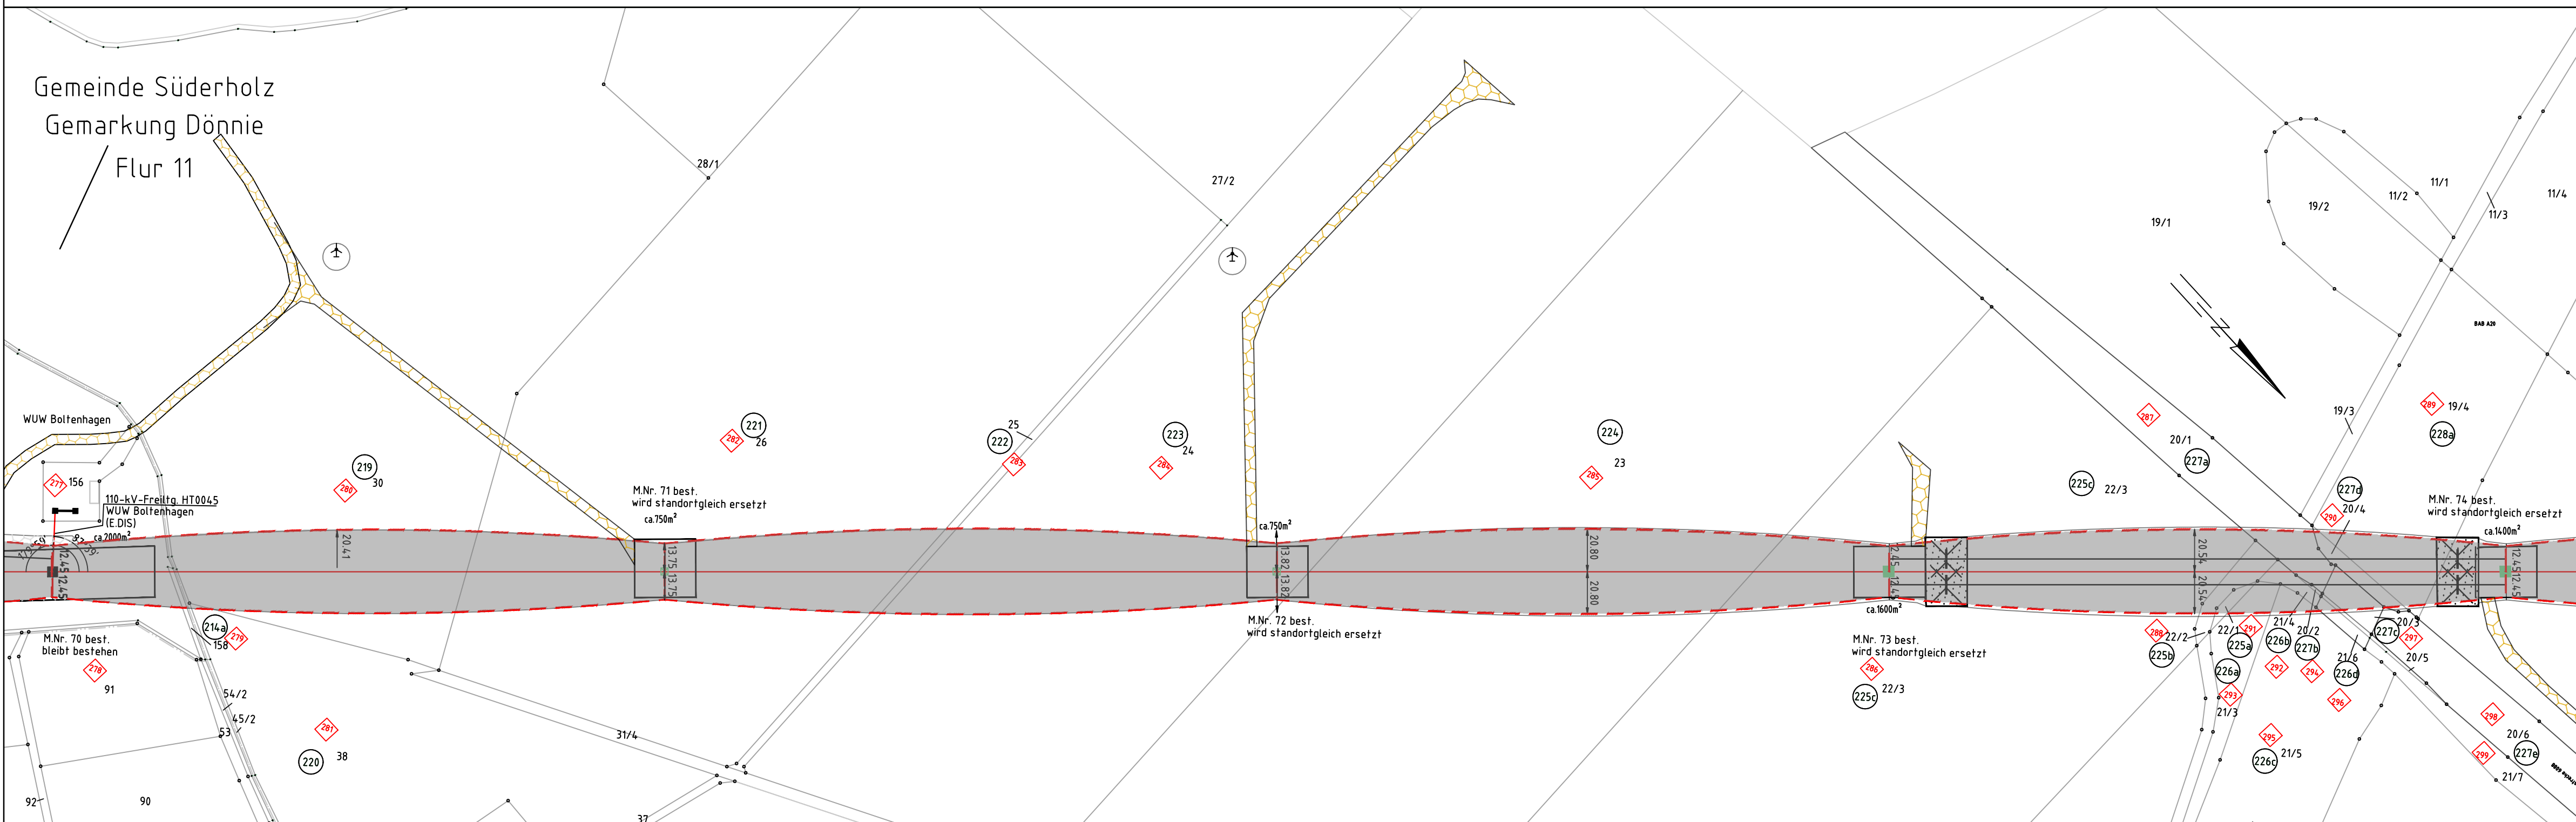

Landkreis Vorpommern-Rügen
Gemeinde Süderholz
Gemarkung Klevenow
Flur 1

Landkreis Vorpommern-Rügen
Stadt Grimmen
Gemarkung Vietlipp
Flur 1



110-kV Freileitung HT-0018
Siedenbrünzow - Grimmen

Mast Nr.69 - Mast Nr.73

Legende:

(18) Ordnungsnummer
 [108] lfd. Nr. temporäre Inanspruchnahme
 [X] Tragmast (Neubau) [X] Tragmast (Bestand)
 [X] Abspannmast (Neubau) [X] Abspannmast (Bestand)
 [X] Bestandsmast wird demontiert

Grenze:
 Kreis: _____
 Gemeinde: _____
 Gemarkung: _____
 Flur: _____
 Flurstück: _____

[Symbol] Schutzgerüst

Bezugssystem Lage: ETRS89, UTM Zone 33
Kartengrundlage: ALK, Stand 12.2023
© GeoBasis-DE/M-V, 2023

Baufirma:		Trassierungsfirma:		Auftraggeber:	
				E.DIS Netz GmbH Langewähler Straße 60 15517 Fürstenwalde/Spree	
Revision:		Trassierung:		Maßstab:	
Aufg.:		Aufg. 05/2014 SPIE/Arnhold		Lageplan: Maßstab 1:2000	
Gez.:		Gez. 02/2024 Brauner			
Gepr.:		Gepr. 02/2024 Schmidt			
Fortführungsoriginal		Bearb.:		Benennung:	
		Gepr.:		Rechtserwerbsplan Zuwegung	
		Datum Name		Zeichnungsnummer:	
				REP_Z_HT0018_0069-0073	
				Blatt: 22	
Zust. Änderung Datum Name Urspr.		Ers. f.:		Blatt: 22 von 32	
		Ers. d.:			