

78
WA2-2 JE-09
-267.74-

-267.74-

79
T1-2 JE-09
-268.25-


-268.25-

80
T1-2 JE-09
-267.80-

-267.80-

81
T1-2 JE-09

Stadt Grimmen
Gemarkung Jessin
Flur 1

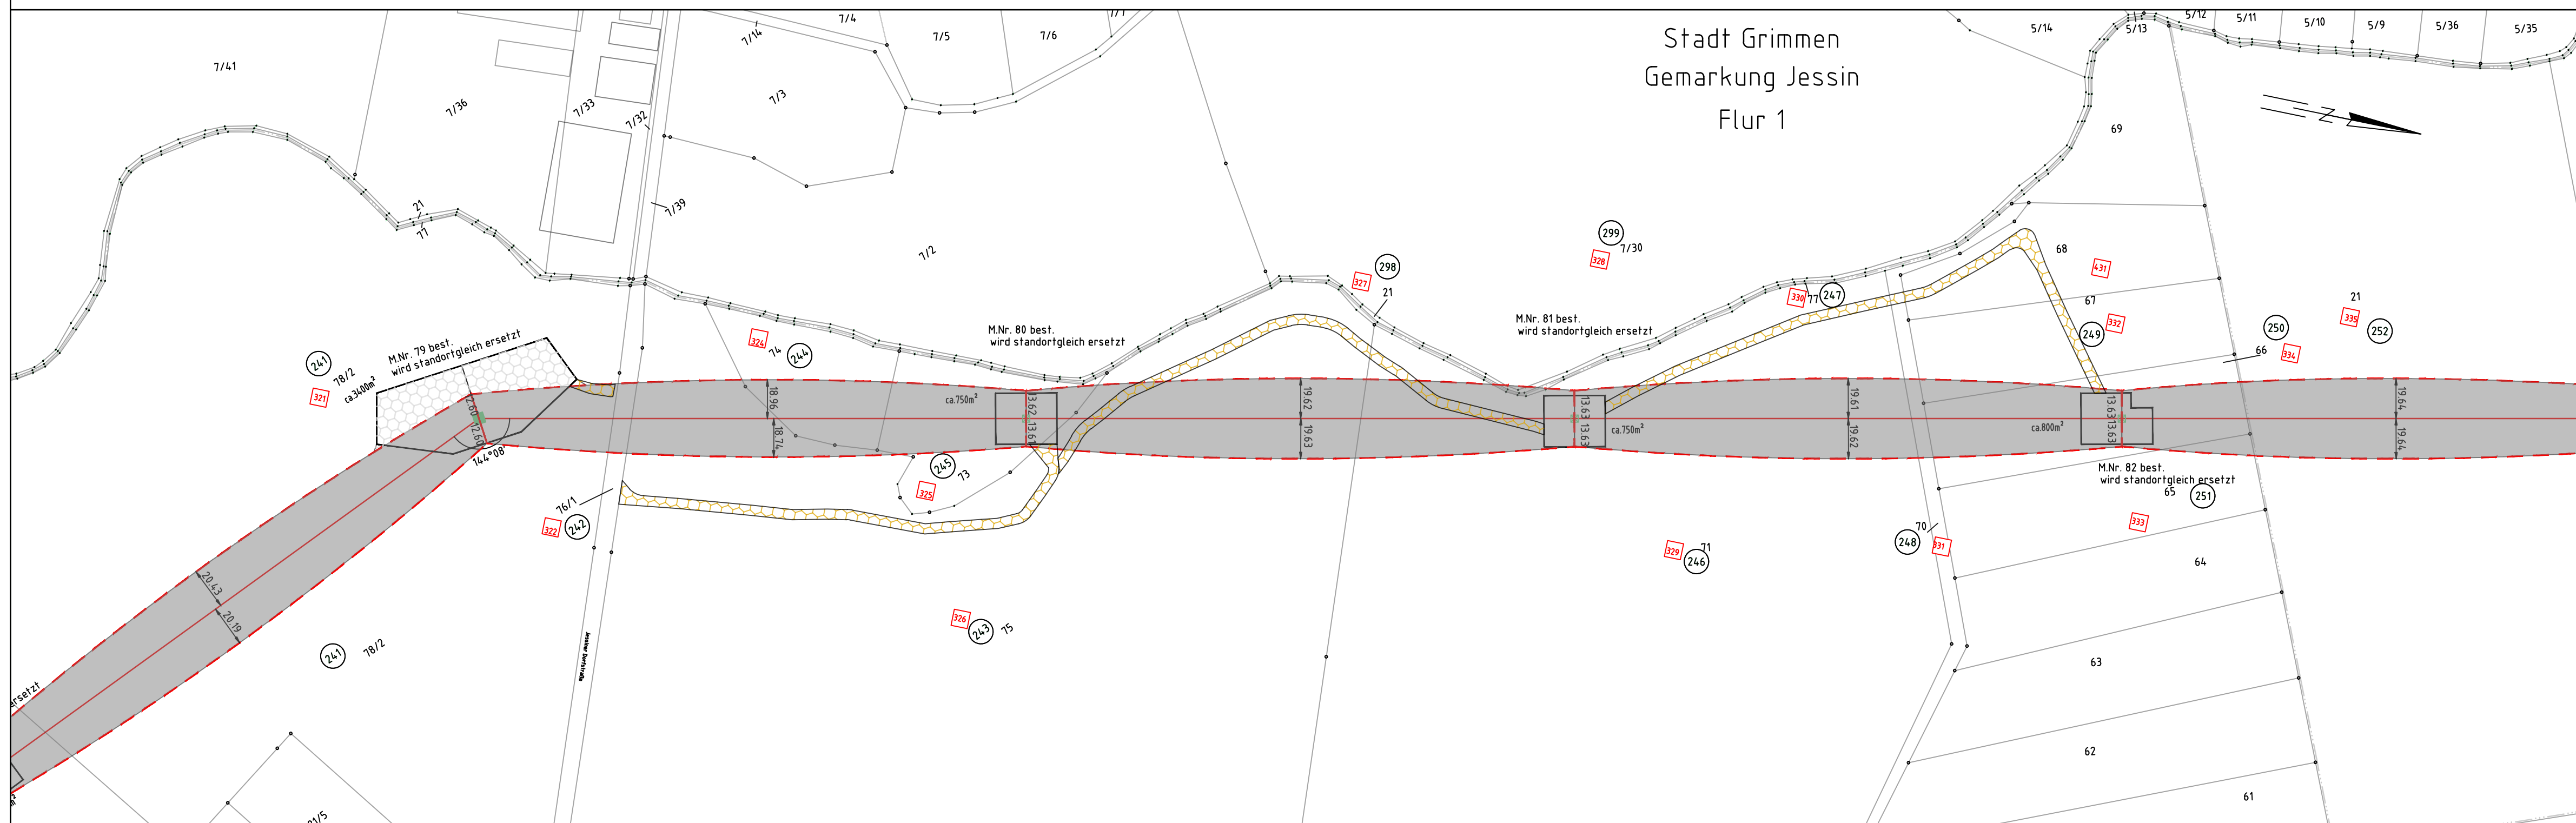


Landkreis Vorpommern-Rügen
Stadt Grimmen
Gemarkung Grimmen
Flur 9

e.dis

110-kV Freileitung HT-0018
Siedenbrünzow - Grimmen

Mast Nr.78 - Mast Nr.81

Legende:

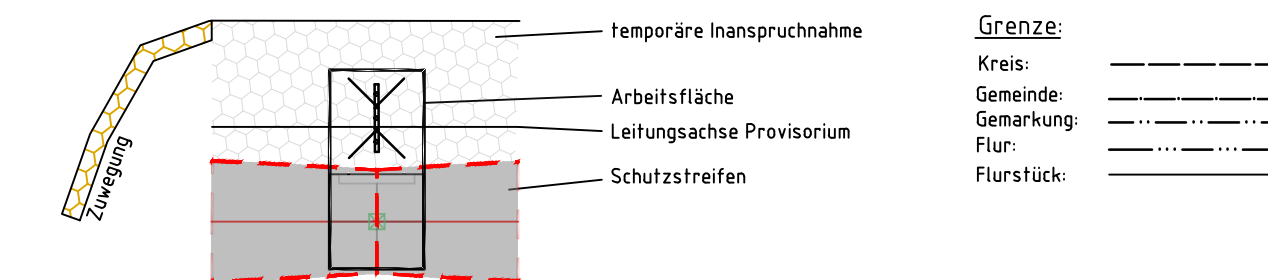

- (18) Ordnungsnummer
- ☑ Tragmast (Neubau)
- ☑ Abspannmast (Neubau)
- ☒ Bestandsmast wird demontiert
- 108 lfd. Nr. temporäre Inanspruchnahme
- ☑ Tragmast (Bestand)
- ☑ Abspannmast (Bestand)
- ☒ Bestandsmast wird demontiert
- ☐ Schutzgerüst

Bezugssystem Lage: ETRS89, UTM Zone 33
Kartengrundlage: ALK, Stand 12.2023
GeoBasis-DE/M-V, 2023

Baufirma:	Trassierungsfirma: 	Auftraggeber: E.DIS Netz GmbH Langewahler Straße 60 15517 Fürstenwalde/Spree
Revision: Aufg. _____ Gez. _____ Gepr. _____	Trassierung: Aufg. 05/2014 SPIE/Arnhold Gez. 05/2024 Brauner Gepr. 05/2024 Schmidt	Maßstab: Lageplan: Maßstab 1:2000
Fortführungsoriginal	Bearb. _____ Gepr. _____ Datum _____ Name _____	Benennung: Rechtserwerbsplan Zuwegung
Zust. _____	Änderung _____ Datum _____ Name _____	Zeichnungsnummer: REP_Z_HT0018_0078-0081 Blatt: 25 von 32
Urspr. _____	Ers. f.: _____	Ers. d.: _____