

62
WA4+0 JE-09

-275.14-


1R
WA2-4 JFM (W3/E2)



110-kV Freileitung HT-0117

Abzweig Wind UW Rakow

Mast Nr.62 - Mast Nr.1R

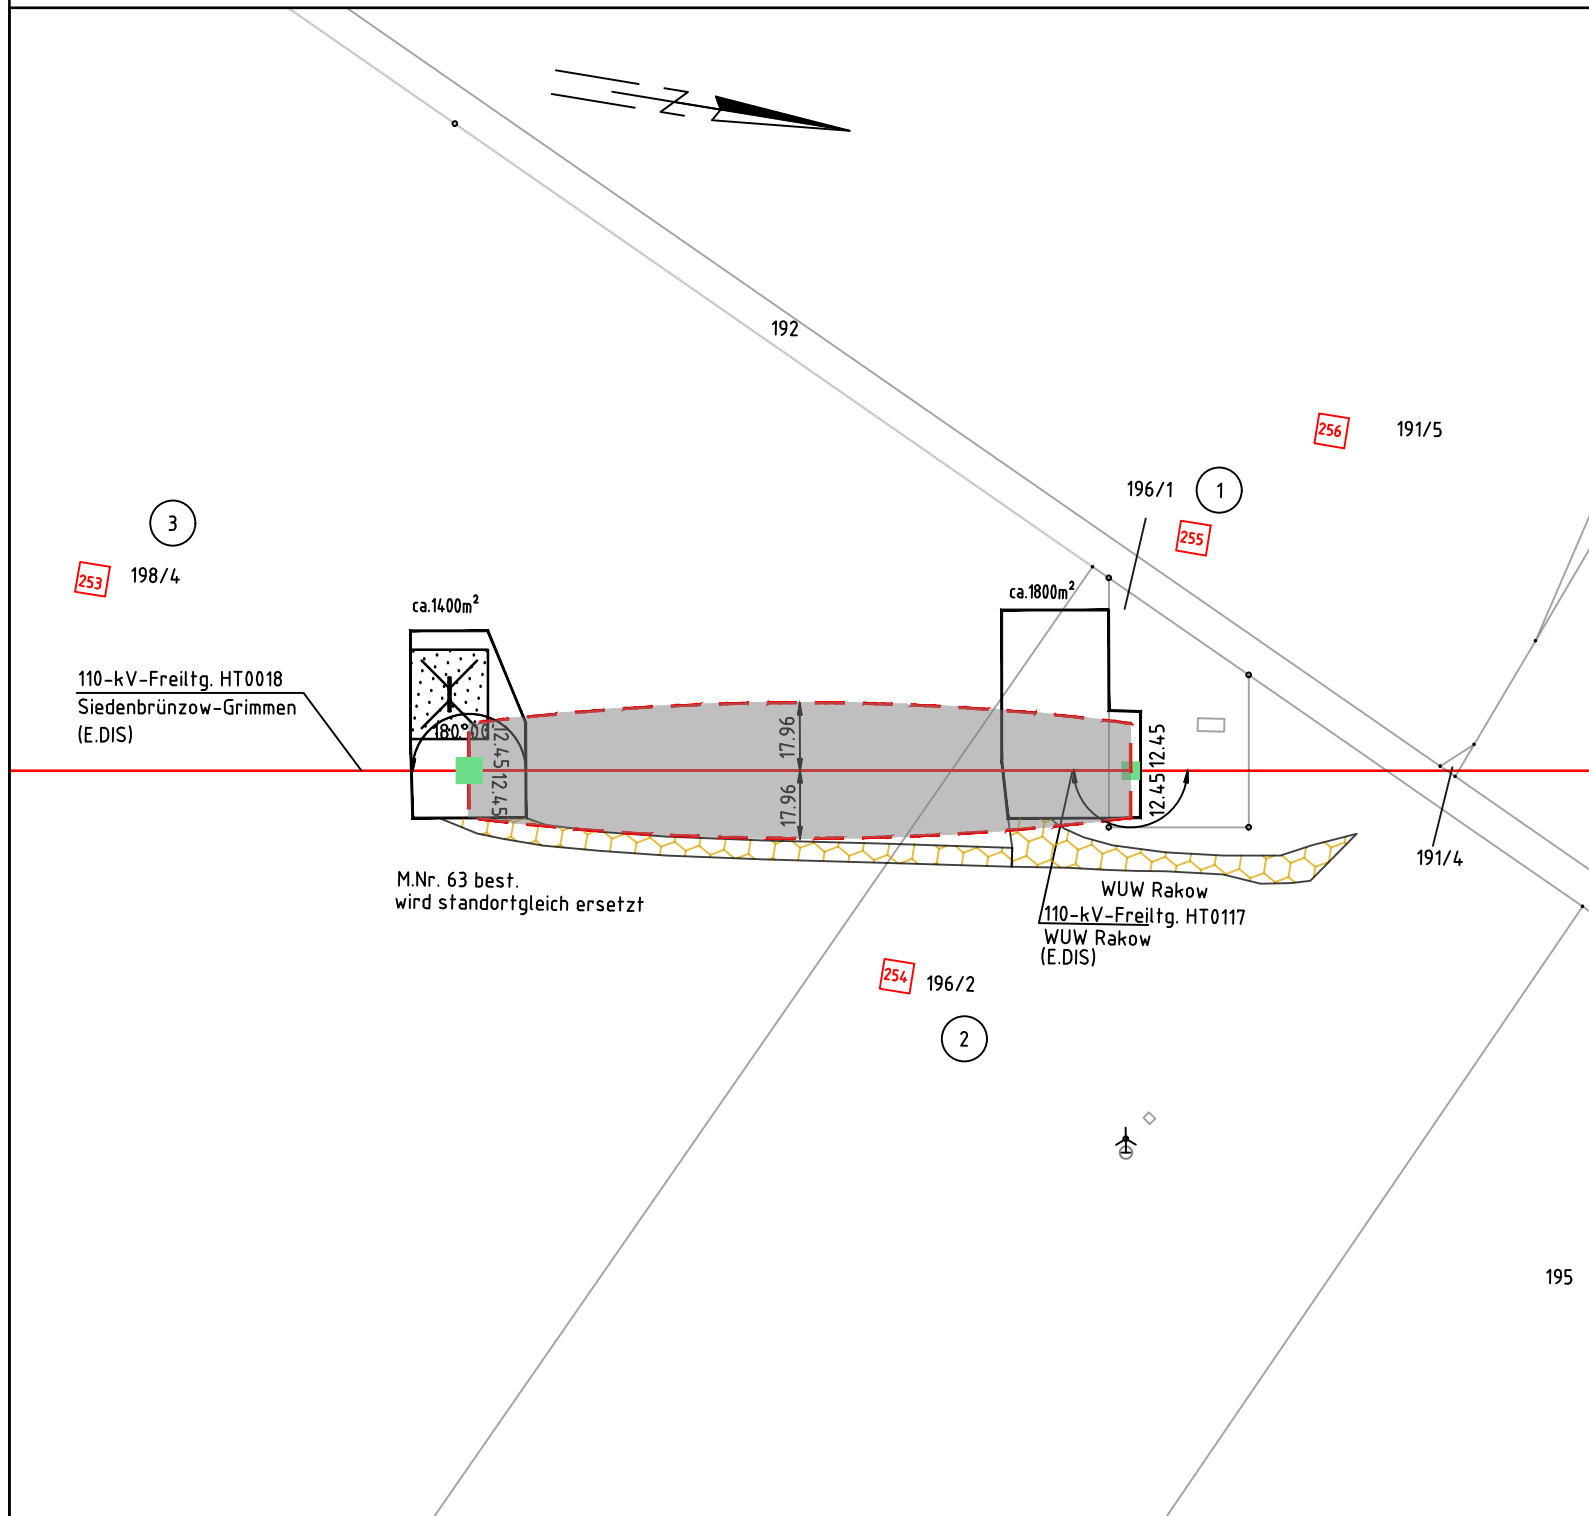

Legende:

temporäre Inanspruchnahme
Arbeitsfläche
Leitungsachse Provisorium
Schutzstreifen

Grenze:
 Kreis: _____
 Gemeinde: _____
 Gemarkung: _____
 Flur: _____
 Flurstück: _____

18 Ordnungsnummer **108** lfd. Nr. temporäre Inanspruchnahme Schutzgerüst

Tragmast (Neubau) Tragmast (Bestand)

Abspannmast (Neubau) Abspannmast (Bestand)

Bestandsmast wird demontiert

Bezugssystem Lage: ETRS89, UTM Zone 33
 Kartengrundlage: ALK, Stand 12.2023
 GeoBasis-DE/M-V, 2023

Landkreis Vorpommern-Rügen
 Gemeinde Süderholz
 Gemarkung Grischow
 Flur 1

Baufirma:		Trassierungsfirma: 		Auftraggeber: E.DIS Netz GmbH Langewahler Straße 60 15517 Fürstenwalde/Spree	
Revision:		Trassierung:		Maßstab: Lageplan: Maßstab 1:2000	
Aufg.		Aufg.	05/2014 SPIE/Arnhold		
Gez.		Gez.	02/2024 Brauner		
Gepr.		Gepr.	02/2024 Schmidt		
Fortführungsoriginal			Bearb.		Benennung: Rechtserwerbsplan Zuwegung
			Gepr.		
			Datum Name		
					Zeichnungsnummer: REP_Z_HT0117_0062-1R
Zust.	Änderung	Datum	Name	Urspr.	Blatt: 1 Blatt: 1 von 1
				Ers. f.:	Ers. d.: